
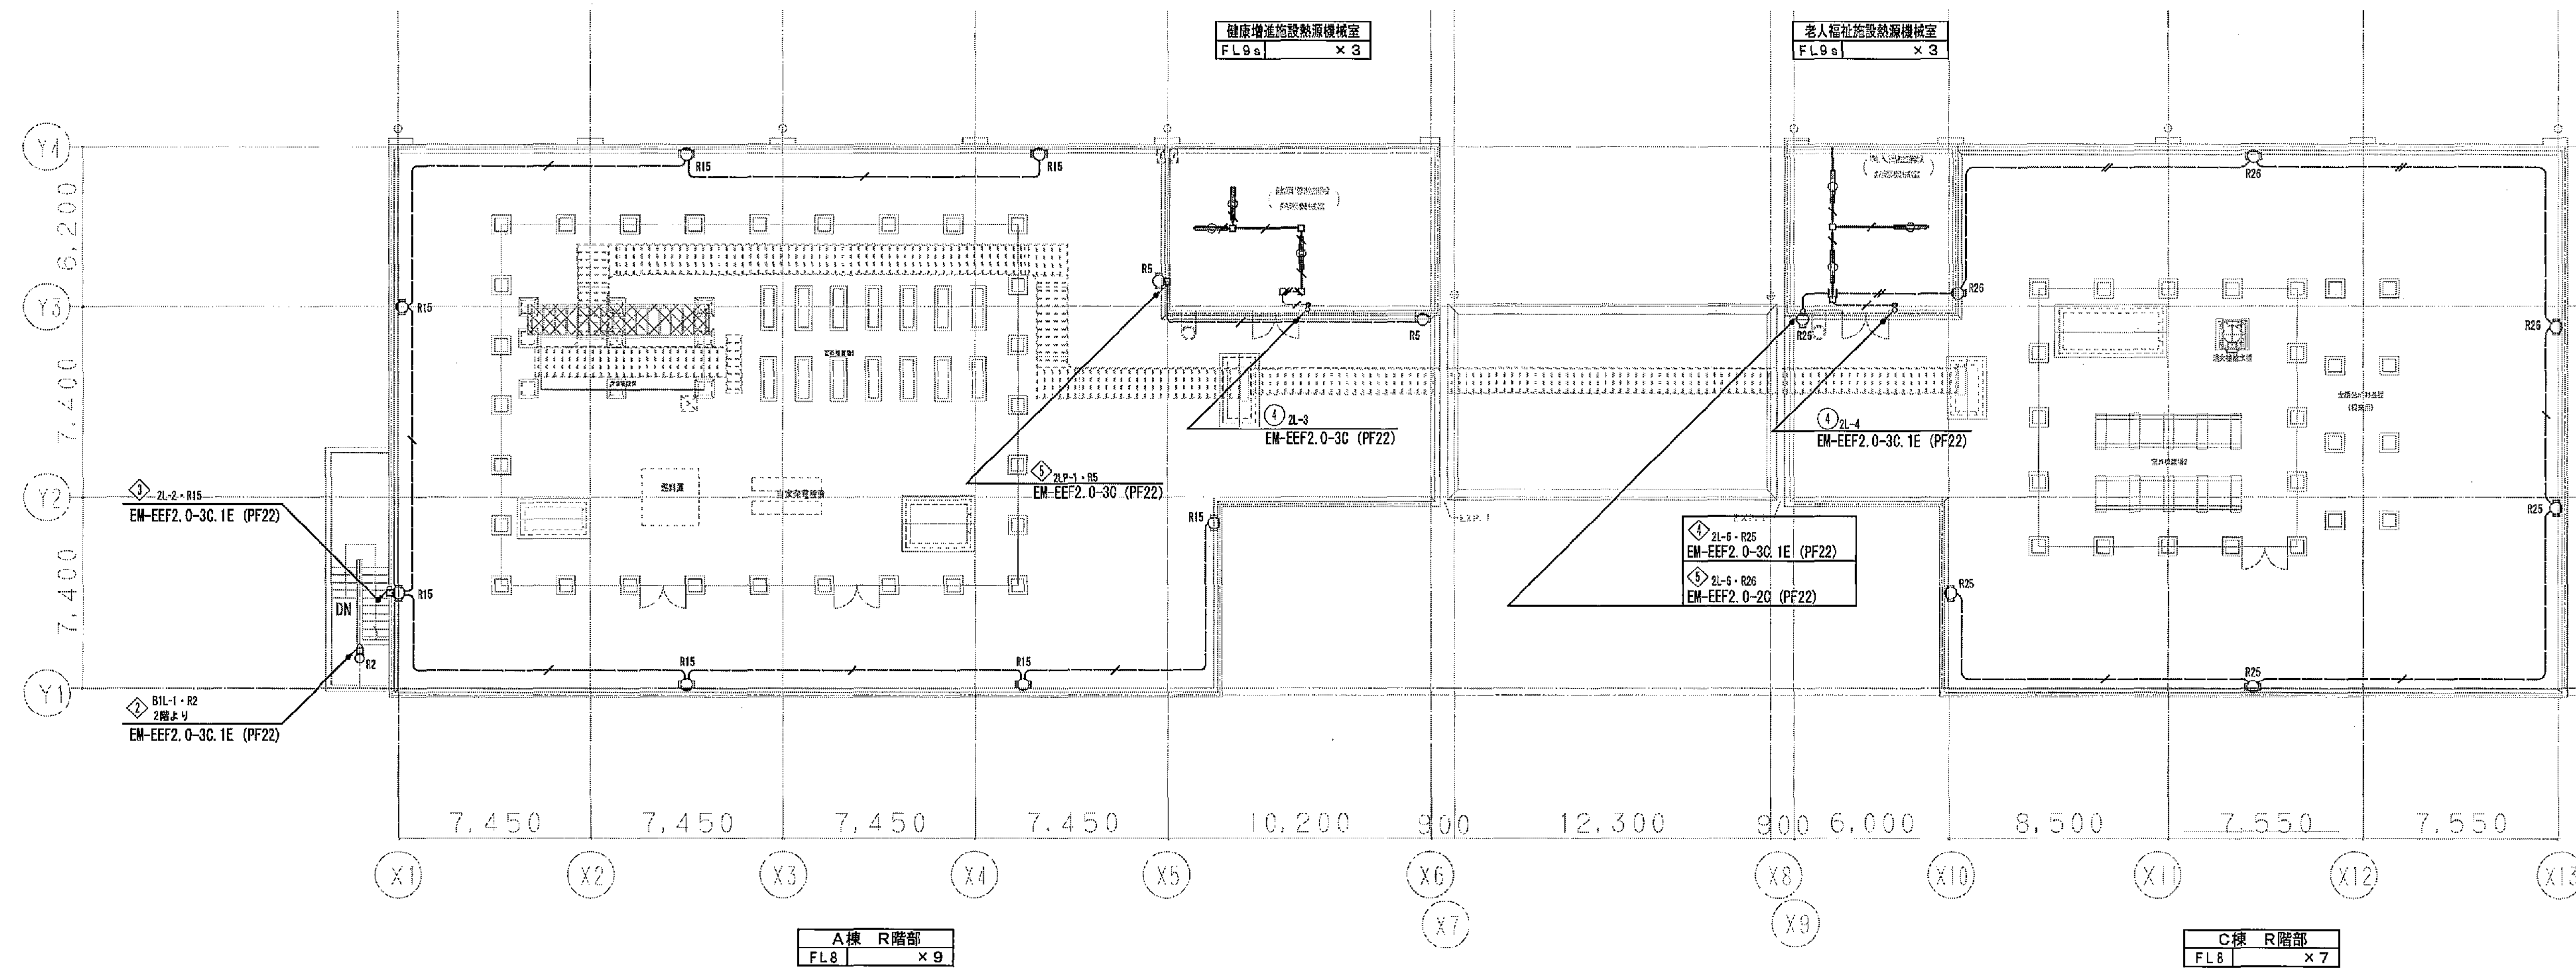


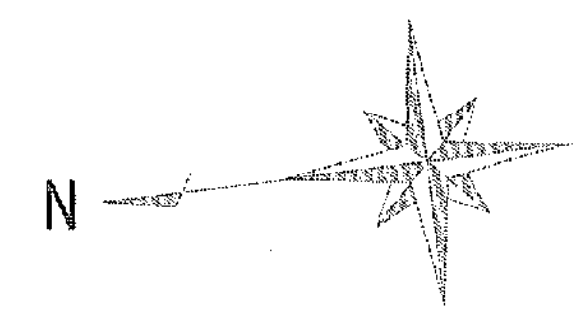


凡例 (特記なき配管配線は下記による)

	EM-EFF2.0-30.1E (PF22)	1本は接地線とする
	EM-EFF1.0-30.1E (PF22)	1本は接地線とする
	EM-EFF1.0-30 (PF22)	
	EM-EFF1.0-20 (PF16)	
	EM-EFF2.0-30.1E (レースウェイ内)	1本は接地線とする
	EM-EFF1.0-30.1E (レースウェイ内)	
	EM-EFF1.0-20x2+E1.0 (レースウェイ内)	
	EM-EFF1.0-30 (レースウェイ内)	
	レースウェイ (C型) カバー付	
	レースウェイ用ジャンクション (C型)	
	回路番号 [1φ100V]一般回路	
	回路番号 [1φ200V]一般回路	
	回路番号 [1φ100V]非常回路	
	回路番号 [1φ200V]非常回路	

	JYK-223	ジャンクションボックス (80・100口×64) ブランケット共
	JYK-223	ジャンクションボックス (80・100口×44) 防水ノズルプレート共
	JYK-223	プルボックス (200×200×300) SUS防水型
	1P15A×1	照明分電盤
	1P15A×1	スイッチ
	LED照明器具 (直付)	
	LEDブラケット (壁付)	
	LEDブラケット (天井付)	

(A3版:表示縮尺の1/2)

工事名	平塚市余剰利用施設新築工事 (電気)		
図面名	電気設備 R階平面図	縮尺	1/150
設計年月	2015年3月		
図面データ通し番号	図面番号	図面番号	図面番号
図面番号	16-551	図面番号	C-21
設計者	豊建築事務所		
監理者	平塚市 都市整備部 建築住宅課		

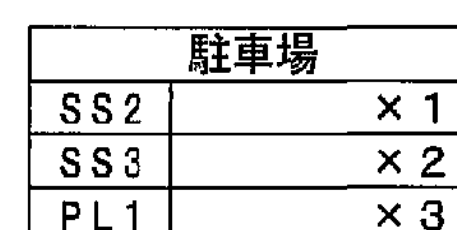

LED街路灯 (SS2・SS3) 基礎図

□500 根巻コンクリート 水勾配付き

Φ500 スパイラルコンクリート

砂利地盤

100




1,100

100

凡例（特記書き配管仕様は下記による）	
	天井隠蔽配管・配線
	露出配管
	天井・床埋込配管
	地中埋設配管
	LED ポールライト
	LED 街路灯
	池巾垣取付機
	回路番号 [16-100V]一般回路
	回路番号 [16-200V]一般回路
	回路番号 [16-100V]常夜回路
	回路番号 [16-300V]常夜回路



(A3版:表示縮尺の1/2)

工事名		平塚市余糸利用施設新築工事（電気）		(A)版：表示された1/2	
図面名	電灯設備 駐車場平面図	縮尺	1/100	設計年月	2015年3月
承認	課長 担当/担当 合 議	製図者	図面コード/番号	図面番号	
承認			16-552	C-22	
設計者 氏名	 豊 建 築 事 務 所 YUZEN ARCHITECT		平塚市 都市整備部 建築住宅課		

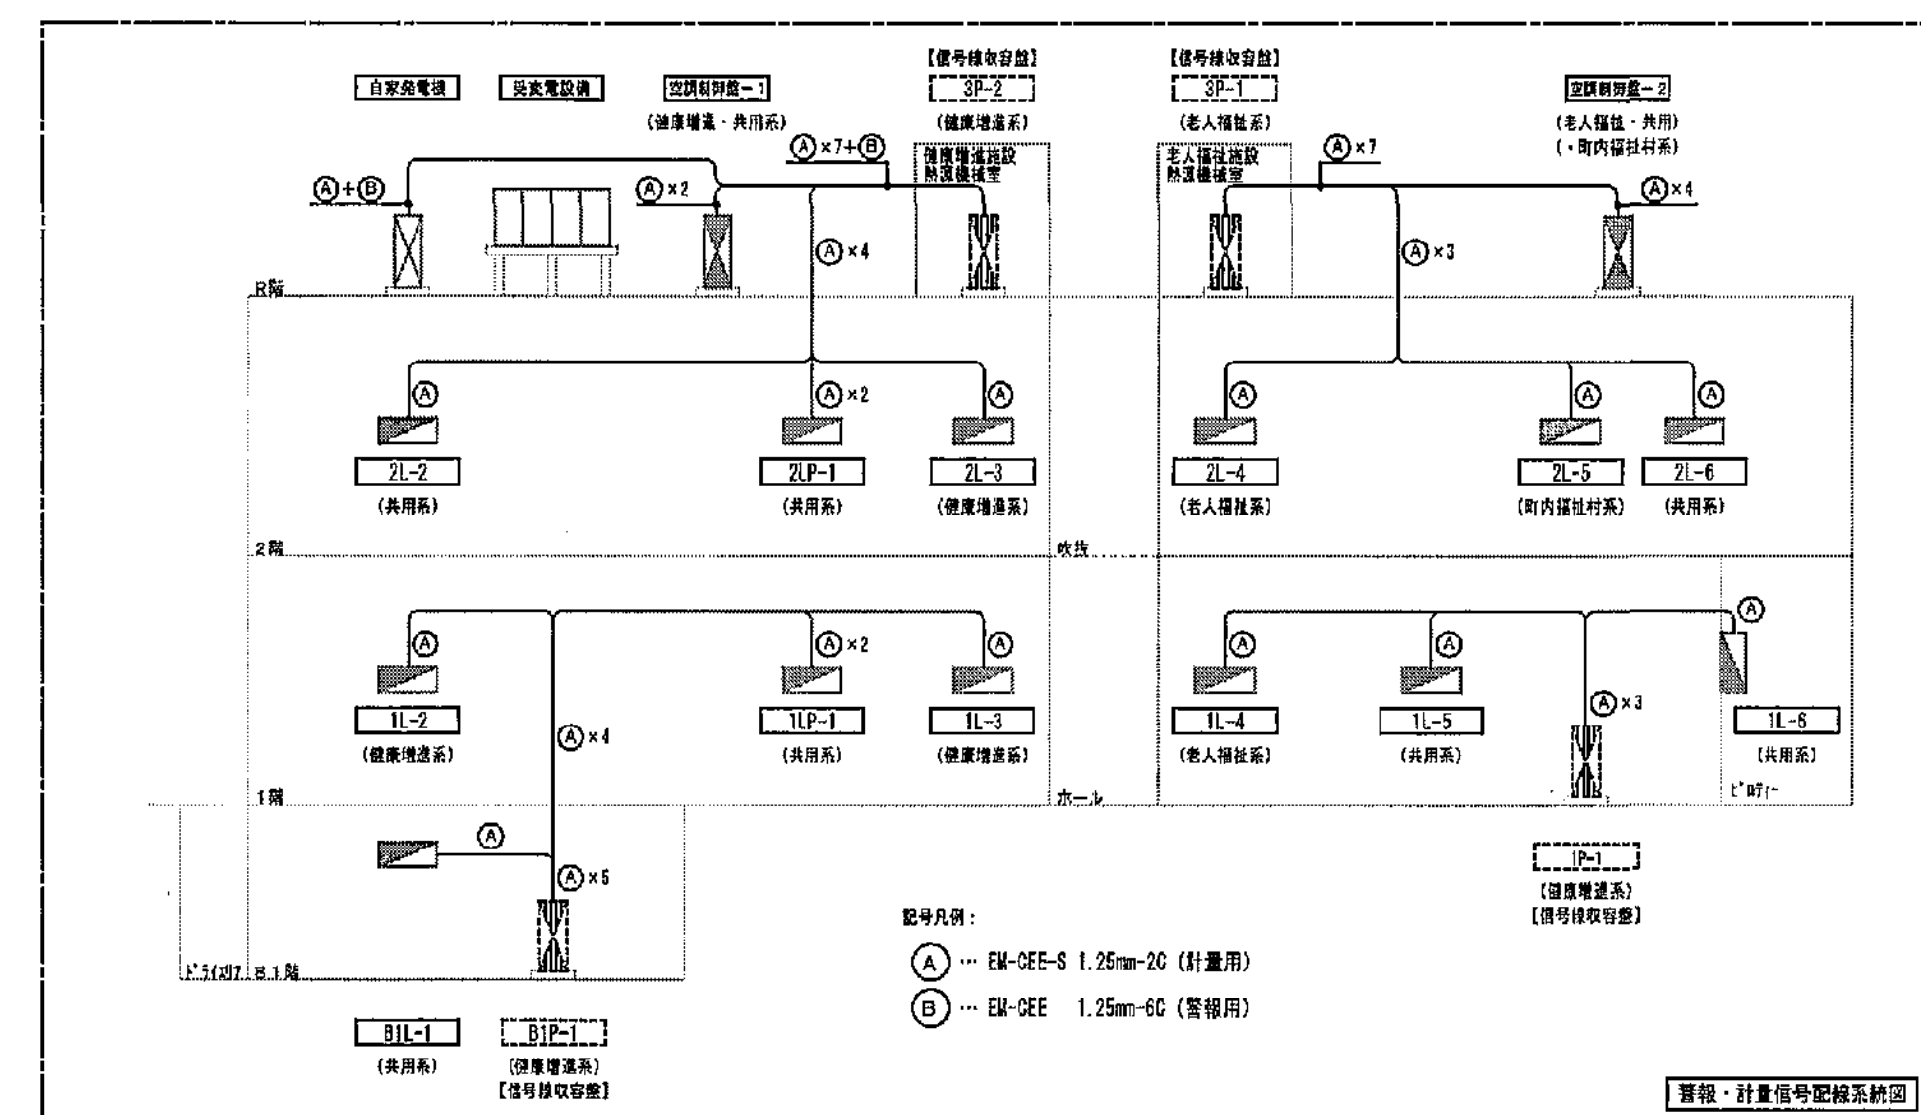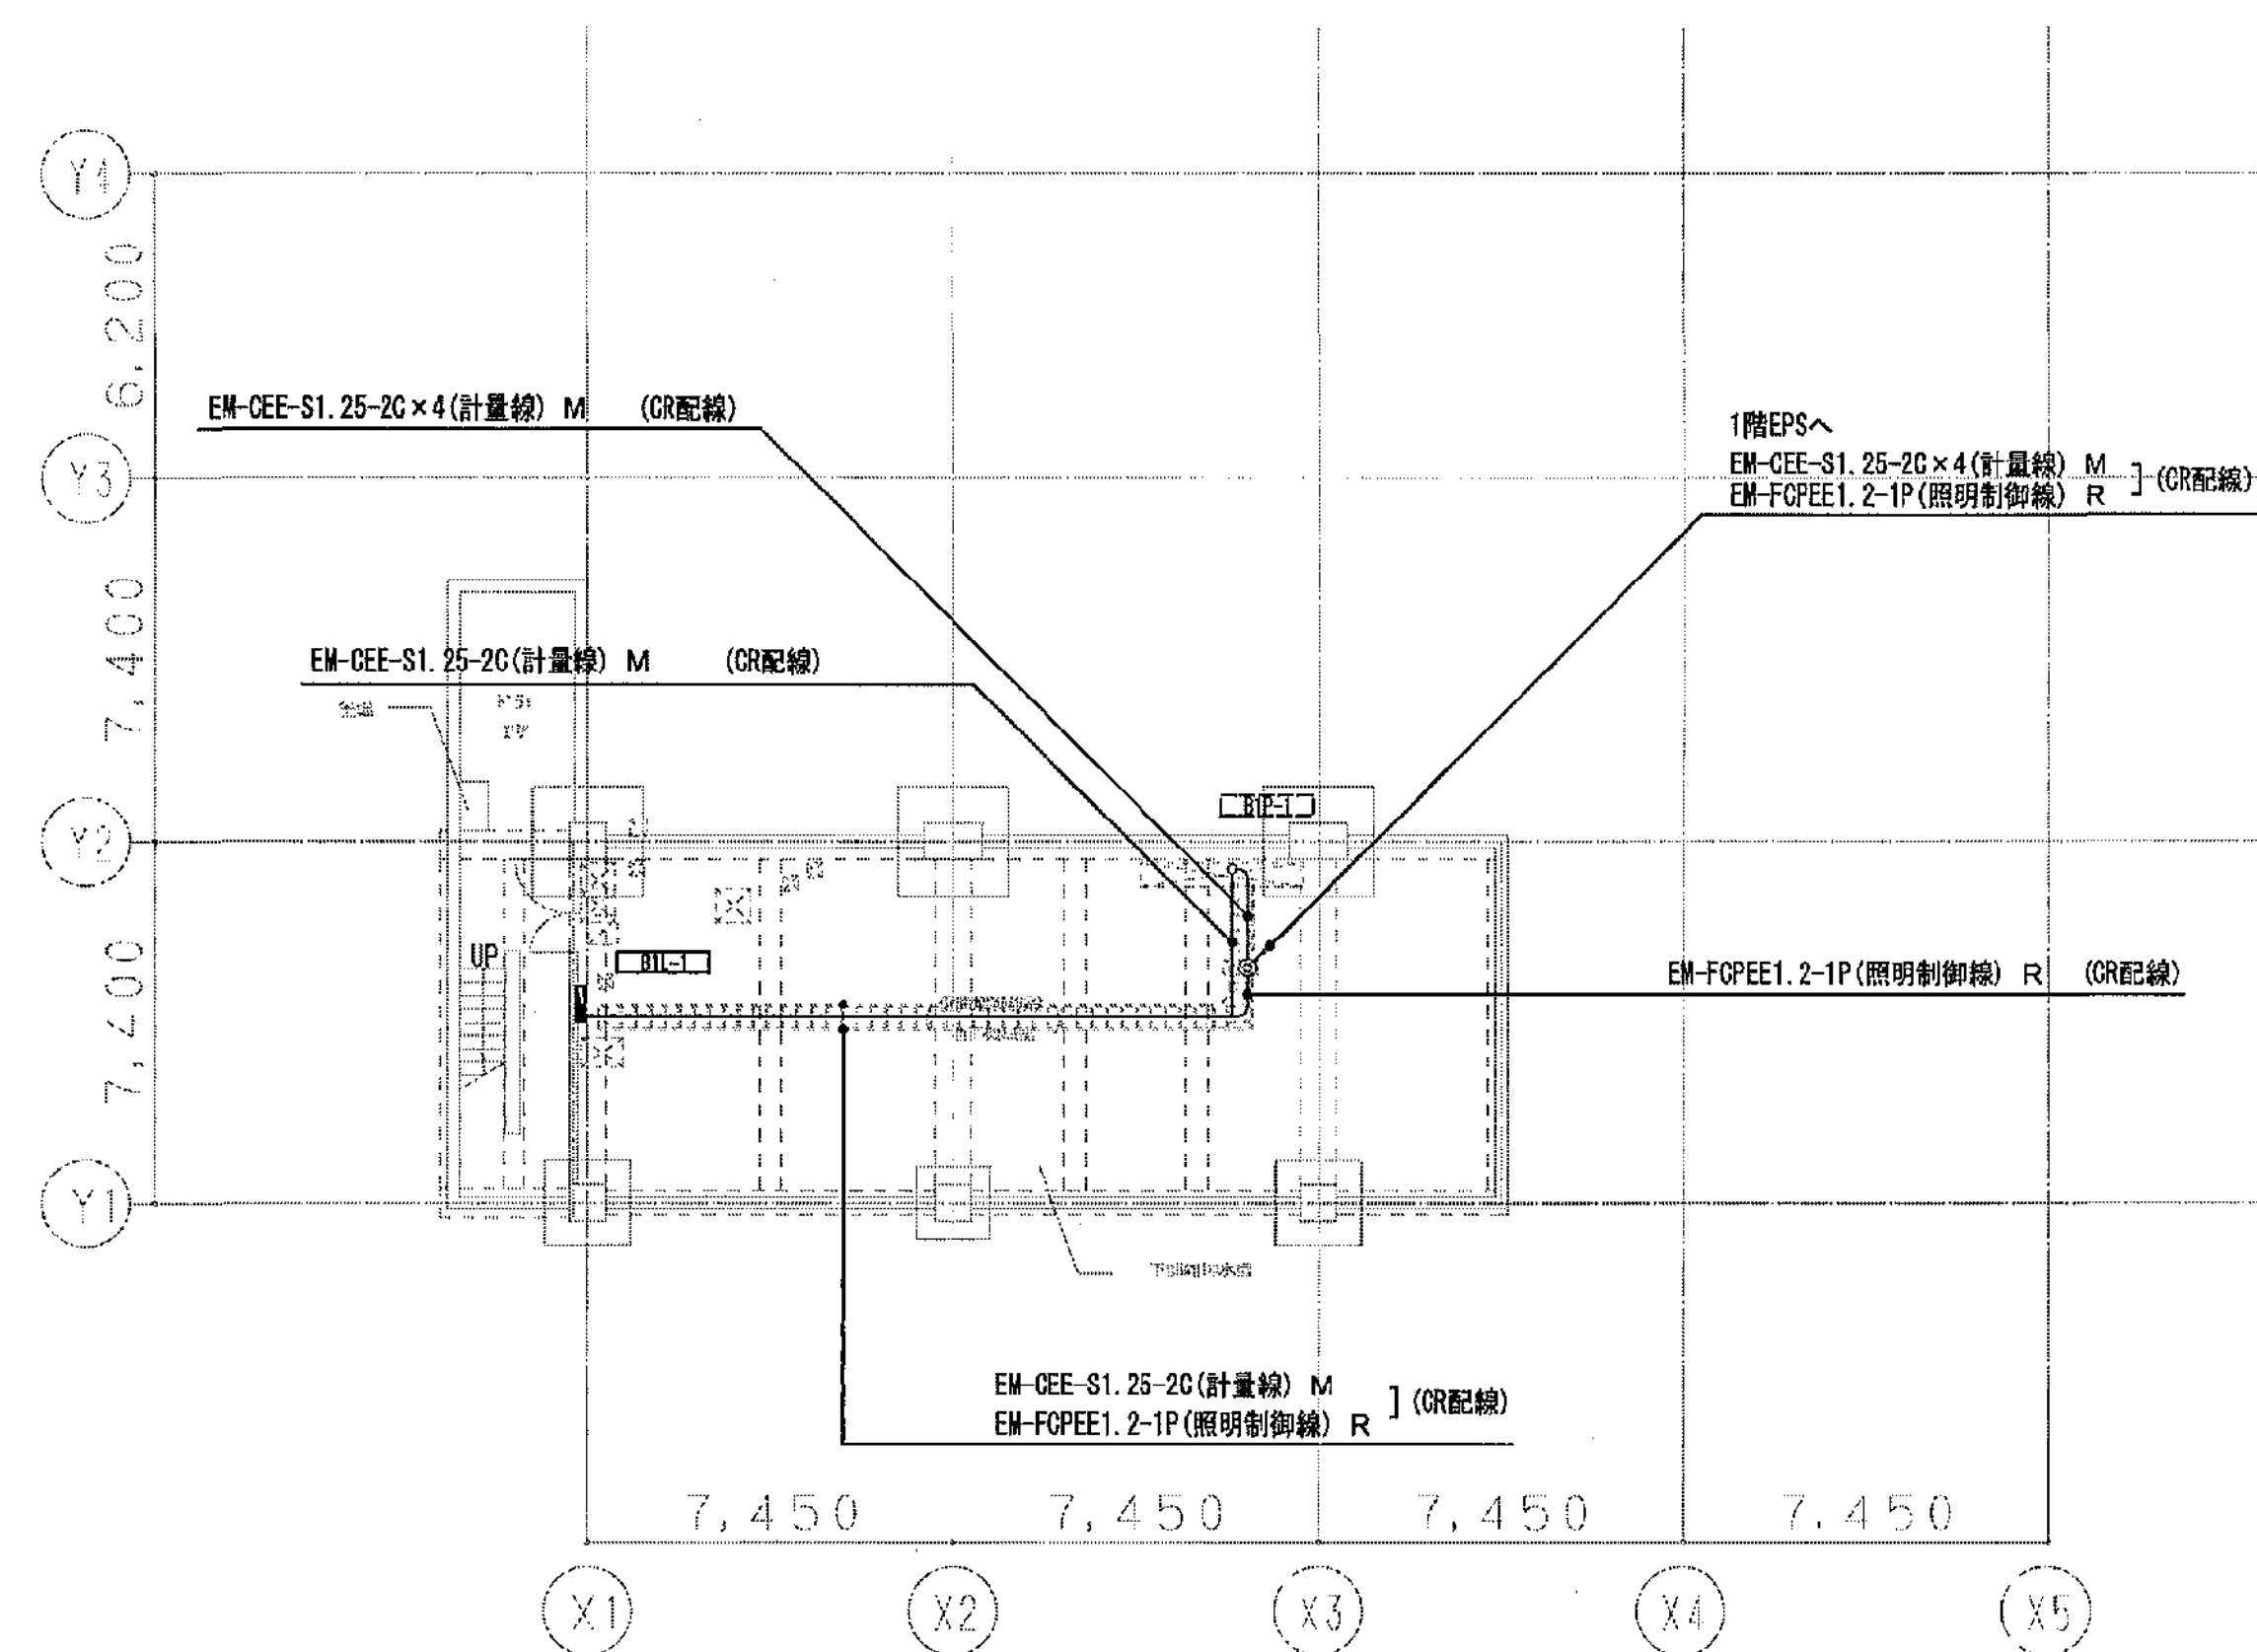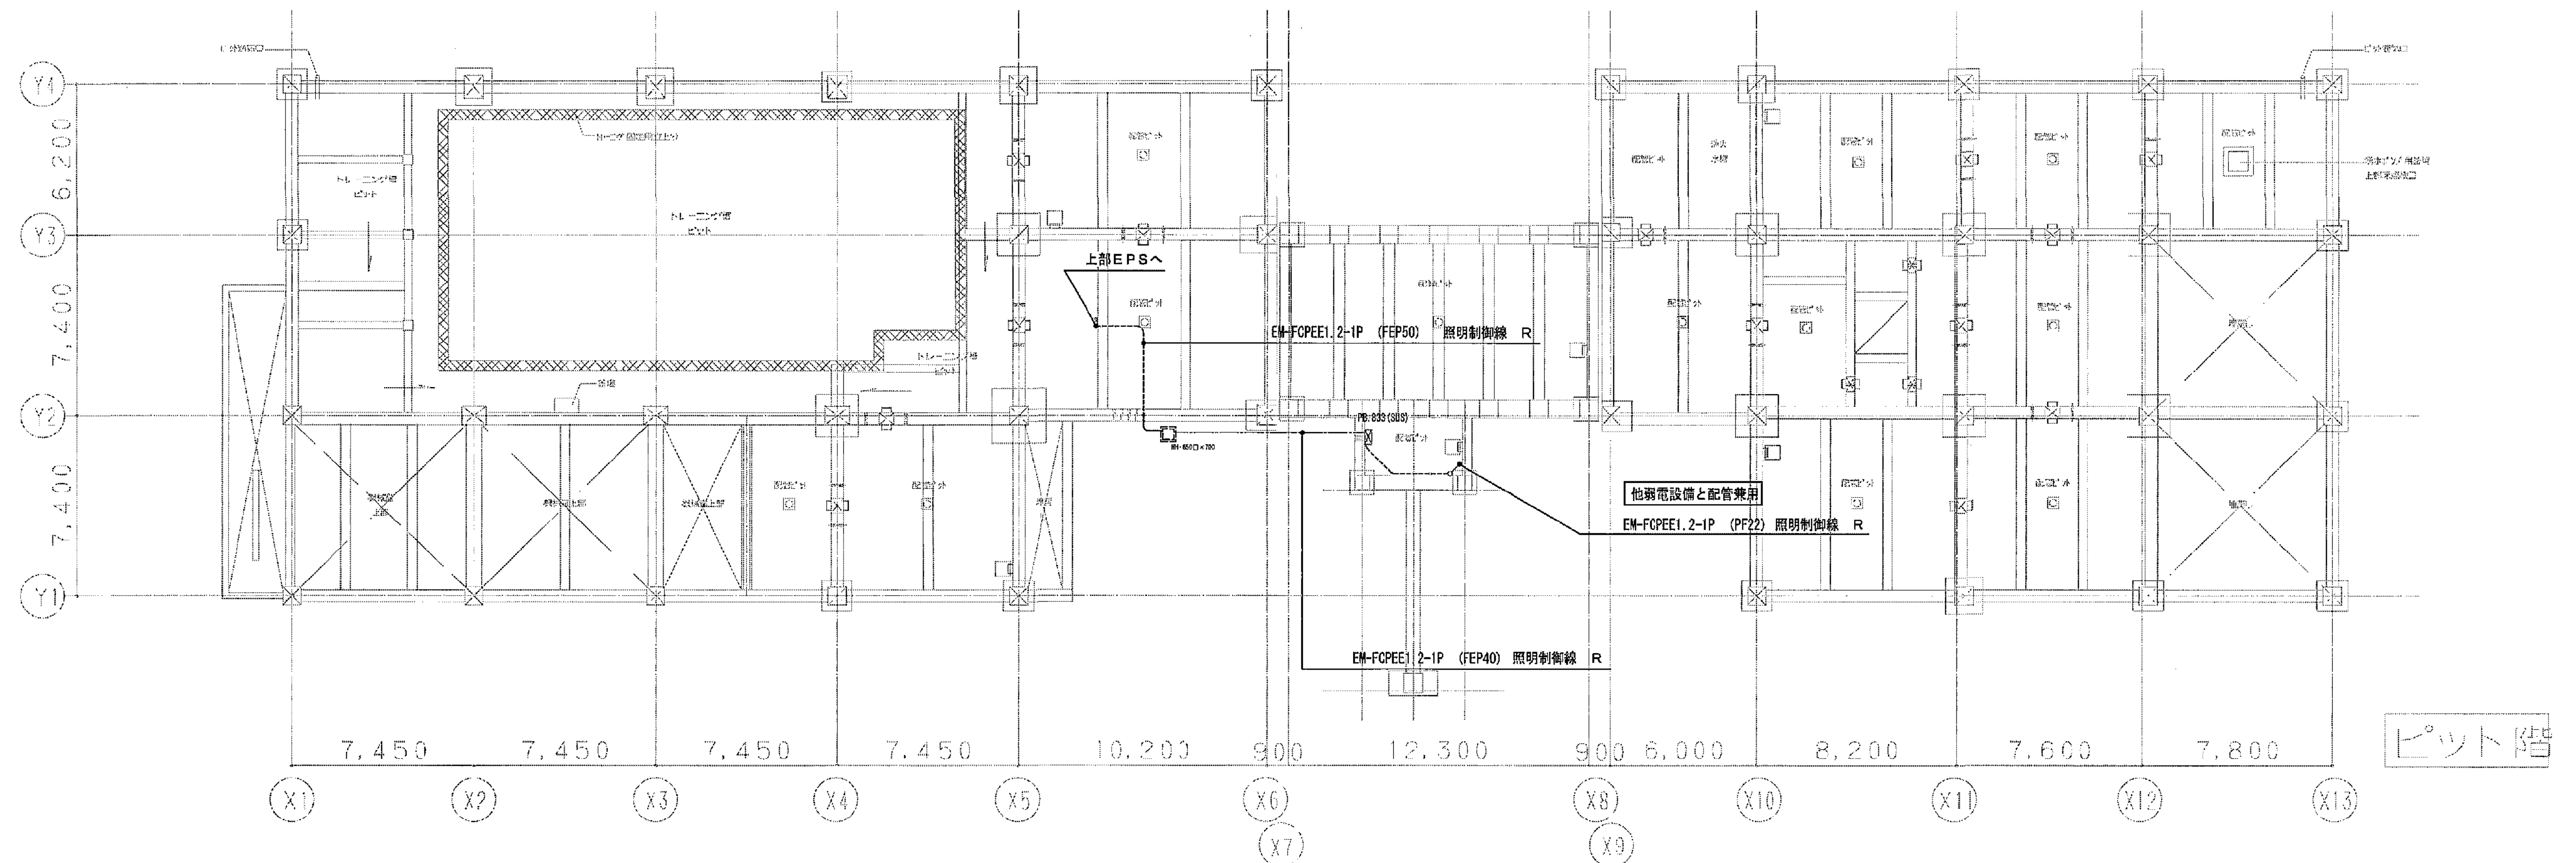

凡例 (特記無き配管距離は下記による)

M	EM-CCE-S1.25-2C 計量用
R	EM-FCPEE1.2-1P 照明制御線
---	ケーブルラック配管・配線
---	露出配管
---	天井・床埋込配管
---	地中埋込配管
---	電灯分電盤
---	プルボックス (800×300×300) 30S防水型

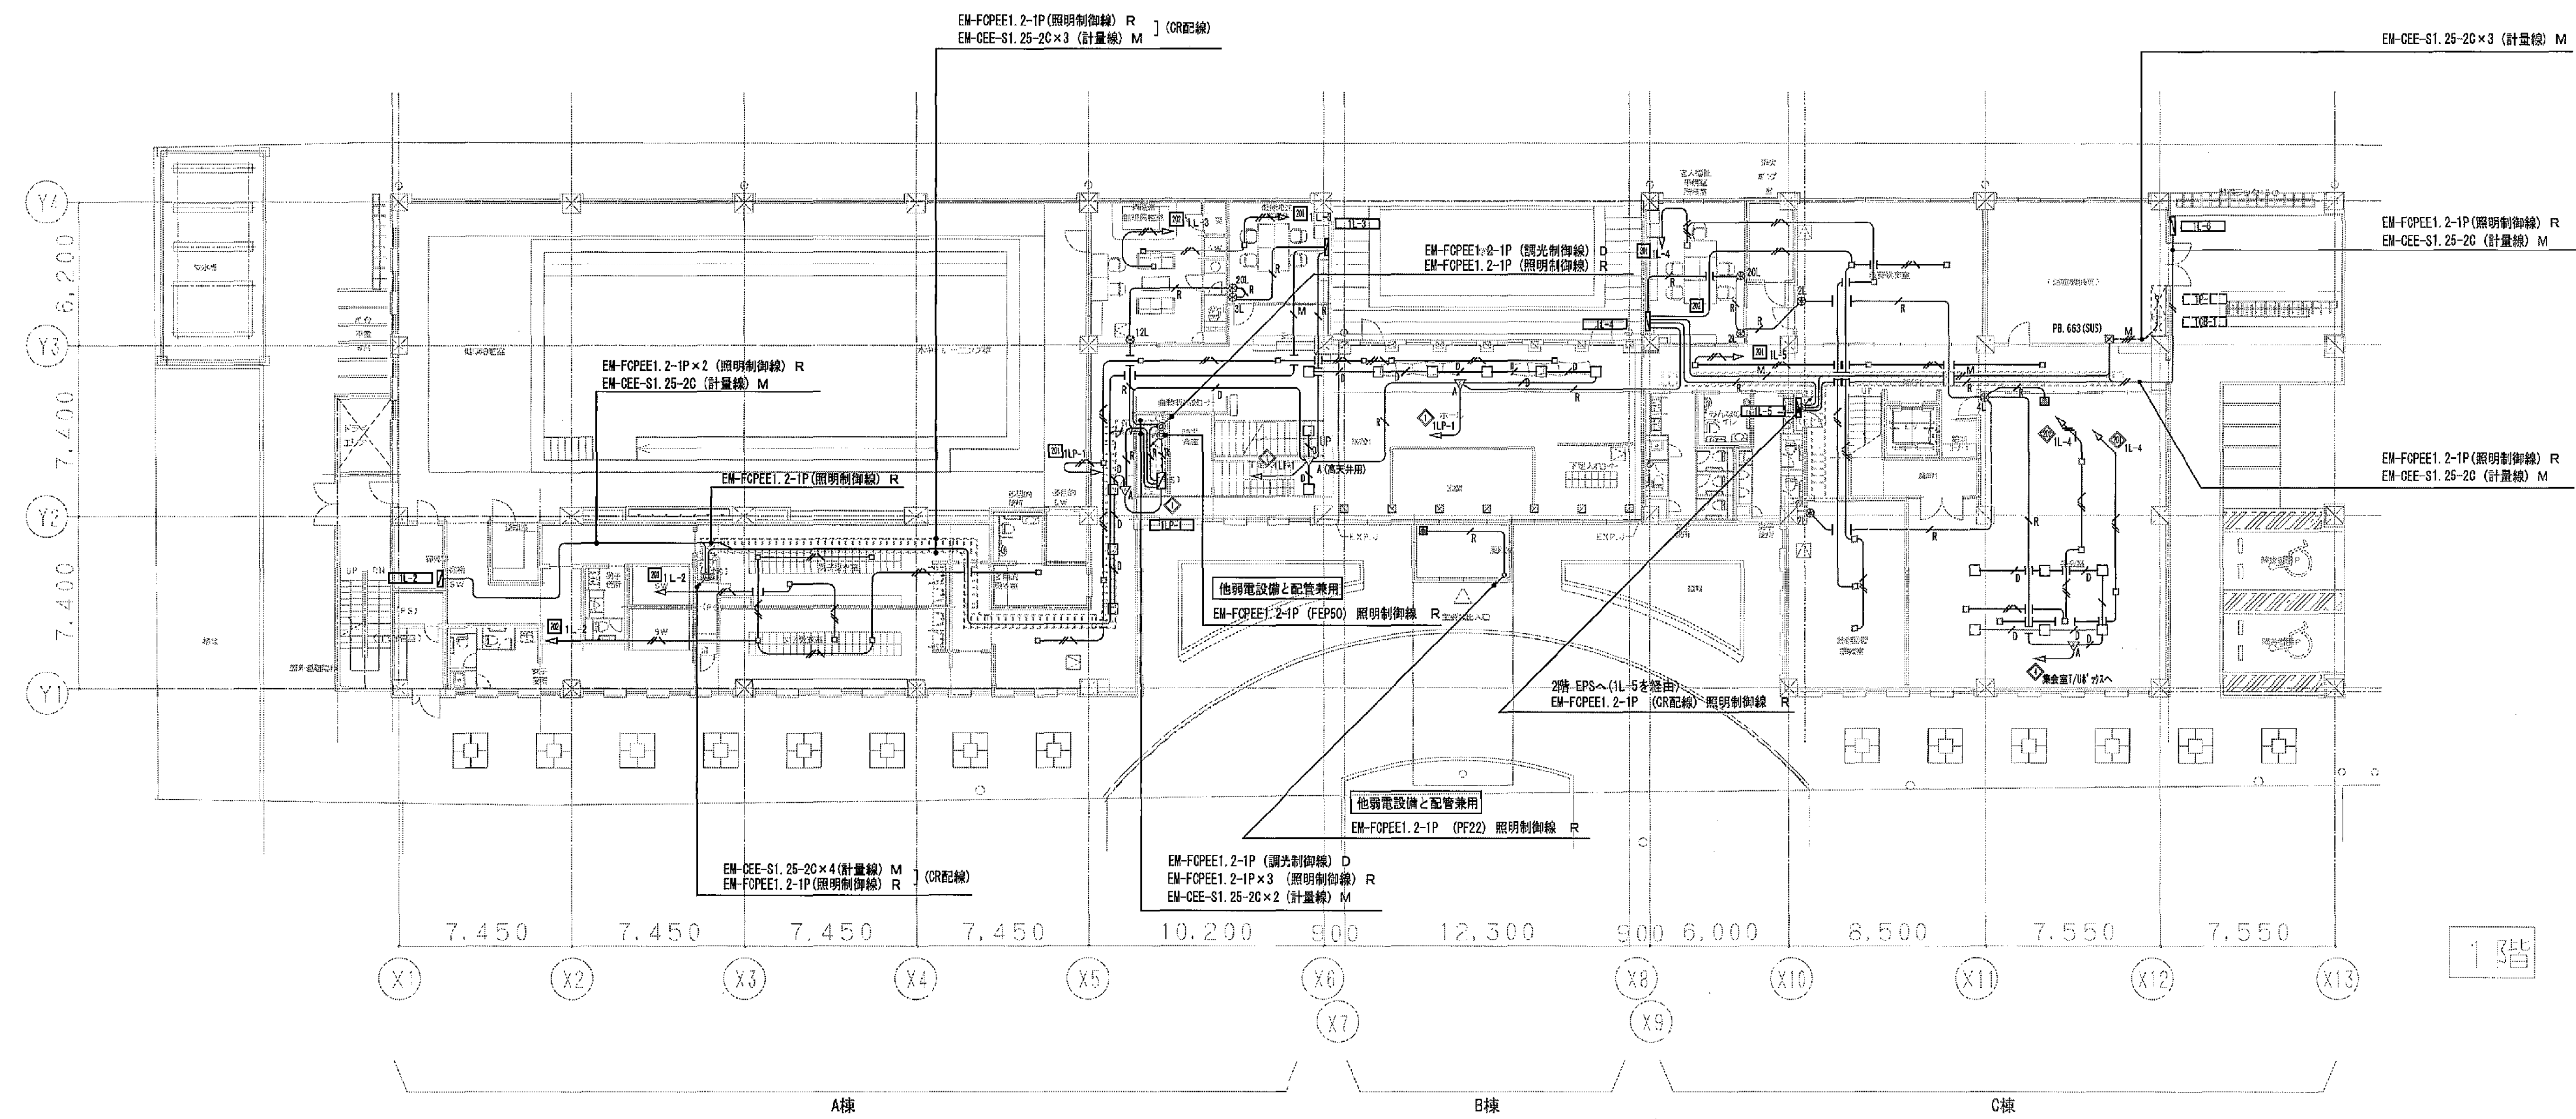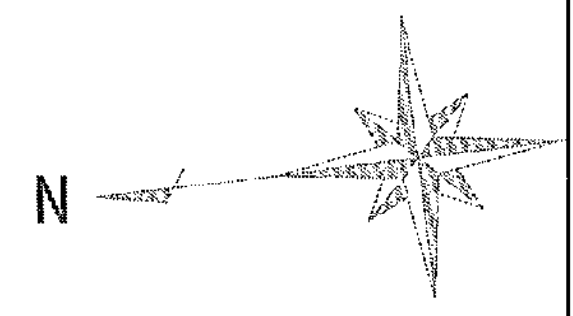

凡例 (付記無き配線記号は下記による)	
	EM-CEE-S 1.25-20x1 計量用
	EM-CEE-S 1.25-20x2 計量用
	EM-FOPEE 1.2-1Px1 照明制御線
	EM-FOPEE 1.2-1P 調光制御線 1本は接地線とする
	EM-EFF2 0-30 1E 1芯は接地線とする
	EM-EFF1 0-30 調度センサ電源 1芯は接地線とする
	天井暗転配管・配線
	露出配管
	天井・床通込配管
	地中埋設配管
	電灯分電盤
	プルボックス (600x600x300) SL5防水型
	セレクタースイッチ (発熱は個数を表示)
	調度センサ (リモコン用調度T/A付)
	リモコン用T/Aボックス (panasonic BMR84122V) 天井内設置
	回路番号 [1.200V] 一般回路
	回路番号 [1.200V] 非常回路

工事名 平塚市余熱利用施設新築工事 (電気)

図面名 電灯設備 (空調電源、制御) 1階平面図

縮尺 1/150



設計年月 2015年3月

図面データ通し番号 16-554

図面番号 C-24

平塚市 都市整備部 建築住宅課

豊建築事務所 YUKAWA ARCHITECTS

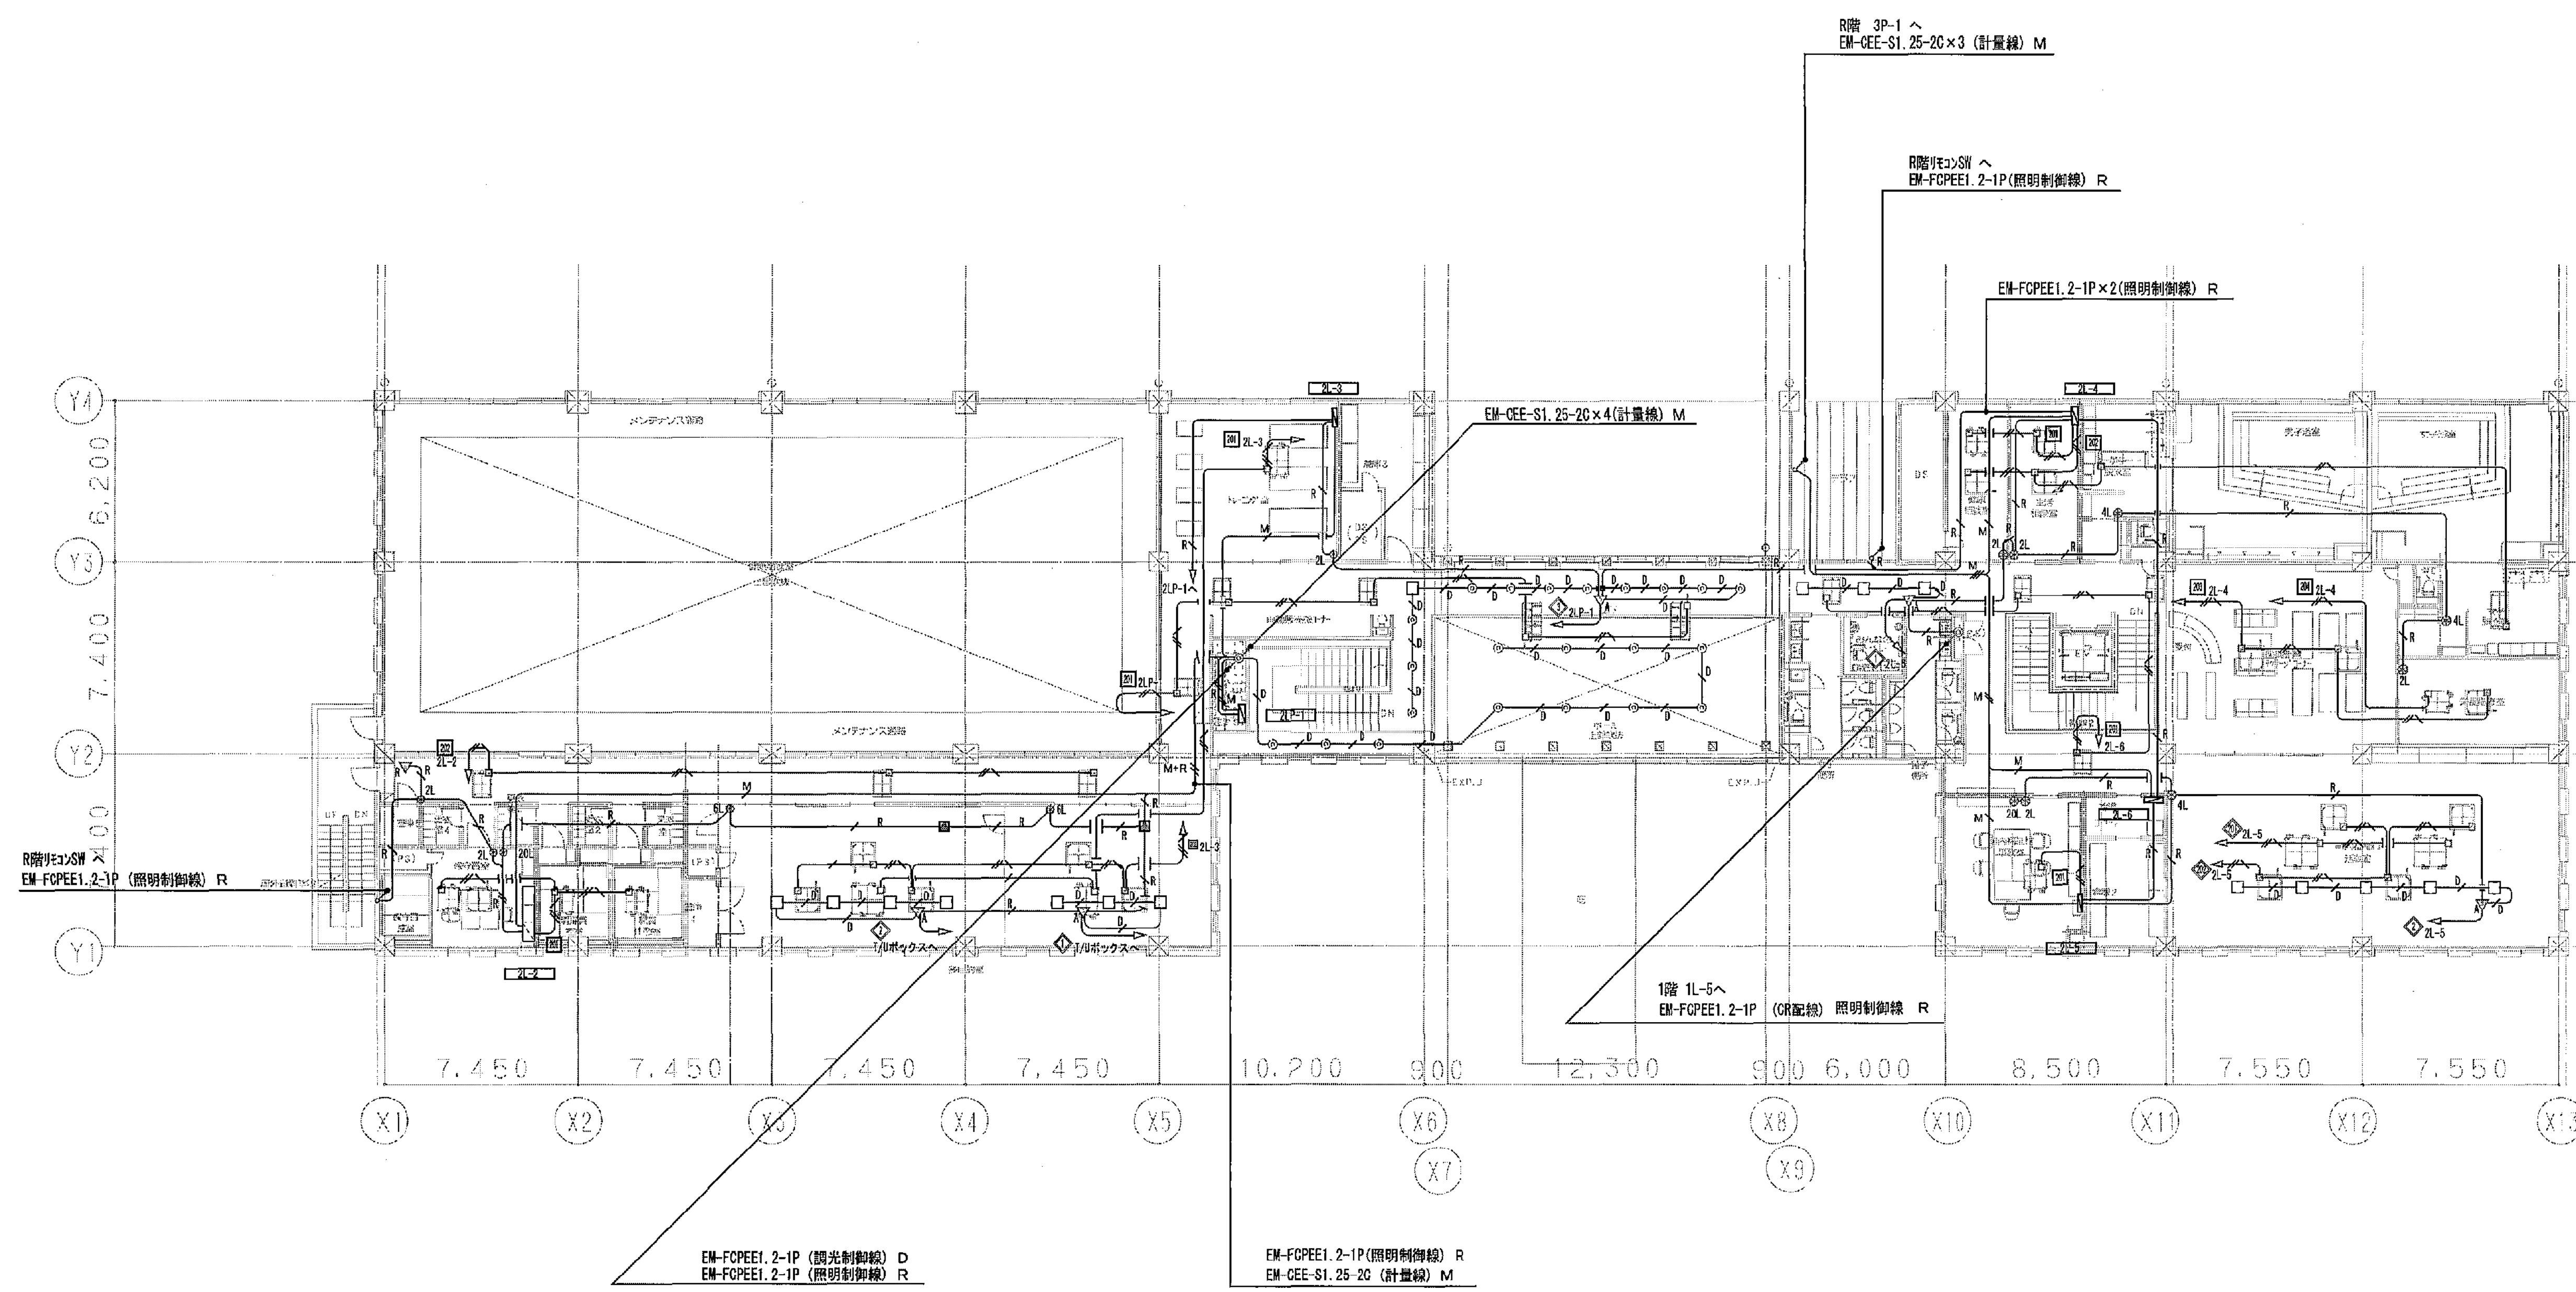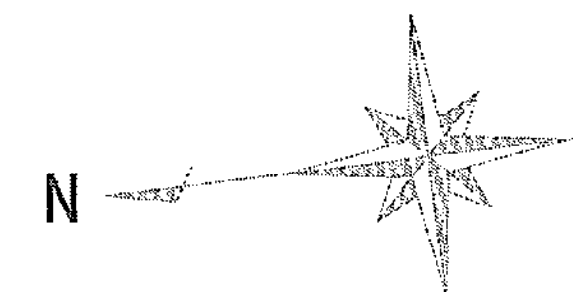

凡例 (特記無き配管配線は下記による)



—M—	EM-CEE-S 1.25-20x1 計量用
—M—	EM-CEE-S 1.25-20x2 計量用
—R—	EM-FCPEE 1.2-1Px1 照明制御線
—D—	EM-FCPEE 1.2-1P 調光制御線 1本は接地線とする
—A—	EM-EEF2.0-0C 1E 1本は接地線とする
—S—	EM-EEF1.6-0C 調度センサ配線 1本は接地線とする
—	天井給排水・配線
—	露出配管
—	天井・床埋込配管
—	地中埋込配管
■	電灯分電盤
○	セレクタースイッチ (特記は開数を表す)
▽R	リモコン用入感センサ (リモコン用熱線センサ付自動スイッチ)
▽A	調度センサ (リモコン用調光1/4付)
□	リモコン用700ボックス (panasonic DMR84122V) 天井内設置
—	回路番号 [14200V]一般回路
—	回路番号 [14200V]非常回路

(A3版:表示縮尺の1/2)

工事名	平塚市会館利用施設新築工事 (電気)
図面名	電灯設備 (空調電源、制御) 2階平面図
縮尺	1/150
設計年月	2015年3月
図面データ連し番号	16-555
図面番号	C-25

豊建築事務所
YUKABA ARCHITECTS

平塚市 都市整備部 建築住宅課

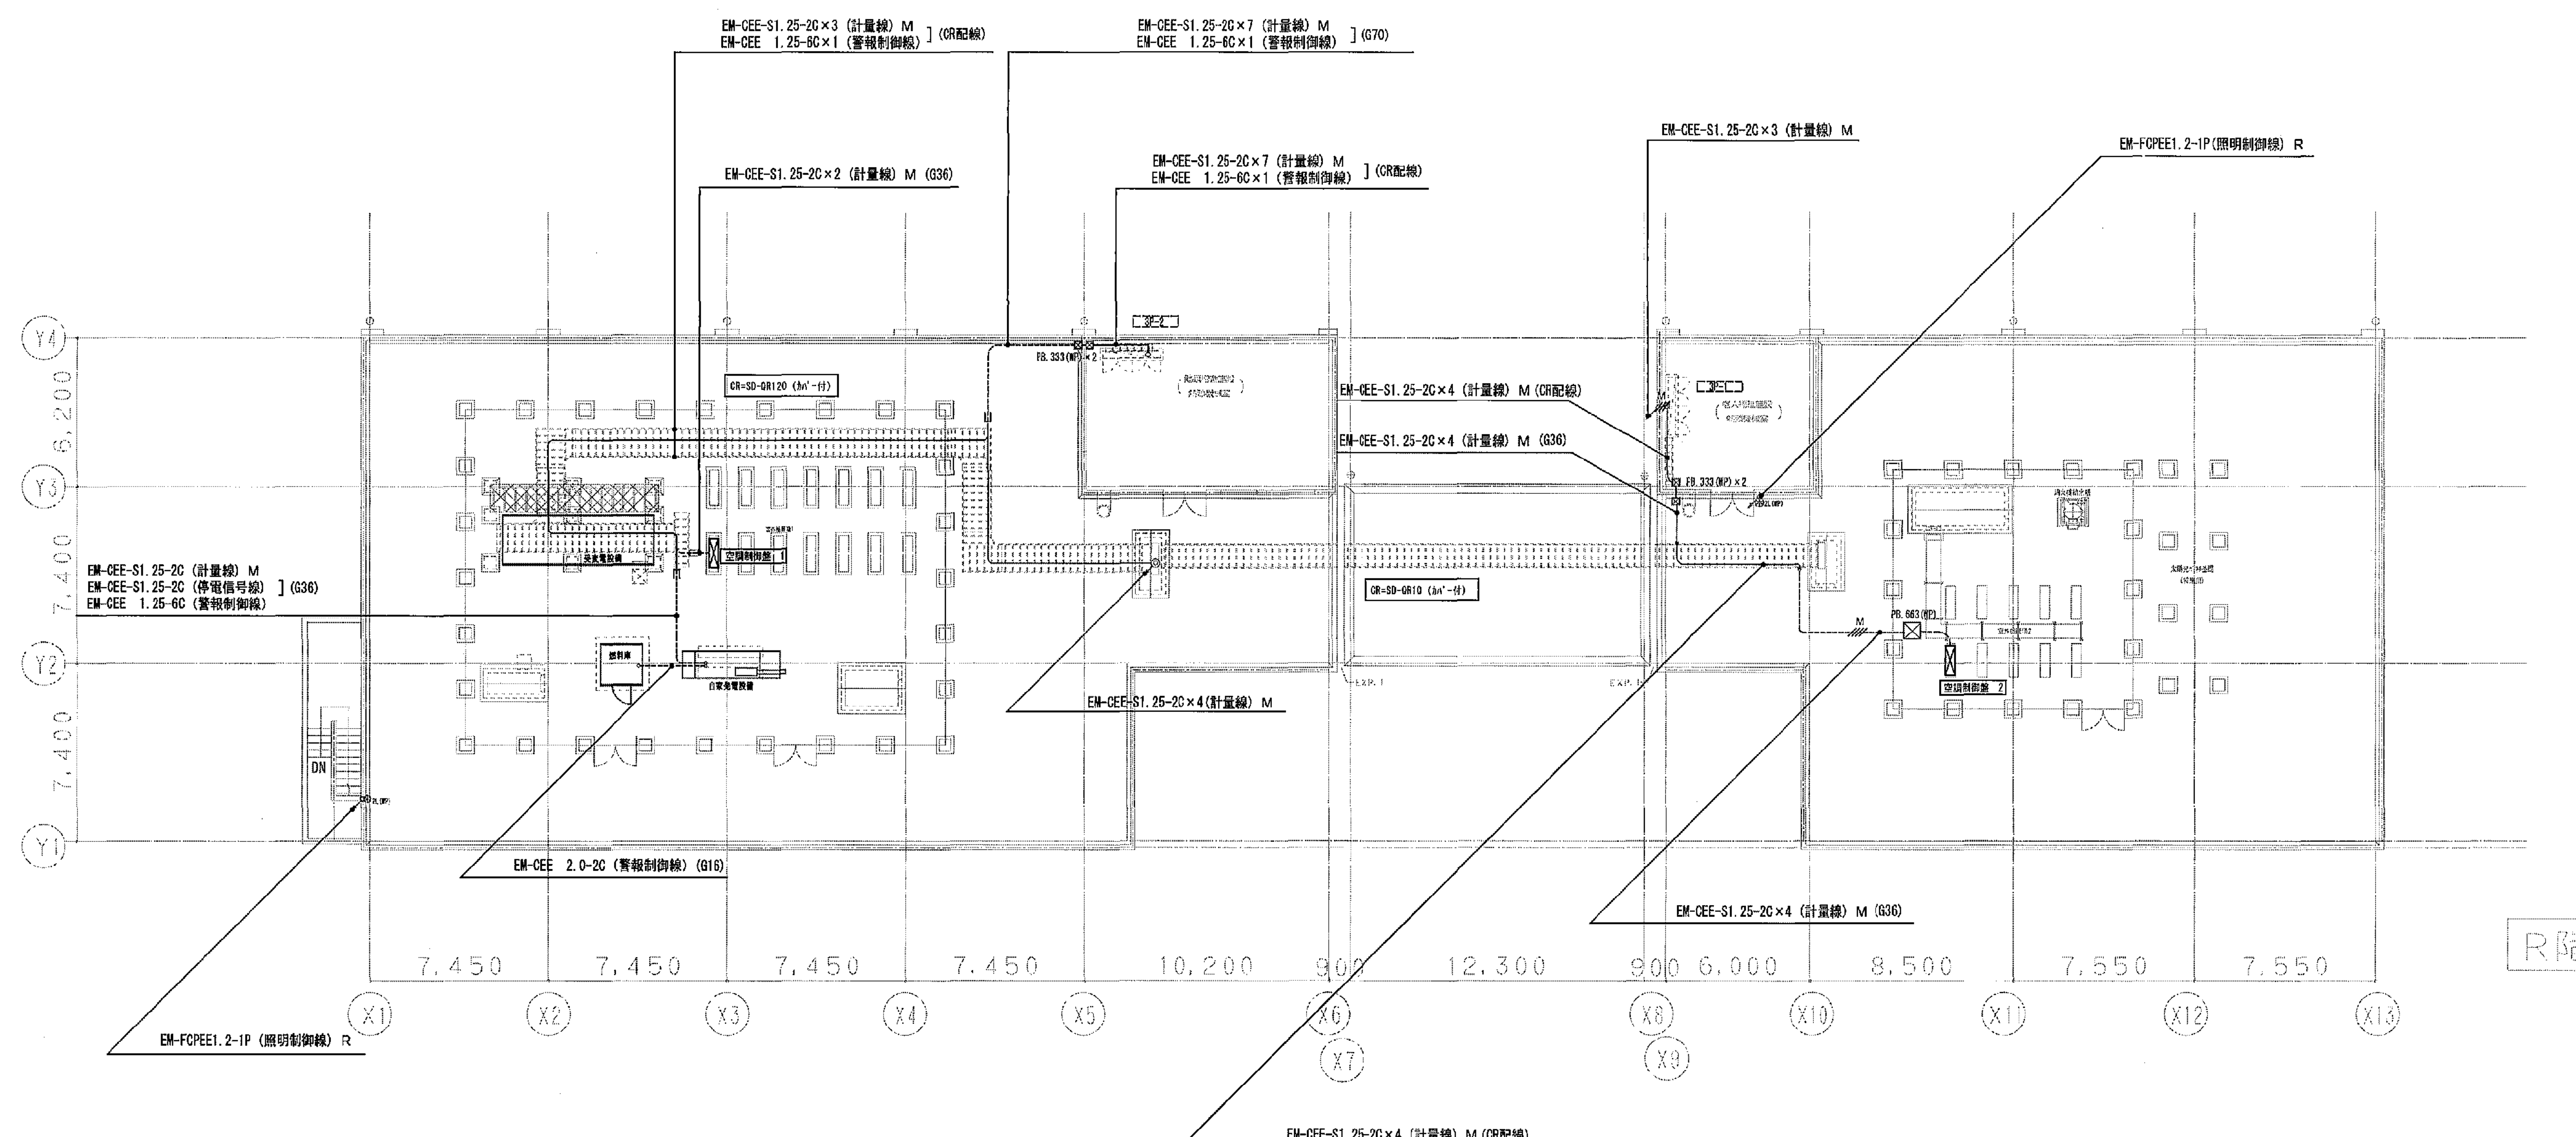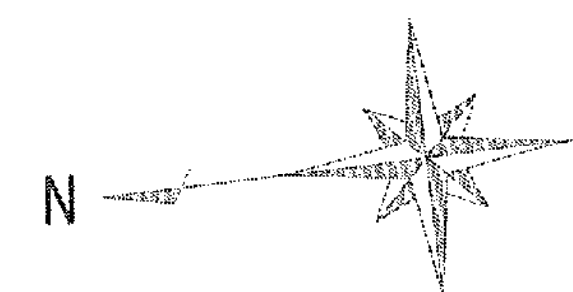


凡例 (特記無き配管配線は下記による)


—M—	EM-CEE-S 1.25-20x1 計量用
—M—	EM-CEE-S 1.25-20x2 計量用
—R—	EM-FOPEE 1.2-1P x1 照明制御線
—D—	EM-FOPEE 1.2-1P 調光制御線 1本は接地線とする
—E—	EM-EEF2 0-30.1E 1芯は接地線とする
—E—	EM-EEF1 0-30 両端センサー電源 1芯は接地線とする
—	ケーブルラック配線
—	露出配管
—	天井・床埋込配管
—	地中埋込配管
—	動力分電盤
—	セレクトースイッチ (強弱は図説を表す)
□ PB.333	プルボックス (300x300x300) SUS防水型
□ PB.663	プルボックス (600x600x300) SUS防水型

(A3版:表示縮尺の1/2)


工事名	平塚市余熱利用施設新築工事 (電気)
図面名	電灯設備 (制御) R階平面図
縮尺	1/150
設計年月	2015年3月
承認	課長 担当 担当者 合 議
製図者	図面データ通し番号 図面番号
16-556	C-26

 豊建築事務所
平塚市 都市整備部 建築住宅課



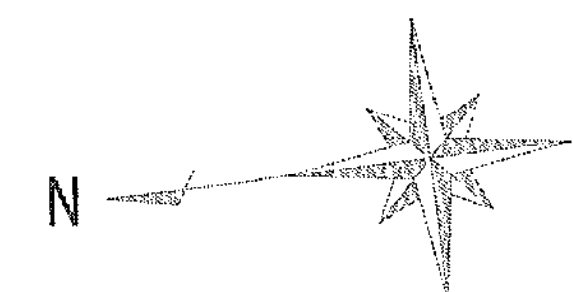

関係者エリア廊下		一般部廊下 (A棟部)		トレーニング室		一般部廊下 (B棟部)		健康相談室		生活相談室		男子脱衣室		男子浴室		図書閲覧マッサーコーナー	
E5	× 1	E4	× 4	E5	× 1	E4	× 1	E4	× 1	E4	× 1	E4	× 1	E2	× 1	E5	× 1
G9	× 1	G1	× 1			E5	× 1					G1	× 1				
		G2	× 1														
		G3	× 1														
		G10	× 1														

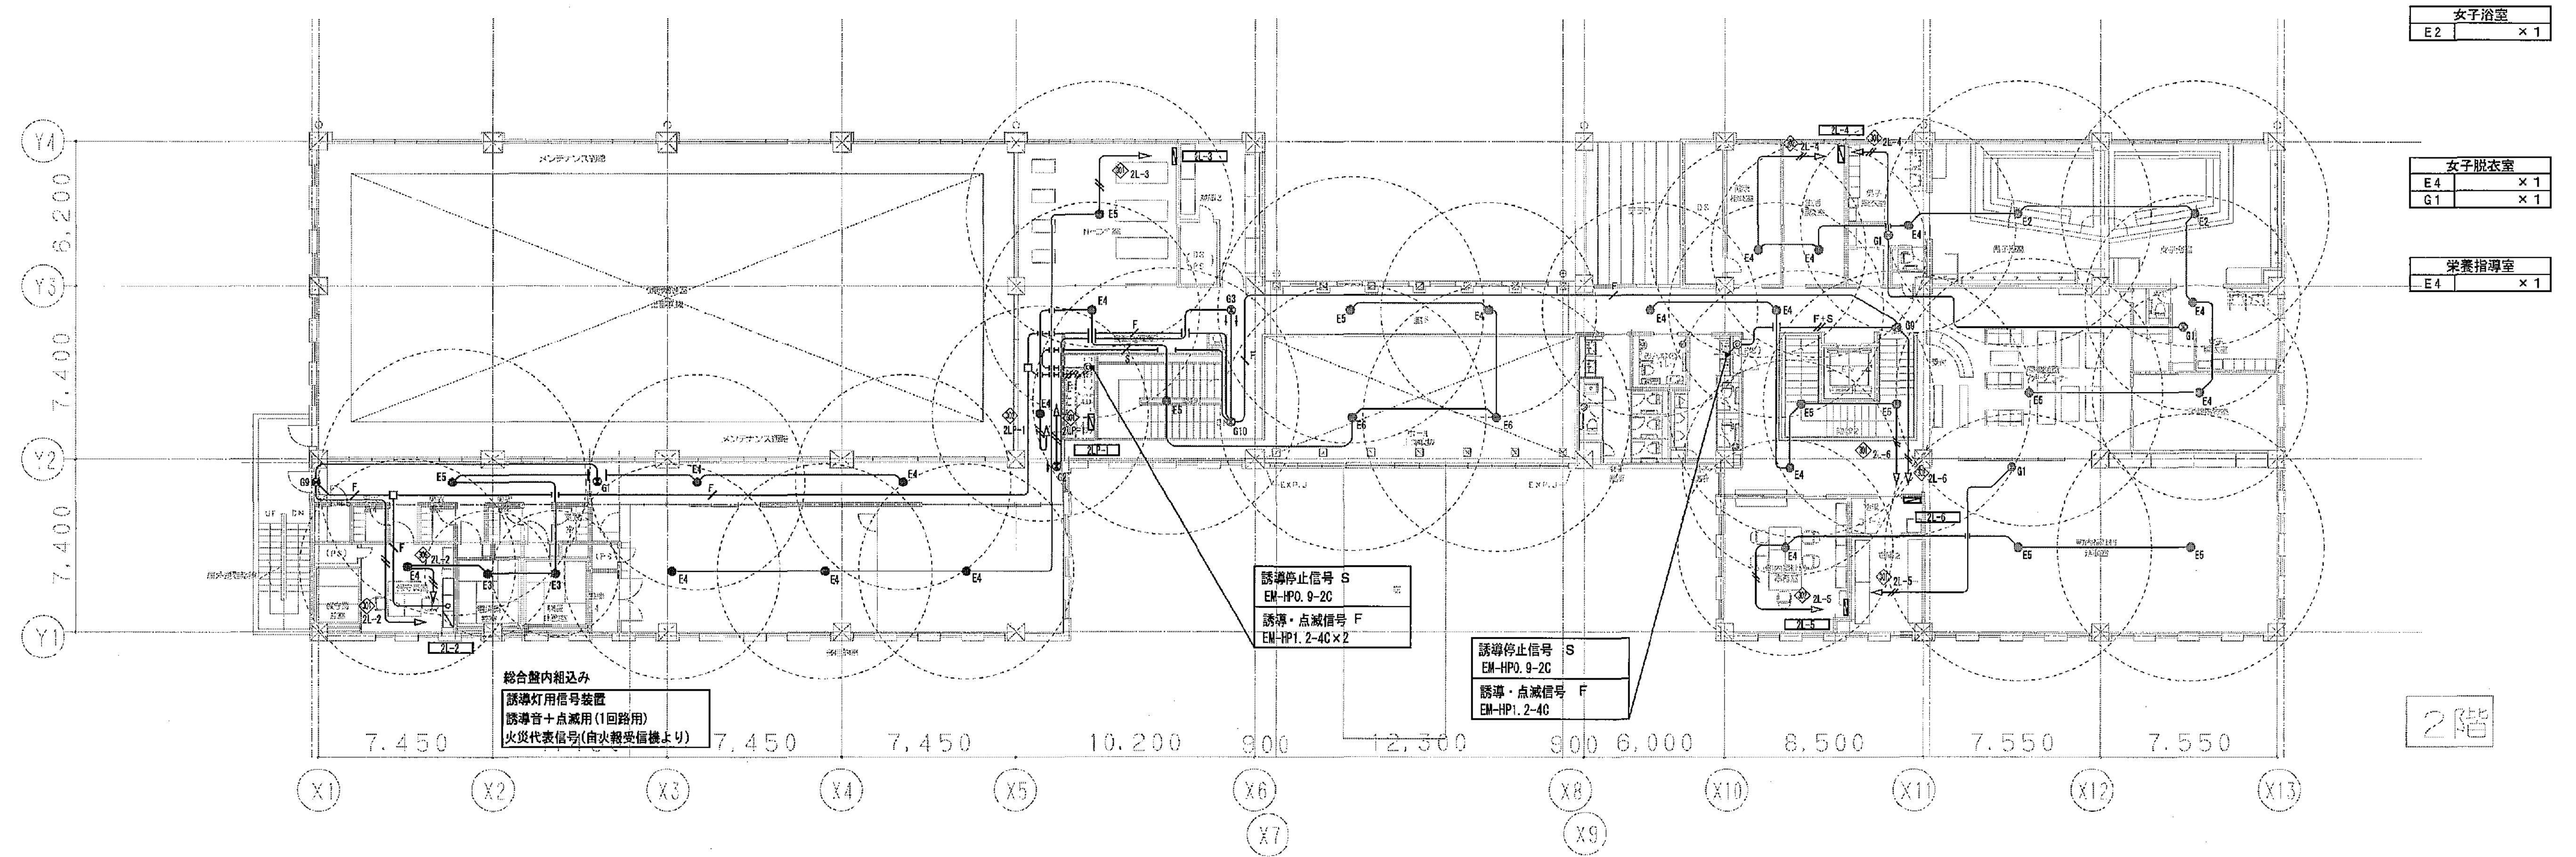

保守員室		清掃員控室		職員休憩室		多目的室		階段 1		ホール上部吹抜		町内福祉事務室		階段 2		一般部廊下 (C棟部)		町内福祉村活動室	
E4	× 1	E3	× 1	E3	× 1	E4	× 3	E5	× 1	E6	× 2	E4	× 1	E5	× 2	E4	× 3	E5	× 2
																G9	× 1	G1	× 1

凡例 (特記無き配管配線は下図による)		
	EM-EEP1.6-20 (PF16)	誘導灯・非常照明
	EM-EEP2.0-20 (PF16)	誘導灯・非常照明
	EM-HP1.2-40 (PF16)	点滅誘導信号
	EM-HP0.9-20 (PF16)	誘導停止信号
天井隠蔽配管・配線		
露出配管		
天井・床透込配管		
地中埋設配管		
電灯分電盤		
	LED 避難口誘導灯 (天井付・埋込型)	
	LED 避難誘導灯 (天井付・埋込型)	
	LED 非常照明	
	誘導灯専用感知器 (警報型感煙検知器・2線)	
	ジョイントボックス (中4角深型54)	
	回路番号 (1は100V非常回路)	

工事名 平塚市余熱利用施設新築工事 (電気)

図面名 電灯設備 (非常・誘導灯) 2階平面図 縮尺 1/160 設計年月 2015年3月



課長 担当 担当者 図面データ通し番号 図面番号

承認 16-559 C-29

設計 豊建築事務所


平塚市 都市整備部 建築住宅課

(A3版:表示縮尺の1/2)

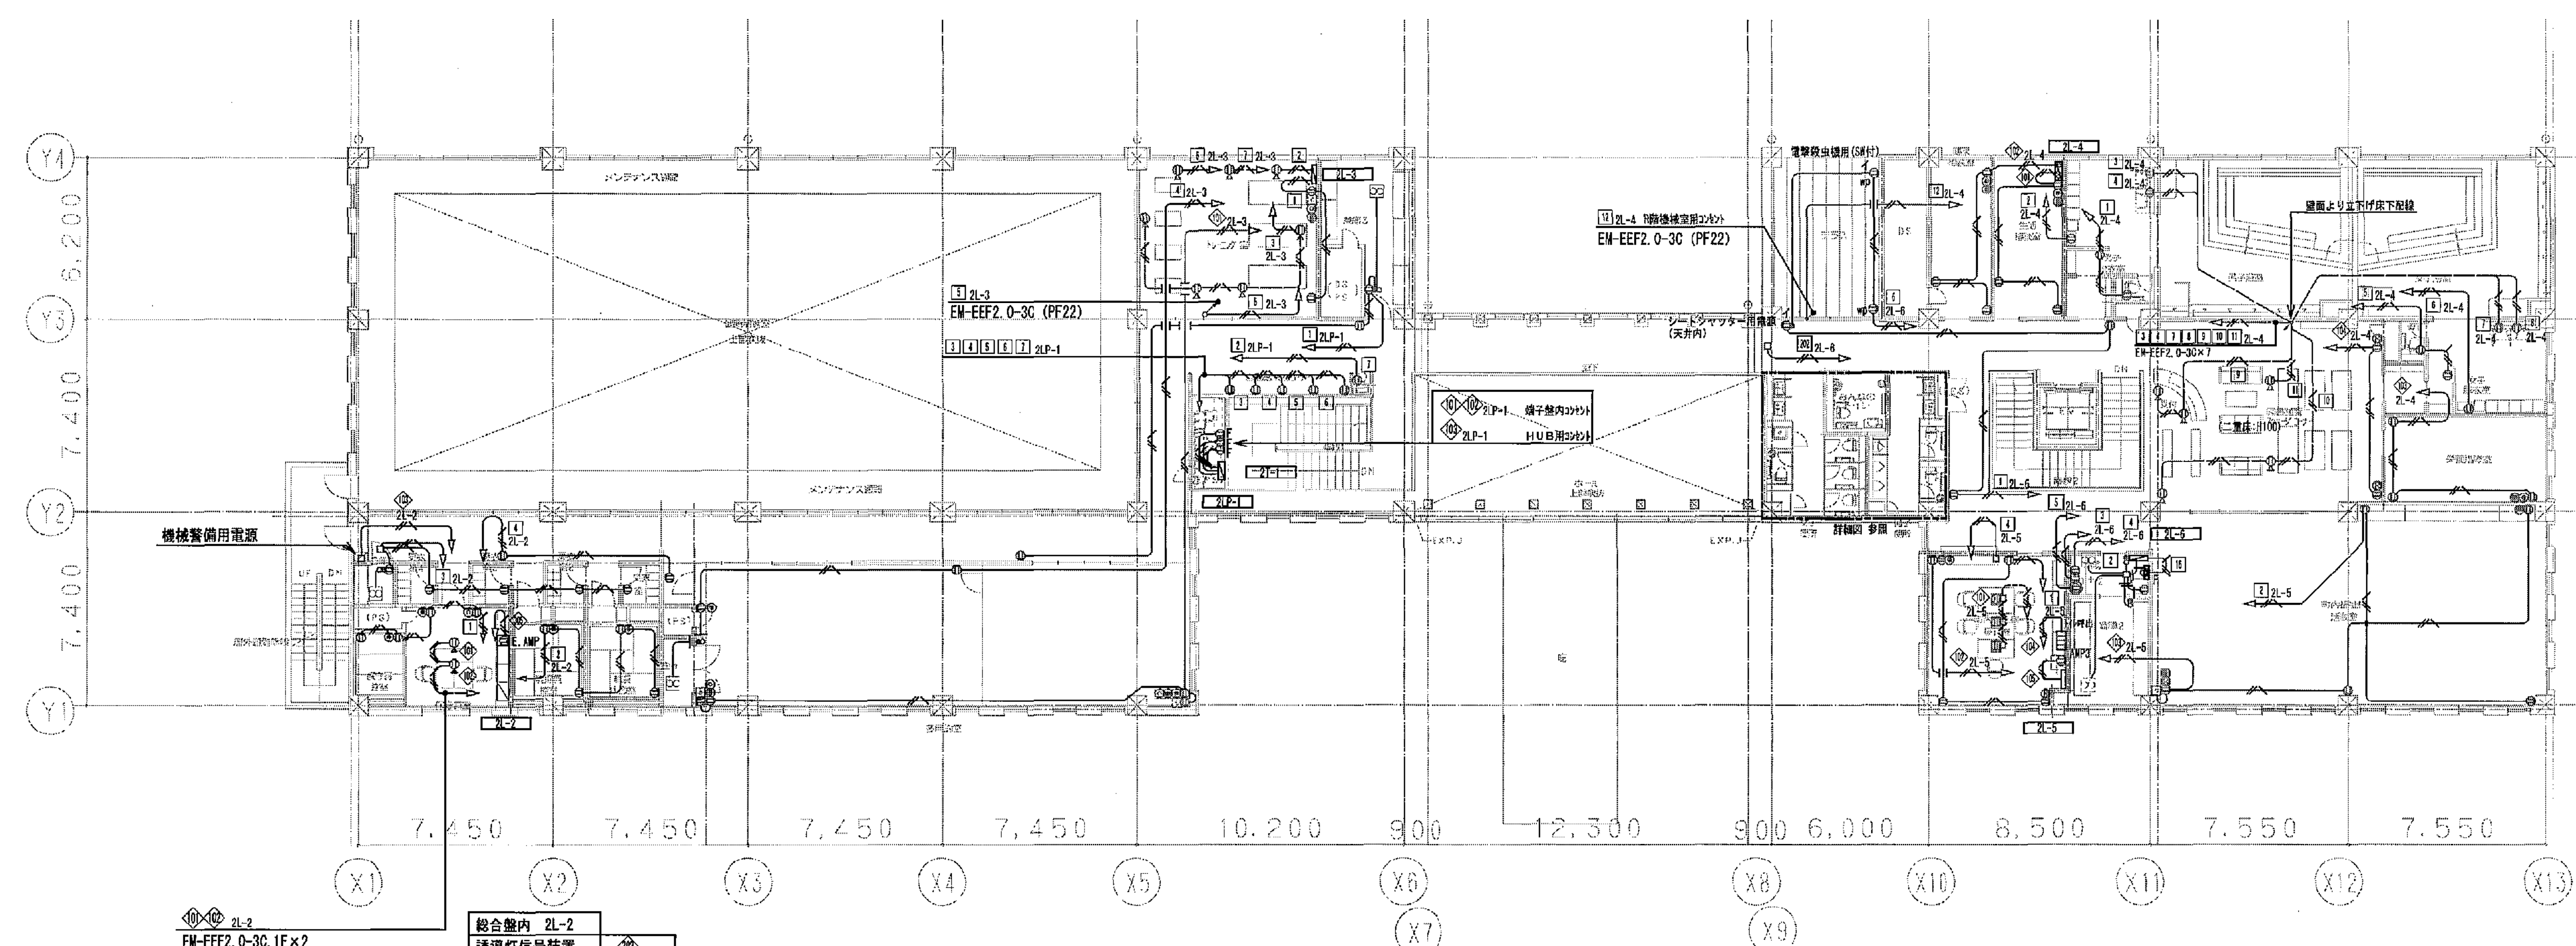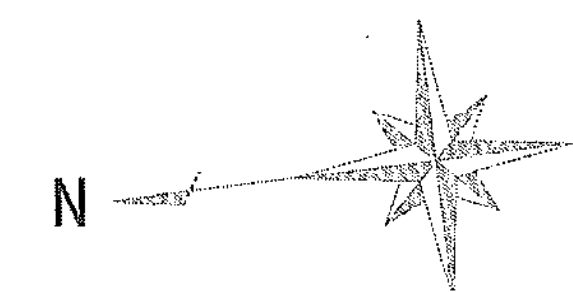

2階

2L-2	総合盤内
EM-EFF2. 0-3C. 1E x 2	誘導灯信号装置
	火災通報装置
	自火報受信機
	トリプル表示機
	GPSシステム
	自動制御盤電源
	総合盤内コンセント

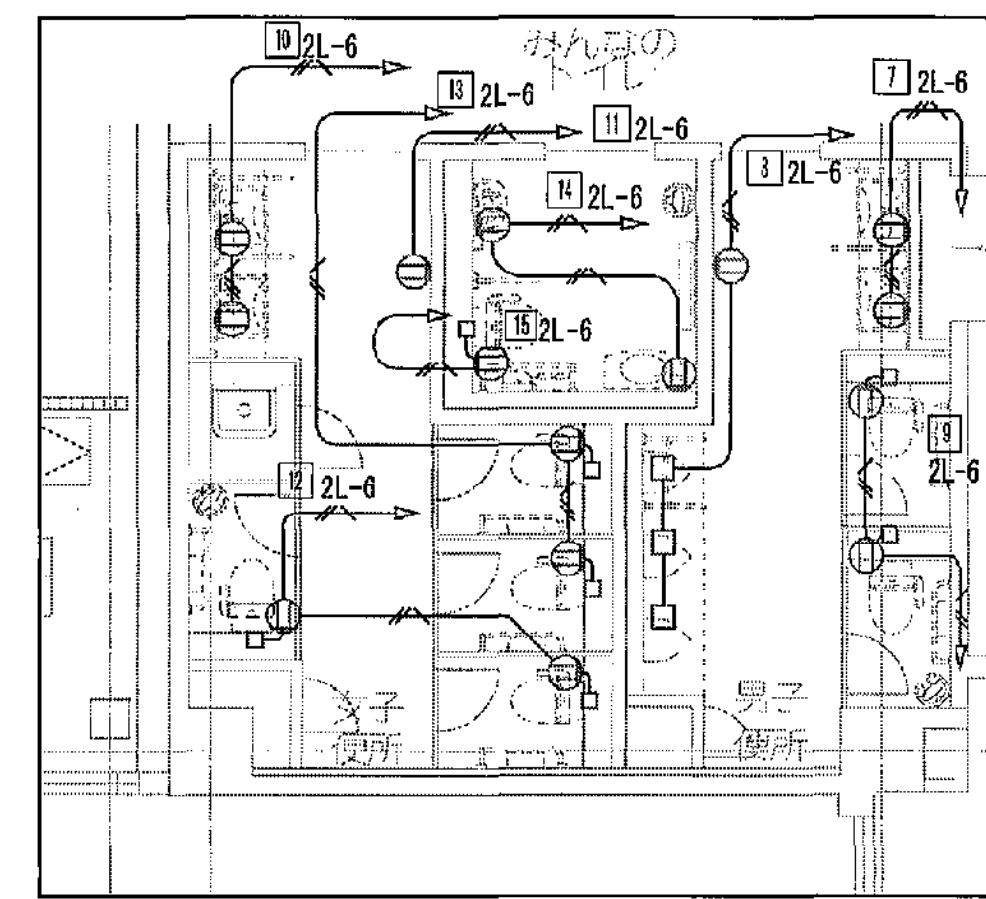



男子便所・女子便所・みんなのトイレ 詳細図

凡例 (特記無きは下記による)		
EM-EFF2. 0-3C. 1E (PF22)	1本は接地線とする	
EM-EFF1. 6-3C. 1E (PF22)	1本は接地線とする	
EM-EFF2. 0-2C (PF22)		
天井・床コロボリ配管・配線		
天井・床配線配管		
地中埋設配管		
① □	ジャンクションボックス (88・102口 x 64) プラントプレート共	
② □	プルボックス (200 x 200 x 300) SUS製未型	
③ □	コンセント (2P15A x 2E) 壁付	
④ □	コンセント (250V20A) 壁付	
⑤ □	コンセント (2P15A x 2E・E1) 防雨型	
⑥ □	露出コンセント (2P15A x 2E) 屋内用込み	
⑦ □	情報用コンセント (コンセント+TV・情報) 防雨セパレータ付	
⑧ □	電気遮断ユニット (放送設備工事)	
⑨ □	スイッチ (1P15A x 1+9L)	
⑩ □	照明器具	

電灯分電盤	
① □	回路番号 [16109V] A0回路
② □	回路番号 [16109V] A0-06回路
③ □	回路番号 [16200V] A0-06回路
④ □	回路番号 [16200V] A0-06回路
⑤ □	回路番号 [16200V] A0-06回路
⑥ □	回路番号 [16200V] A0-06回路
⑦ □	回路番号 [16200V] A0-06回路
⑧ □	回路番号 [16200V] A0-06回路
⑨ □	回路番号 [16200V] A0-06回路
⑩ □	回路番号 [16200V] A0-06回路
⑪ □	回路番号 [16200V] A0-06回路
⑫ □	回路番号 [16200V] A0-06回路
⑬ □	回路番号 [16200V] A0-06回路
⑭ □	回路番号 [16200V] A0-06回路
⑮ □	回路番号 [16200V] A0-06回路
⑯ □	回路番号 [16200V] A0-06回路
⑰ □	回路番号 [16200V] A0-06回路
⑱ □	回路番号 [16200V] A0-06回路
⑲ □	回路番号 [16200V] A0-06回路
⑳ □	回路番号 [16200V] A0-06回路
㉑ □	回路番号 [16200V] A0-06回路
㉒ □	回路番号 [16200V] A0-06回路
㉓ □	回路番号 [16200V] A0-06回路
㉔ □	回路番号 [16200V] A0-06回路
㉕ □	回路番号 [16200V] A0-06回路
㉖ □	回路番号 [16200V] A0-06回路
㉗ □	回路番号 [16200V] A0-06回路
㉘ □	回路番号 [16200V] A0-06回路
㉙ □	回路番号 [16200V] A0-06回路
㉚ □	回路番号 [16200V] A0-06回路
㉛ □	回路番号 [16200V] A0-06回路
㉜ □	回路番号 [16200V] A0-06回路
㉝ □	回路番号 [16200V] A0-06回路
㉞ □	回路番号 [16200V] A0-06回路
㉟ □	回路番号 [16200V] A0-06回路
㊱ □	回路番号 [16200V] A0-06回路
㊲ □	回路番号 [16200V] A0-06回路
㊳ □	回路番号 [16200V] A0-06回路
㊴ □	回路番号 [16200V] A0-06回路
㊵ □	回路番号 [16200V] A0-06回路
㊶ □	回路番号 [16200V] A0-06回路
㊷ □	回路番号 [16200V] A0-06回路
㊸ □	回路番号 [16200V] A0-06回路
㊹ □	回路番号 [16200V] A0-06回路
㊺ □	回路番号 [16200V] A0-06回路
㊻ □	回路番号 [16200V] A0-06回路
㊼ □	回路番号 [16200V] A0-06回路
㊽ □	回路番号 [16200V] A0-06回路
㊾ □	回路番号 [16200V] A0-06回路
㊿ □	回路番号 [16200V] A0-06回路

※ 壁引下げ配線は特記無き限り (PF22) にて保護とする

工事名 平塚市余熱利用施設新築工事 (電気)			
図面名	コンセント設備 2階平面図	縮尺	1/150
設計年月	2015年3月	設計者	田中 浩二
図面データ通し番号	16-562	図面番号	C-32
平塚市 都市整備部 建築住宅課			

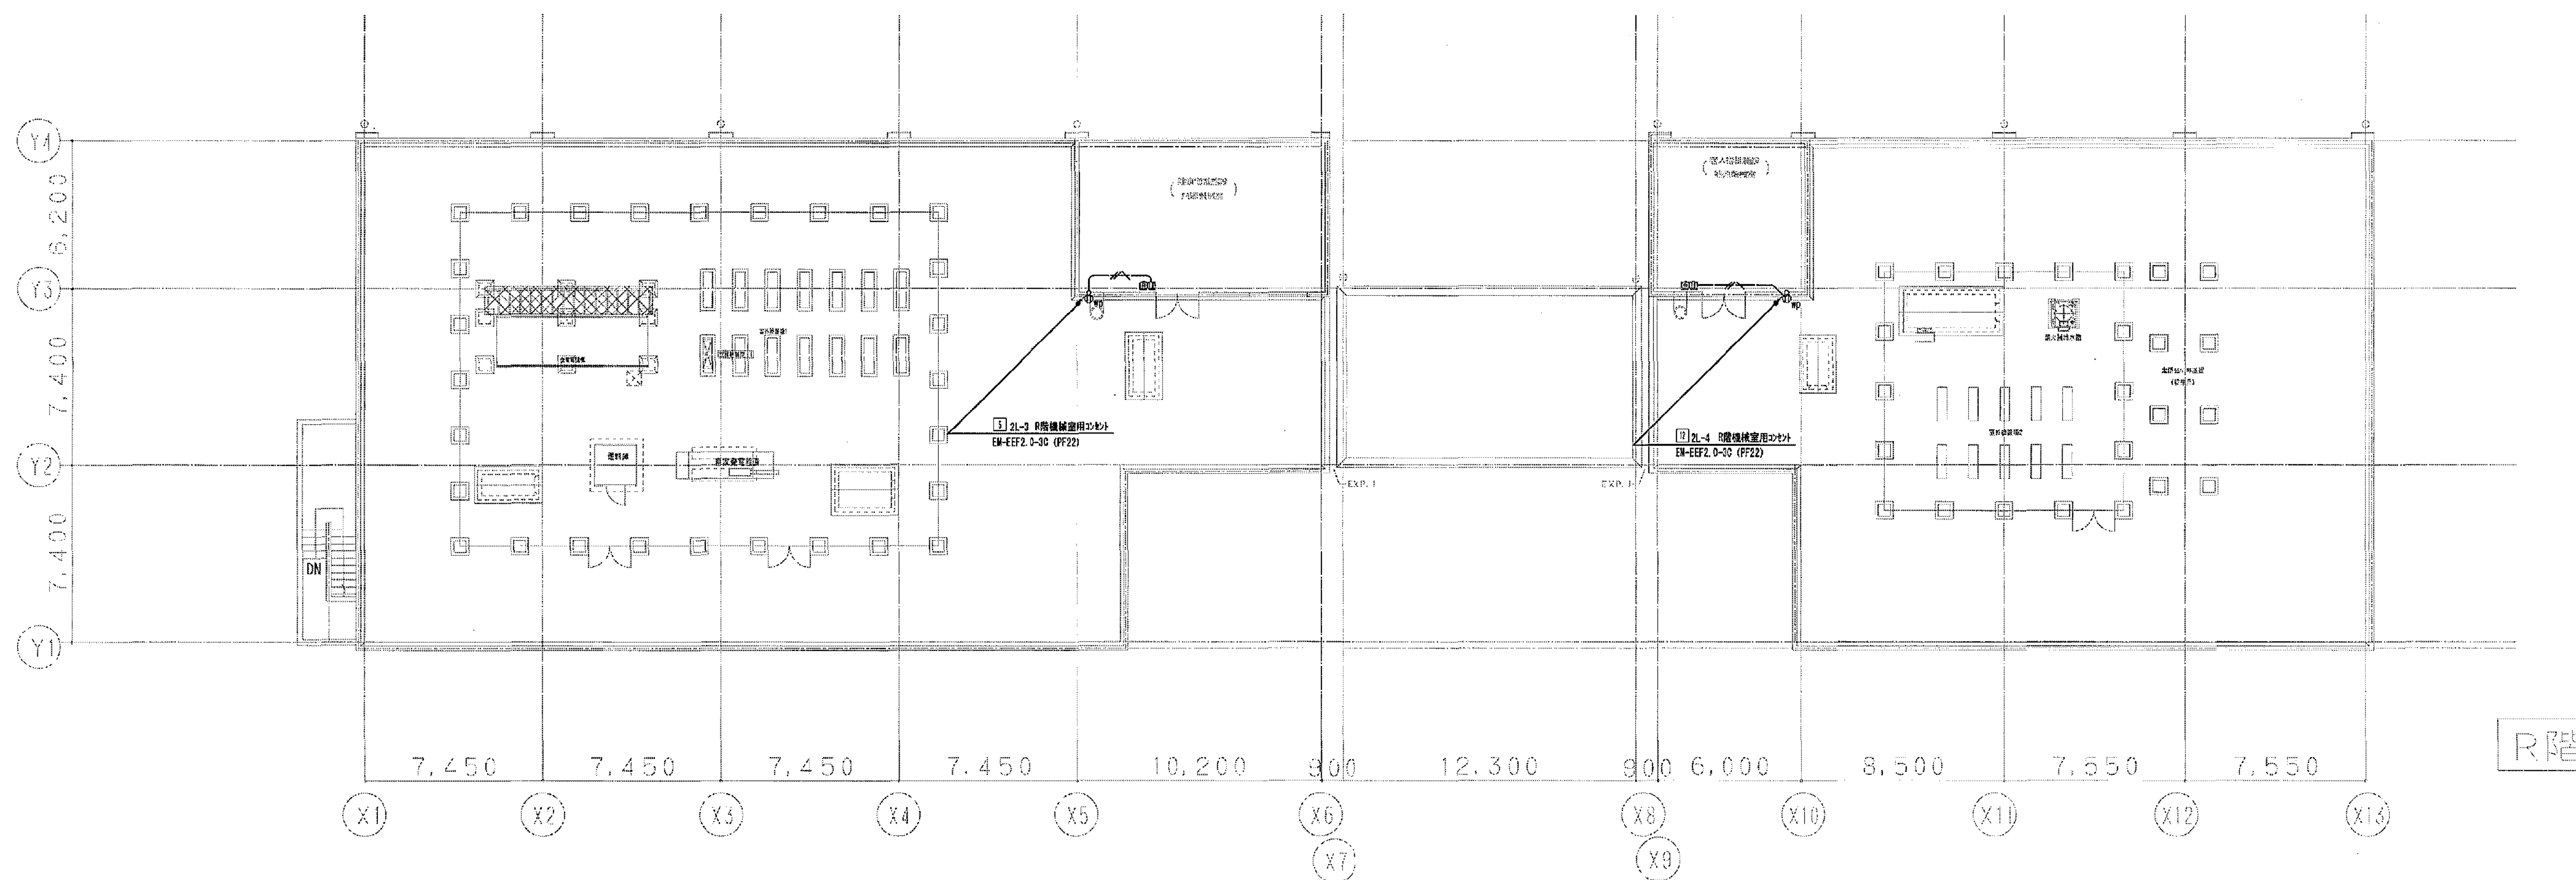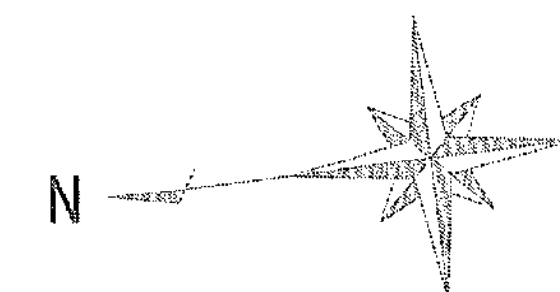


R階

凡例 (特記無きは下記による)		
	EM-EF2, 0-30, 1E (PF22)	1本は接地線とする
	天井・床埋込配管	
	コンセント (2P16A x 2E) 型付	
	コンセント (2P16A x 2E x ET) 防雨型	
	回路番号 [1φ100V] AC回路	


※ 壁引下げ配線は特記無き限り (PF22) にて保護とする

(A3版:表示縮尺の1/2)


工事名	平塚市余熱利用施設新築工事 (電気)		
図面名	コンセント設備 R階平面図	縮尺	1/150
設計年月	2015年3月	製図者	
図面データ通し番号		図面番号	
図面番号	16-563	図面番号	C-33
設計者	豊建築事務所		
平塚市 都市整備部 建築住宅課			

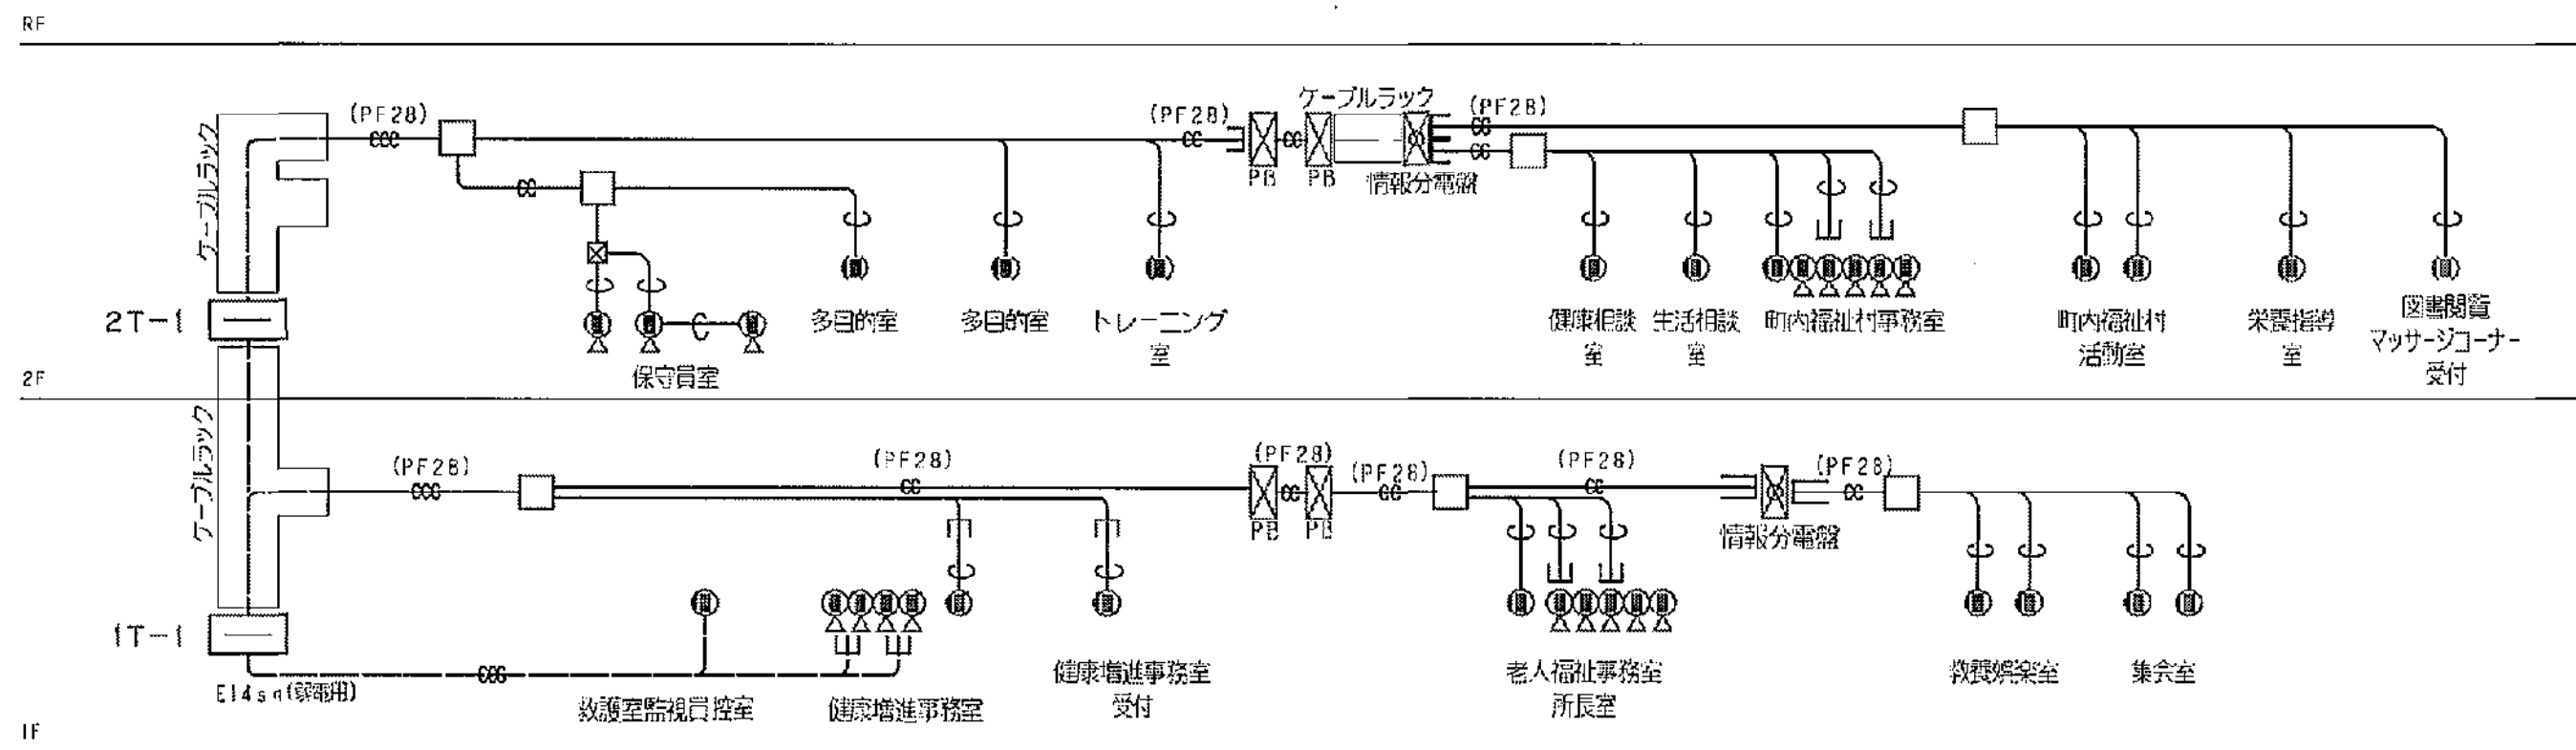


LAN配管設備 系統図 ※ 特記なき配管は(PF22)

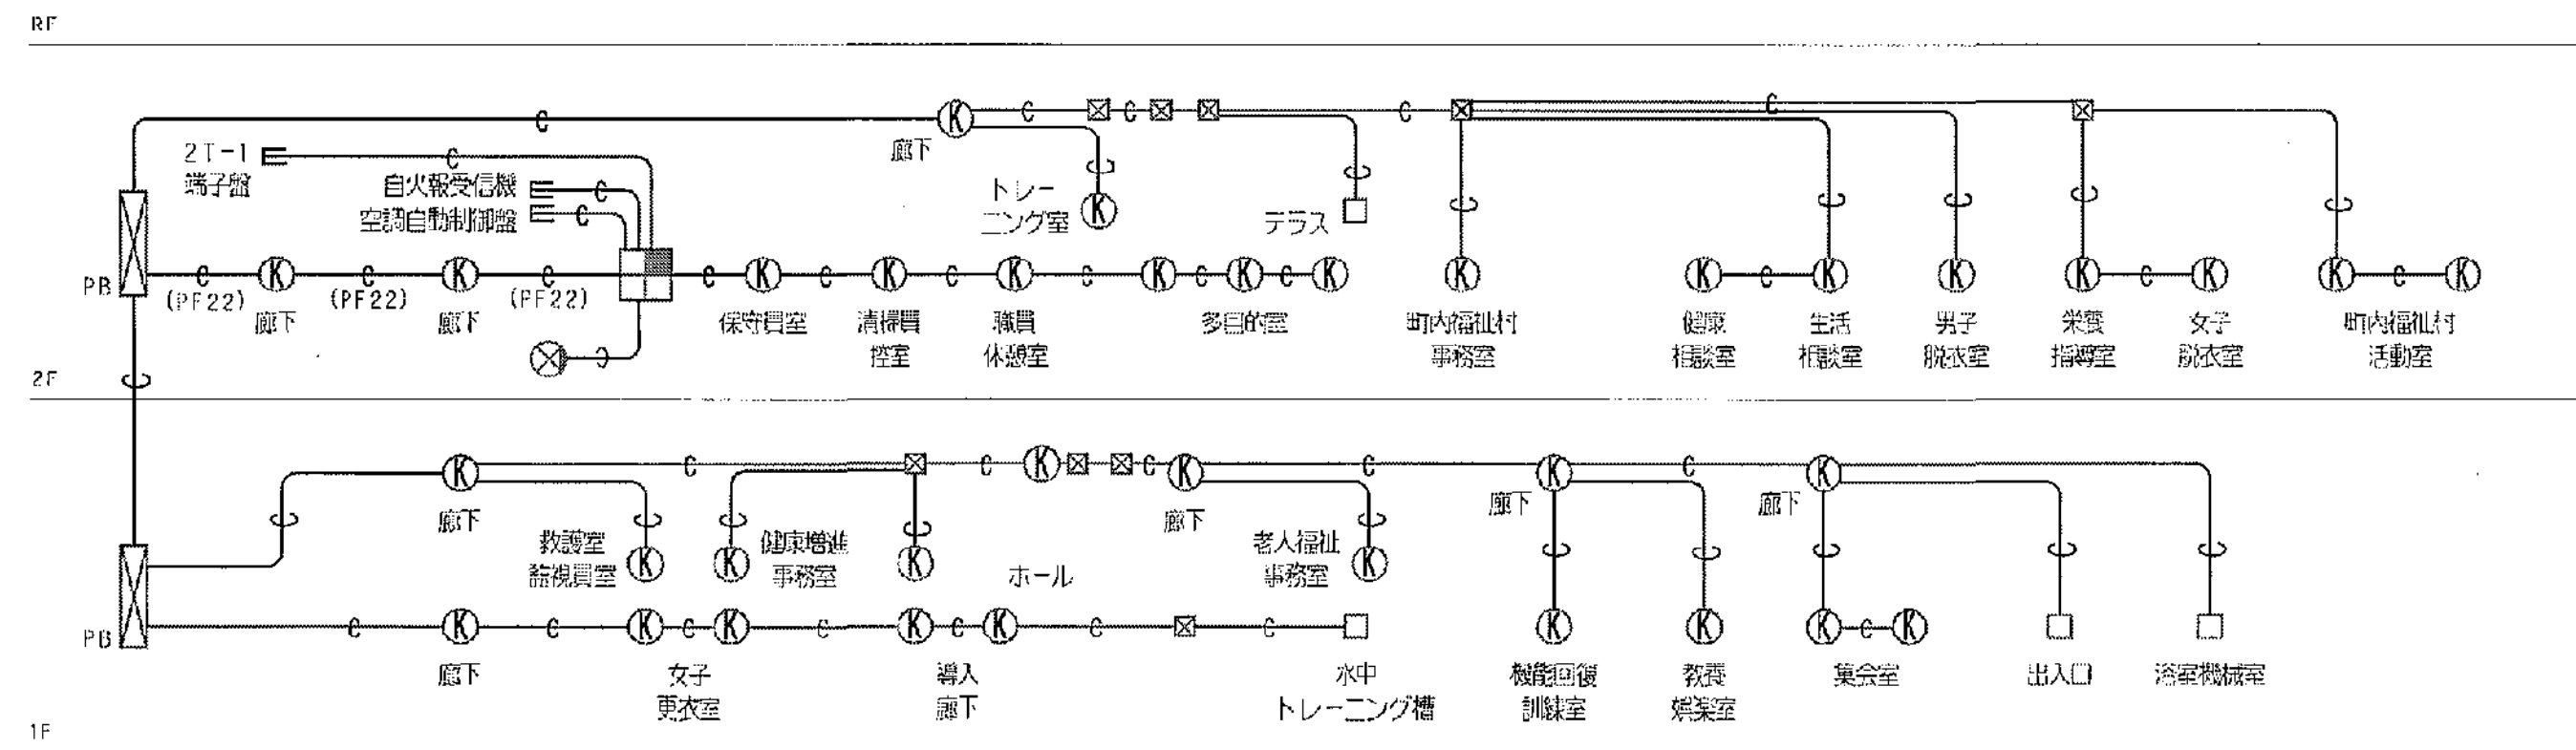


機械警備配管設備 系統図 ※ 特記なき配管は(PF16)

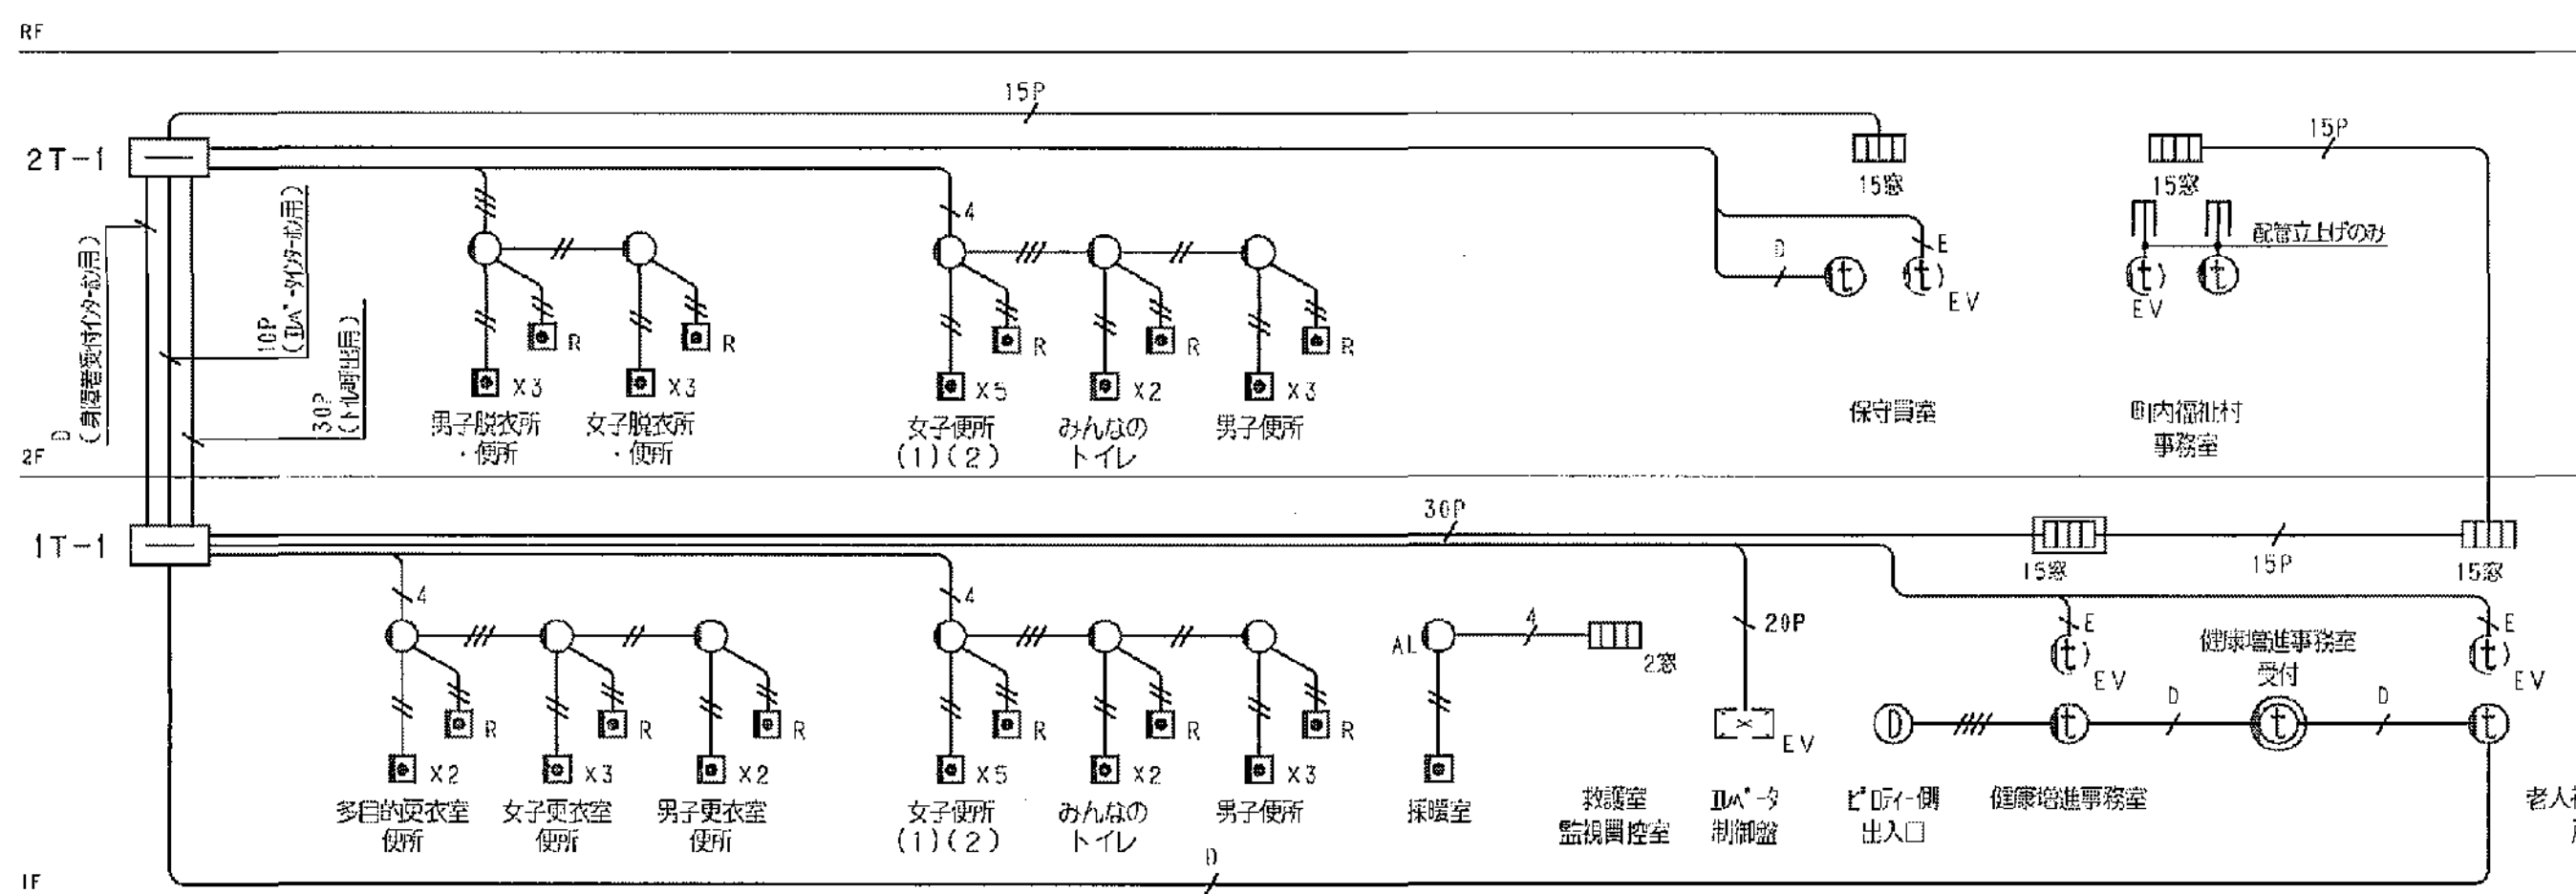

誘導支援(インターホン・トイレ呼出)設備 系統図

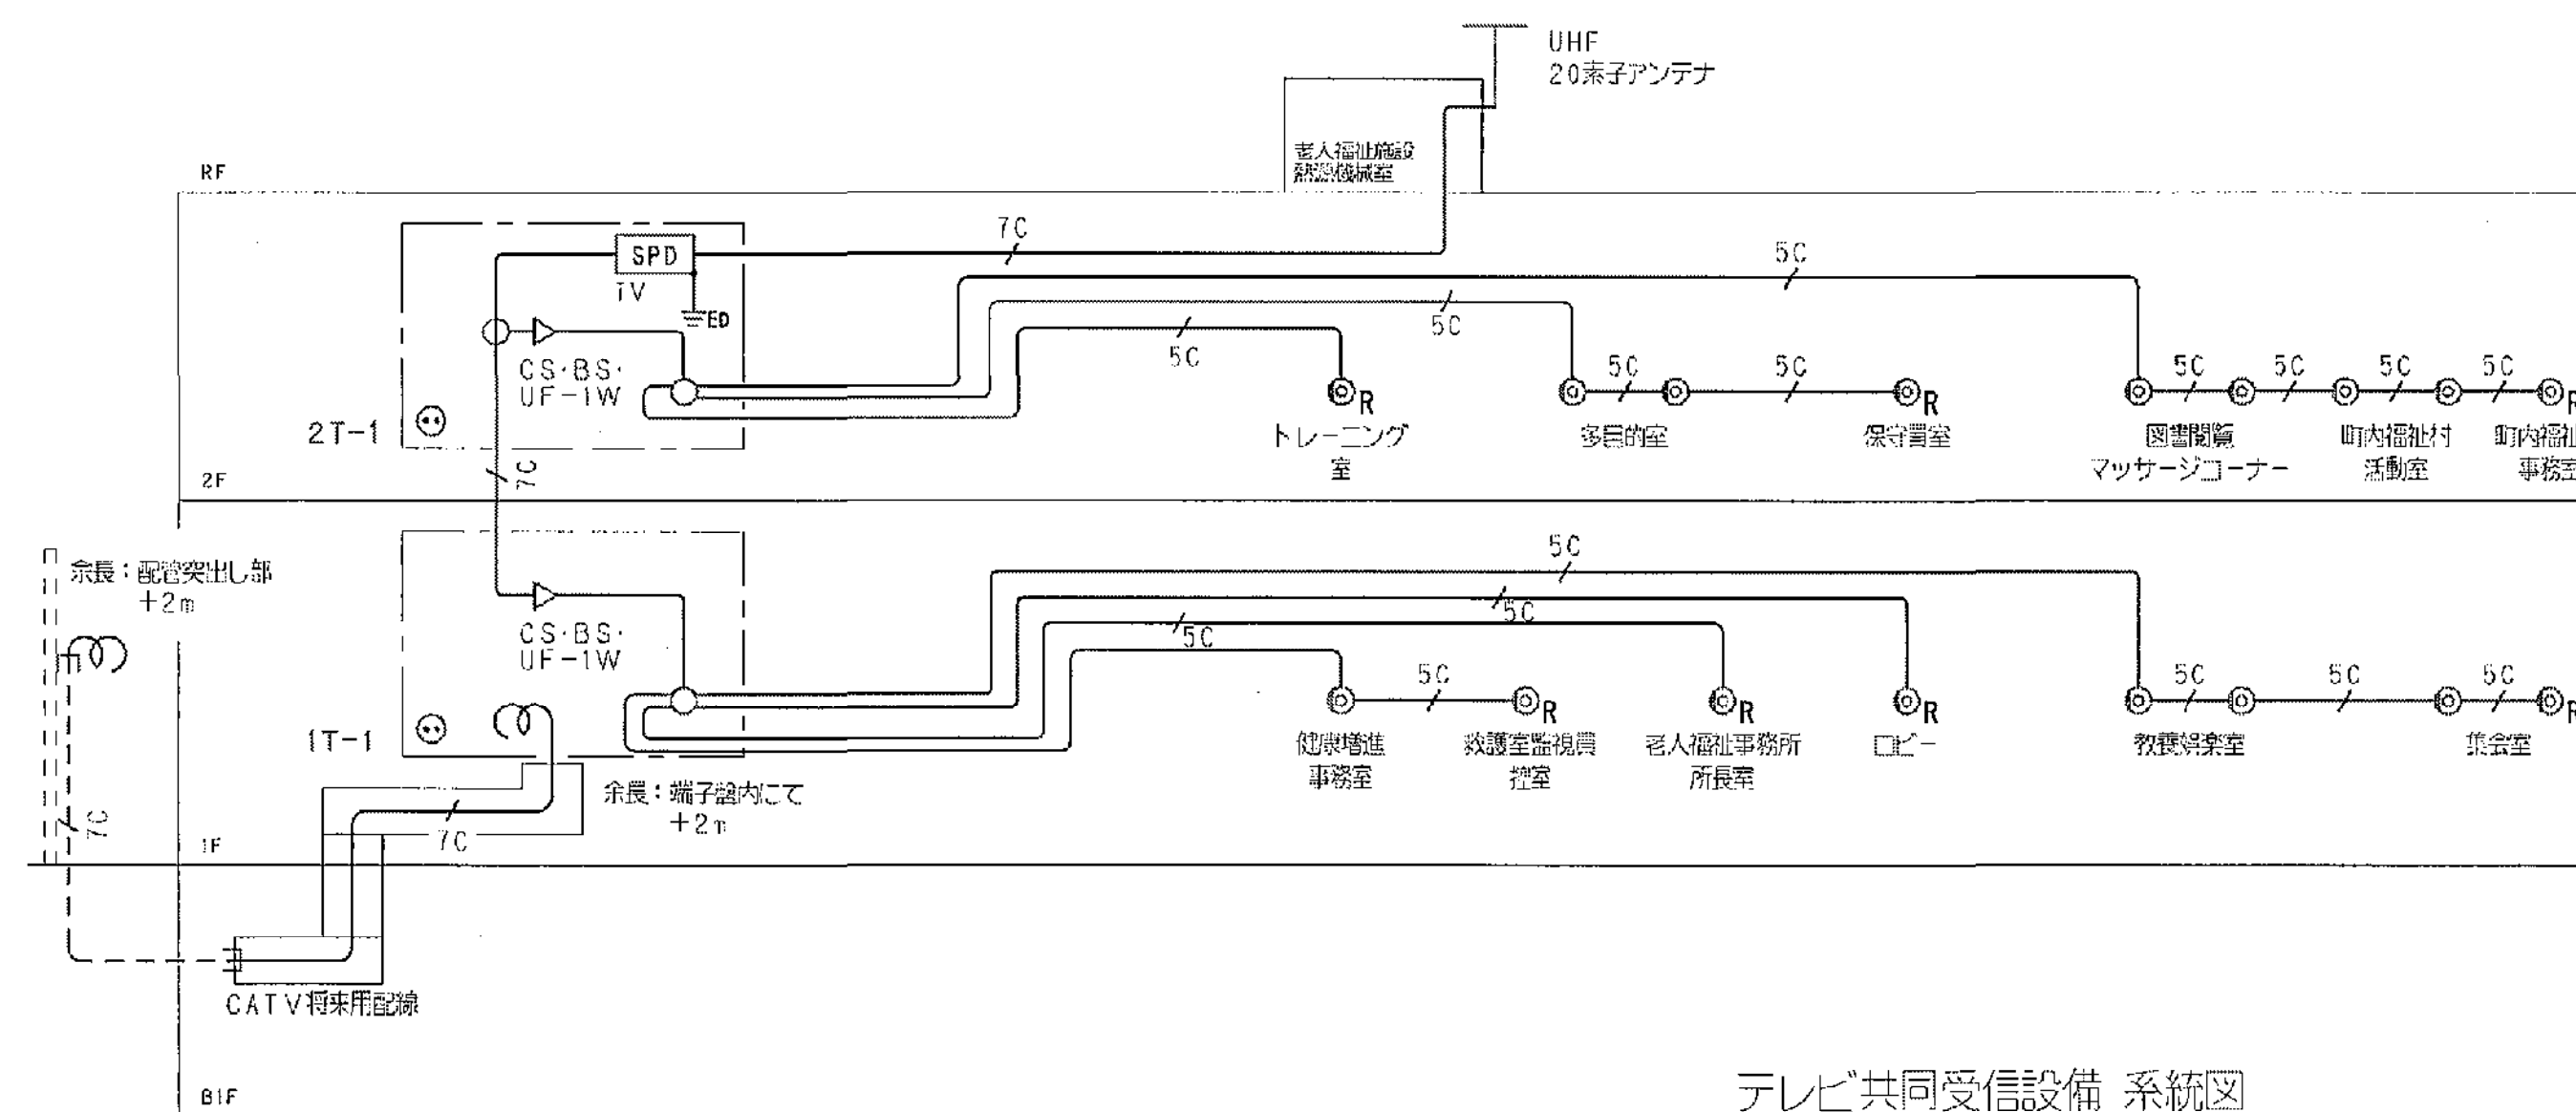

テレビ共同受信設備 系統図

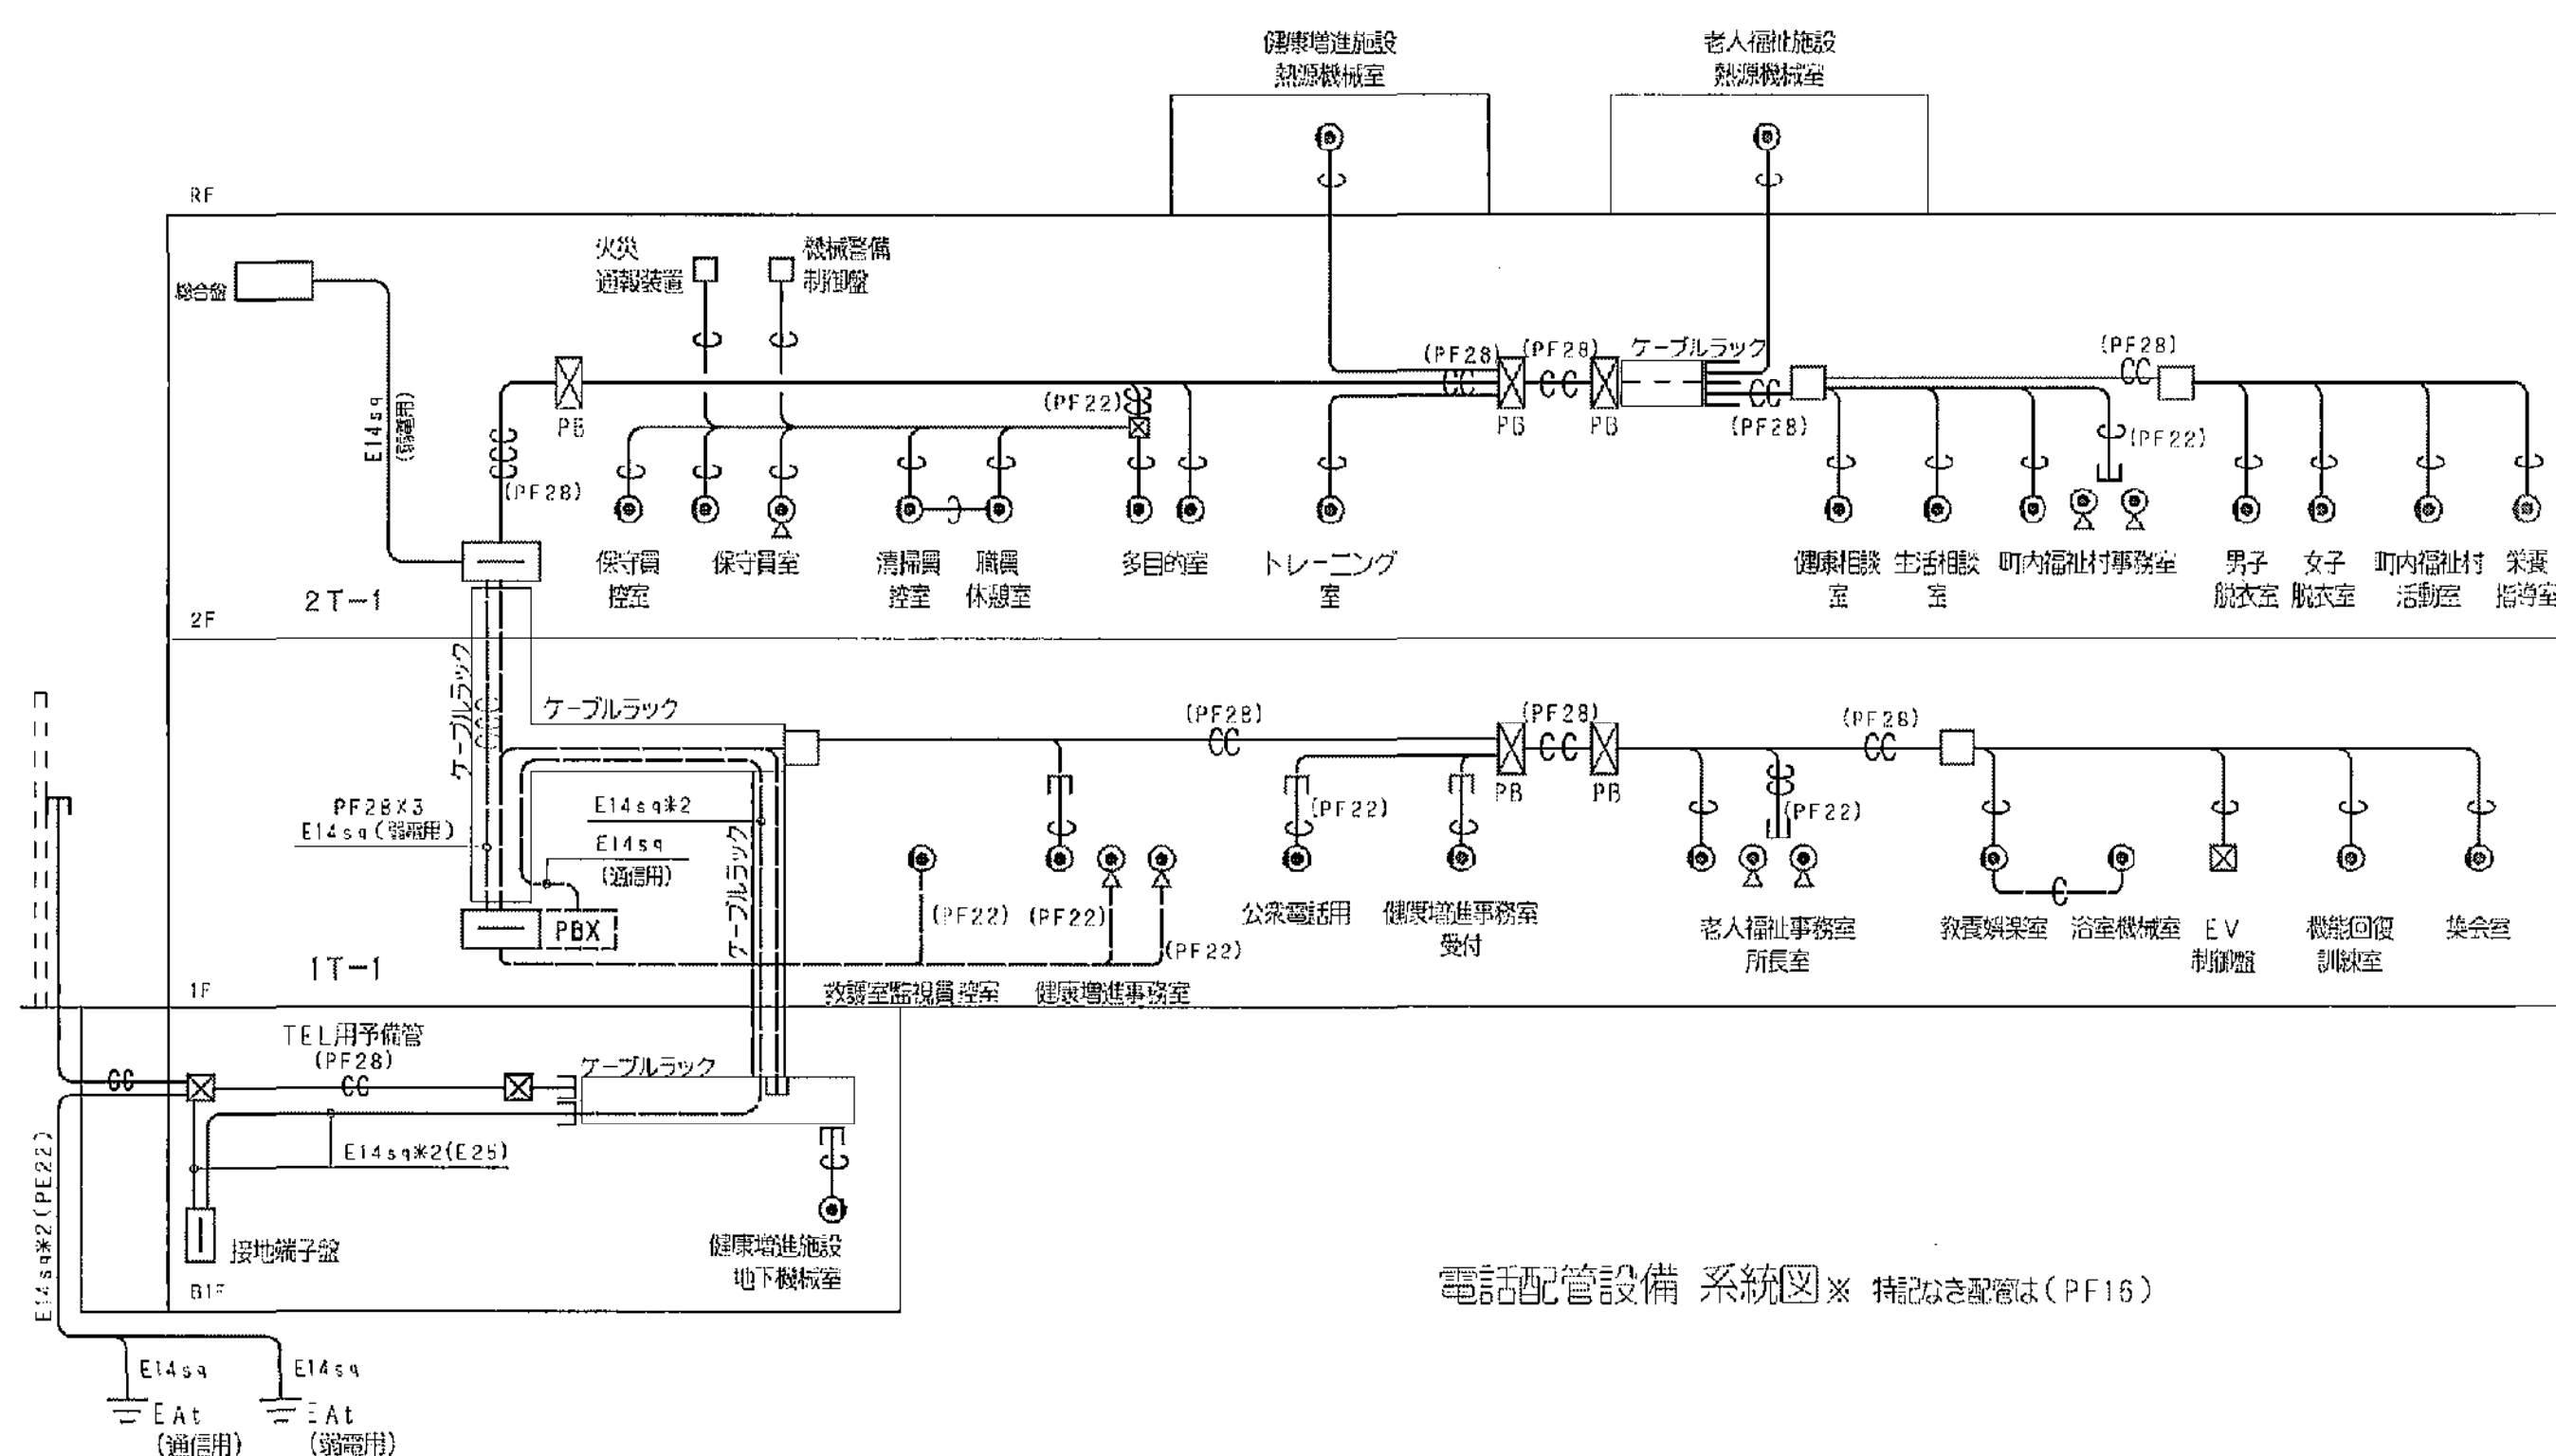

電話配管設備 系統図 ※ 特記なき配管は(PF16)

記号凡例

・LAN配管設備

- … 弱電端子盤 (誘導支援設備設置)
- … 情報分電盤
- … ルーター用情報分電盤 (別添工事)
- … 情報用アウトレット・壁付 (別添工事)
- … 情報用アウトレット・床付 (別添工事)
- … 配管中継材板(400X400)

・誘導支援設備

- … 弱電端子盤 (本工事設置)
- … トイレ等呼出表示器・子機 (機記は機記数を示す)
- … 身障者用インターホン・子機
- … 身障者用インターホン・子機
- … エレベーター用インターホン・子機 (機記は機記数を示す)
- … 身障者用インターホン・子機
- … ブルスイッチ付呼出用押知・壁付
- … 身障者用押知・壁付
- … プザー付廊下灯・壁付
- … 警報ランプ付プザー・壁付

・機械警備配管設備

- … 機械警備設備 (別添工事)
- … PB (本工事)
- … 空回センサー想定位置
- … 原センサー想定位置

・電話配管設備

- … 弱電端子盤 (誘導支援設備設置)
- … PB (本工事)
- … PBX (別添工事)
- … 電話用アウトレット・壁付 (別添工事)
- … 電話用アウトレット・床付 (別添工事)
- … 配管中継材板(400X400)

・テレビ共同受信設備

- … 機器取付用 (本工事設置)
- … 地上デジタル放送受信機用アンテナ
- … 増設器 (機記は機記数を示す)
- … 1分岐器
- … 3分岐器
- … 4分岐器
- … 1端子形テレビ端子・壁付
- … 1端子形テレビ端子・壁付増設用取付金具
- … テレビ共同ケーブル用SPD (添付品)
- … プザー付廊下灯・壁付
- … 警報ランプ付プザー・壁付

・共通項目

1. 各記号・記管の種類及びサイズは、各設備設備(配管)図による。
2. 本工事にて設置する主な設備機器は、各設備設備(配管)図に記載の機器を参考とする。

・弱電盤仕様



- ・1T-1 … B形端子板(美装/メ-1) 20P+20P/---, 保安室20P, 光機器設備メ-1付
【誘導支援・電話用】 B形端子板(美装/メ-1) 150P/---, HUBスペースX2台
【共用用】 B形端子板(美装/メ-1) 60P/---
【テレビ共同受信用】 ※1) SPD X1, 2分岐器 X1, 4分岐器 X1
露出高立形(1,550X1,450X250)
- ・2T-1 … 【誘導支援・電話用】 B形端子板(美装/メ-1) 60P/80P, HUBスペースX2台
【共用用】 B形端子板(美装/メ-1) 80P/---
【テレビ共同受信用】 ※1) SPD X1, 2分岐器 X1, 4分岐器 X1
露出高立形(1,600X1,600X250)

※1) … テレビ共同受信用収容機器は、現場にて取付とする。

工事名	平塚市余熱利用施設新築工事 (電気)	縮尺	NON	設計年月	2015年3月
図面名	弱電設備系統図	縮尺	1/100	図面番号	16-564
承認		承認者	豊建築事務所	図面番号	C-34
設計者	豊建築事務所	設計者	豊建築事務所	設計者	豊建築事務所
監理者	豊建築事務所	監理者	豊建築事務所	監理者	豊建築事務所
施工者	豊建築事務所	施工者	豊建築事務所	施工者	豊建築事務所

インターホン・トイレ呼出設備 参照機器表図

15 窓用呼出表示器	16 呼出ボタン (引きひも付)	17 プザー付廊下灯	18 復旧ボタン	19 親機 (3・5 形)	20 増設親機	21 身障者受付用 玄関子機
電源電圧 AC100V 50/60Hz (内蔵電源DC12V) 形 状 窓用呼出表示器 材 質 樹脂・ガラス・ステンレス 寸 法 幅 150mm 高さ 120mm (取付金具含む) 重 量 約 1.5kg 取付方法 壁・天井・床面にネジで取付	電源電圧 AC100V 50/60Hz 形 状 引きひも付呼出ボタン 材 質 樹脂・ガラス・ステンレス 寸 法 幅 70mm 高さ 120mm (取付金具含む) 重 量 約 0.5kg 取付方法 壁・天井・床面にネジで取付	電源電圧 AC100V 50/60Hz 形 状 プザー付廊下灯 材 質 樹脂・ガラス・ステンレス 寸 法 幅 70mm 高さ 120mm (取付金具含む) 重 量 約 0.5kg 取付方法 壁・天井・床面にネジで取付	電源電圧 AC100V 50/60Hz 形 状 復旧ボタン 材 質 樹脂・ガラス・ステンレス 寸 法 幅 70mm 高さ 120mm (取付金具含む) 重 量 約 0.5kg 取付方法 壁・天井・床面にネジで取付	電源電圧 AC100V 50/60Hz 形 状 親機 (3・5 形) 材 質 樹脂・ガラス・ステンレス 寸 法 幅 110mm 高さ 210mm (取付金具含む) 重 量 約 1.5kg 取付方法 壁・天井・床面にネジで取付	電源電圧 AC100V 50/60Hz 形 状 増設親機 材 質 樹脂・ガラス・ステンレス 寸 法 幅 110mm 高さ 210mm (取付金具含む) 重 量 約 1.5kg 取付方法 壁・天井・床面にネジで取付	電源電圧 AC100V 50/60Hz 形 状 身障者受付用 玄関子機 材 質 樹脂・ガラス・ステンレス 寸 法 幅 198mm 高さ 148mm (取付金具含む) 重 量 約 1.5kg 取付方法 壁・天井・床面にネジで取付

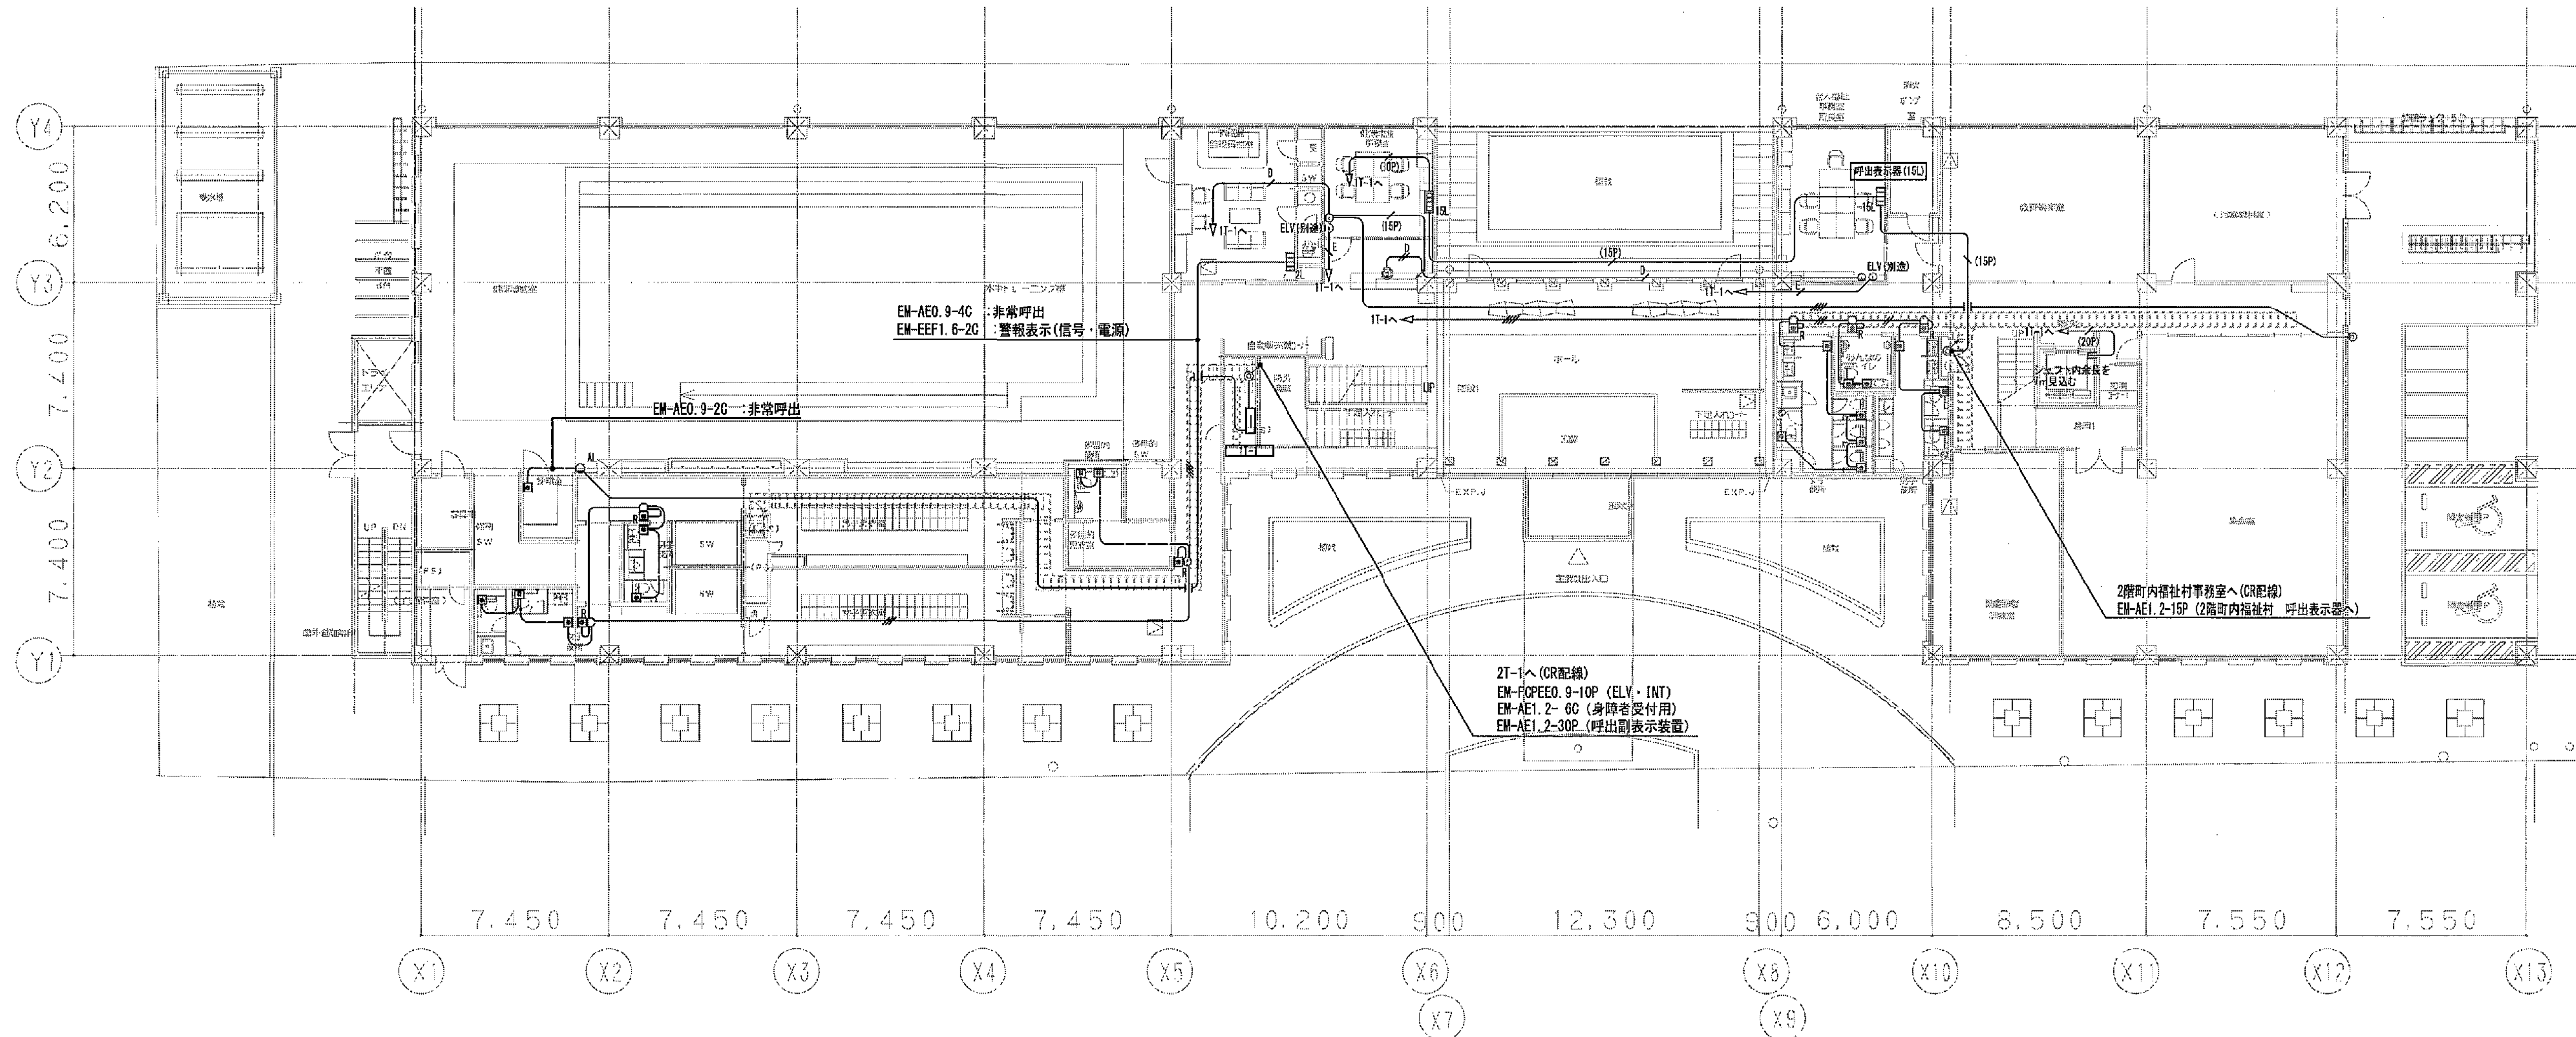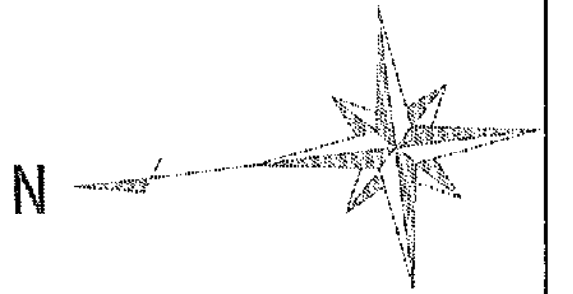


採暖室非常呼出 機器表図

2 窓用呼出表示器	22 警報ランプ付プザー	23 呼出ボタン (引きひも付)
電源電圧 AC100V 50/60Hz 形 状 窓用呼出表示器 材 質 樹脂・ガラス・ステンレス 寸 法 幅 116mm 高さ 120mm (取付金具含む) 重 量 約 1.5kg 取付方法 壁・天井・床面にネジで取付	電源電圧 AC100V 50/60Hz 形 状 警報ランプ付プザー 材 質 樹脂・ガラス・ステンレス 寸 法 幅 84.5mm 高さ 100mm (取付金具含む) 重 量 約 0.5kg 取付方法 壁・天井・床面にネジで取付	電源電圧 AC100V 50/60Hz 形 状 呼出ボタン (引きひも付) 材 質 樹脂・ガラス・ステンレス 寸 法 幅 70mm 高さ 120mm (取付金具含む) 重 量 約 0.5kg 取付方法 壁・天井・床面にネジで取付




EM-AE1.2-2C (PF16)	トイレ呼出設備
EM-AE1.2-3C (PF16)	トイレ呼出設備
EM-AE1.2-4C (PF16)	トイレ呼出設備
EM-AE1.2-6C (PF16)	トイレ呼出設備
EM-AE1.2-10P (PF28)	トイレ呼出設備
EM-AE1.2-15P (PF28)	トイレ呼出設備
EM-AE1.2-30P (PF28)	トイレ呼出設備
EM-AE1.2-6C (PF16)	身障者用 INT 設備
EM-AE1.2-4C (PF16)	身障者用 INT 設備
EM-FOPE0.9-3P (PF22)	ELV・INT 設備
EM-FOPE0.9-20P (PF28)	ELV・INT 設備
天井・床面配管・配線	
露出配管	
天井・床面配管	
地中埋設配管	
15 窓用呼出表示器	
22 警報ランプ付プザー	
呼出ボタン (引きひも付)	
復旧ボタン	
プザー付廊下灯	
身障者受付用 玄関子機	

工事名	平塚市余熱利用施設新築工事 (電気)	縮 尺	1/150	設計年月	2015年3月
図面名	誘導支援設備 (インターホン・呼出装置) 1 階平面図	製 図 者	YUTAKA ARCHITECTS	図面データ番号	16-565
図 面 番 号	C-35	図 面 尺 寸	16-565	図 面 尺 寸	C-35
図 面 尺 寸	16-565	図 面 尺 寸	C-35	図 面 尺 寸	C-35
図 面 尺 寸	16-565	図 面 尺 寸	C-35	図 面 尺 寸	C-35

 (A3版:表示縮尺の1/2)



平塚市 都市整備部 建築住宅課

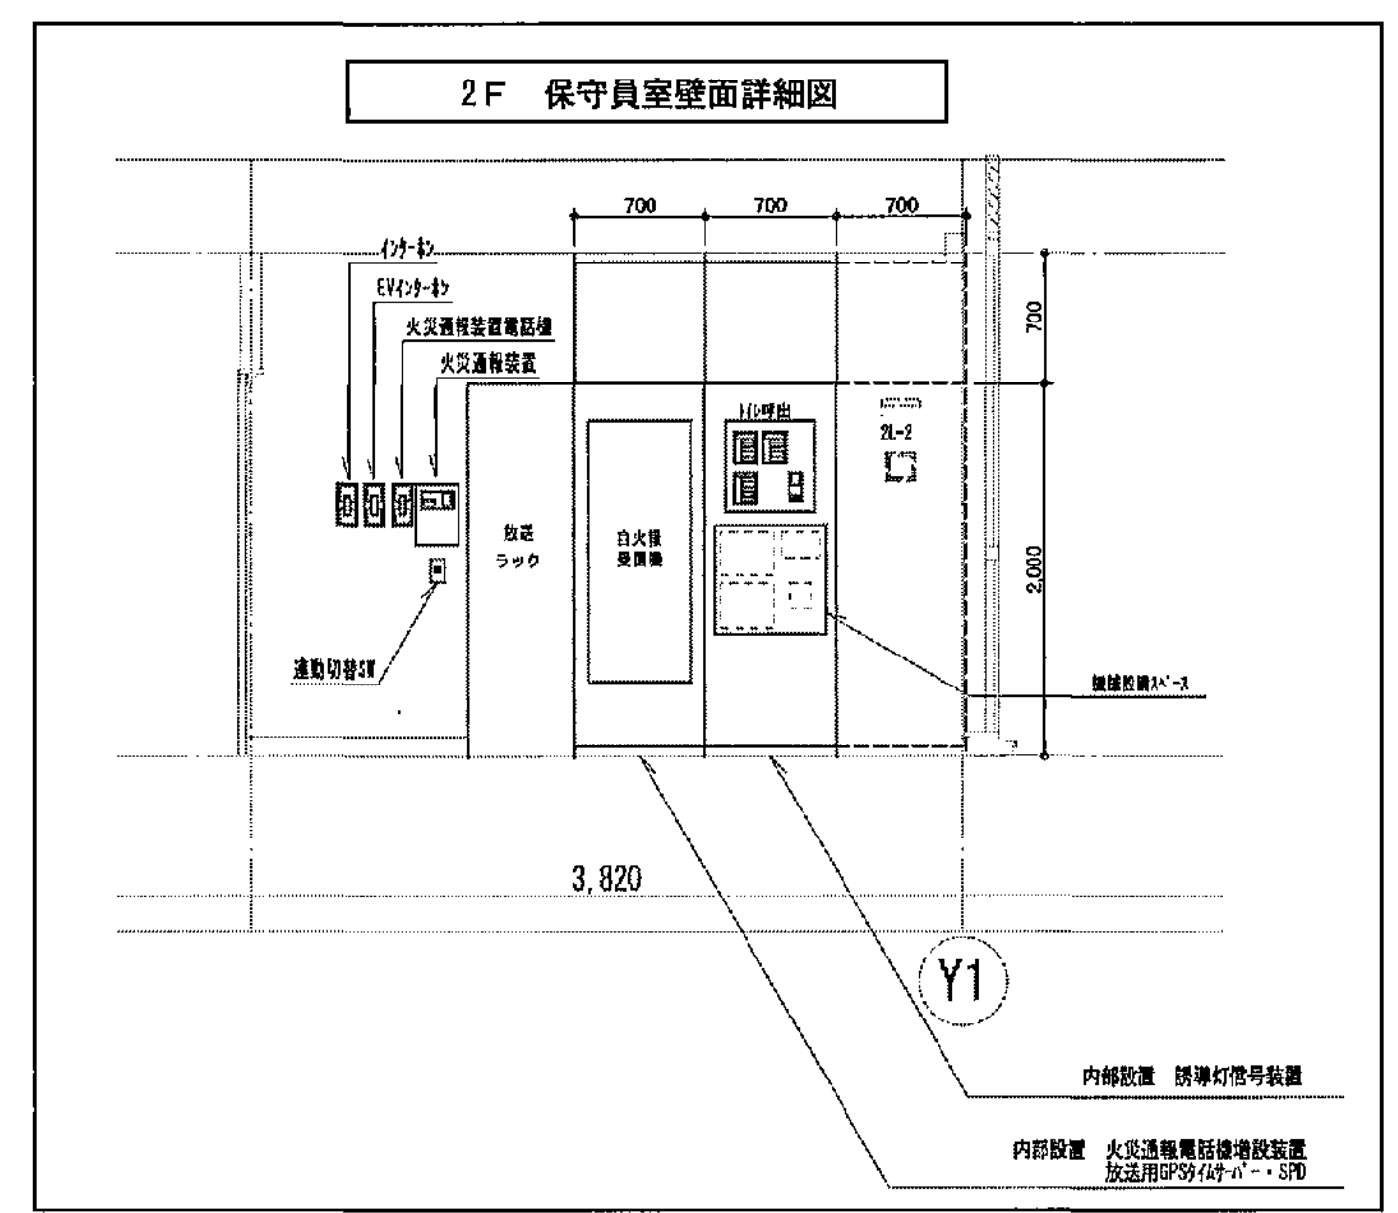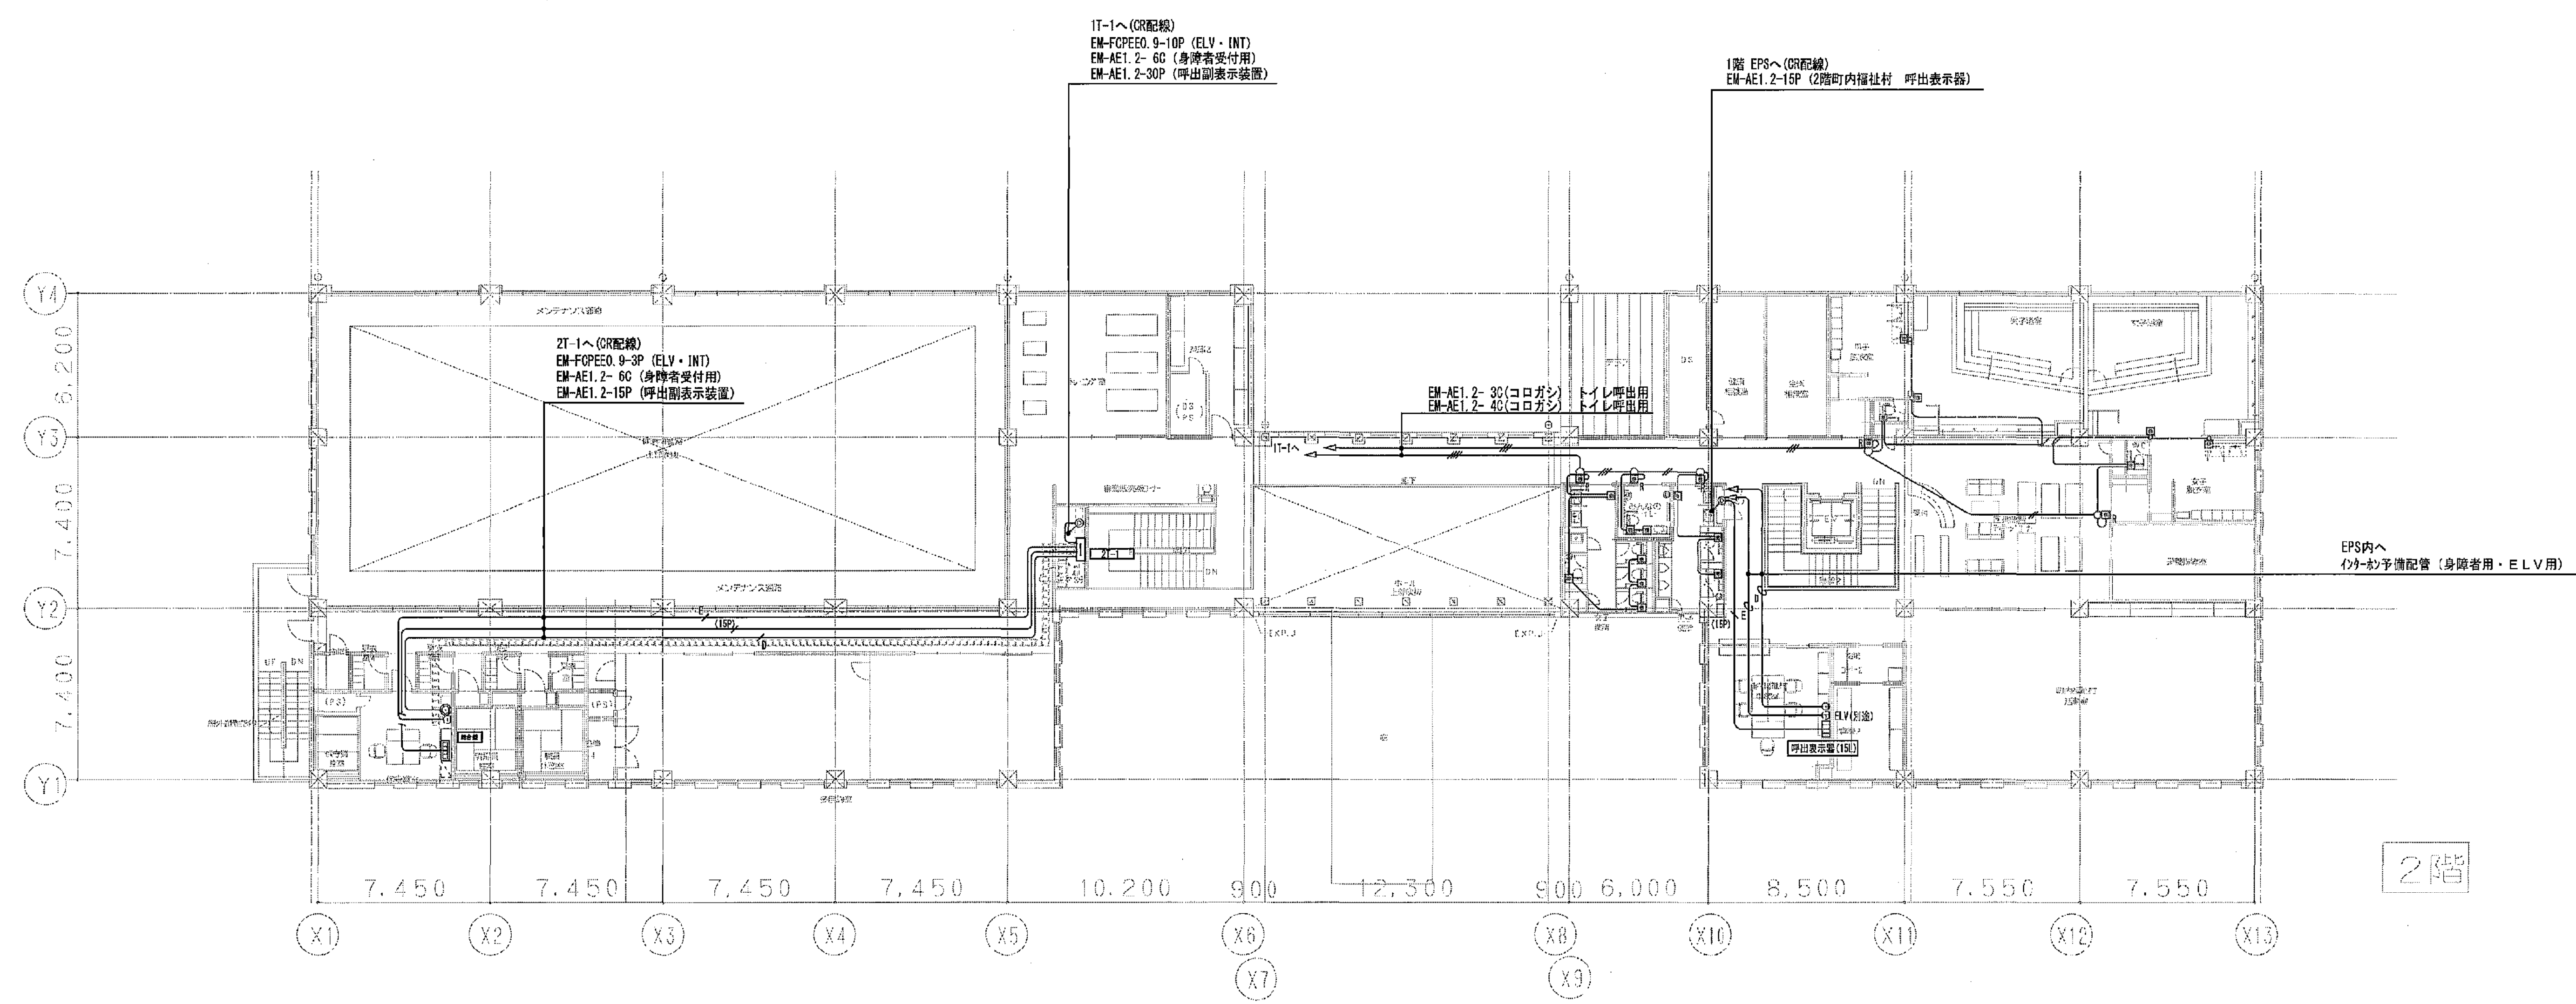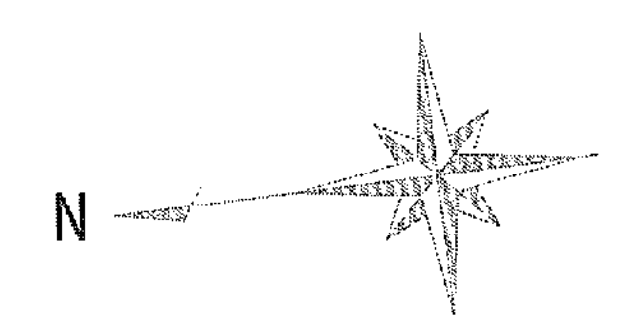

凡例 (特記無きは下記による)

EM-AE1.2-20 (PF15)	トイレ呼出設備
EM-AE1.2-30 (PF16)	トイレ呼出設備
EM-AE1.2-40 (PF15)	トイレ呼出設備
EM-AE1.2-50 (PF16)	トイレ呼出設備
EM-AE1.2-10P (PF28)	トイレ呼出設備
EM-AE1.2-15P (PF28)	トイレ呼出設備
EM-AE1.2-30P (PF28)	トイレ呼出設備
EM-AE1.2-50 (PF16)	身障者用TAT設備
EM-AE1.2-40 (PF16)	身障者用TAT設備
EM-FCPEO.9-3P (PF22)	ELV・INT設備
EM-FCPEO.9-20P (PF26)	ELV・INT設備
天井埋込配管・配線	
露出配管	
天井・床埋込配管	
地中埋込配管	
15音用呼出表示機	
身障者用インターホン機・手機	
呼出ボタン (引きも付)	
復旧ボタン	
プザー付露下灯	
身障者受付用 玄関子機	



工事名 平塚市余熱利用施設新築工事 (電気)

図面名 設備支援設備 (内・外・呼出設備) 2階平面図 縮尺 1/150 設計年月 2015年3月

課長 担当長 担当者 合 機 製図者 図面データ渡し番号 図面番号

16-566 C-36

豊建築事務所 YUKI ARCHITECTS 平塚市 都市整備部 建築住宅課

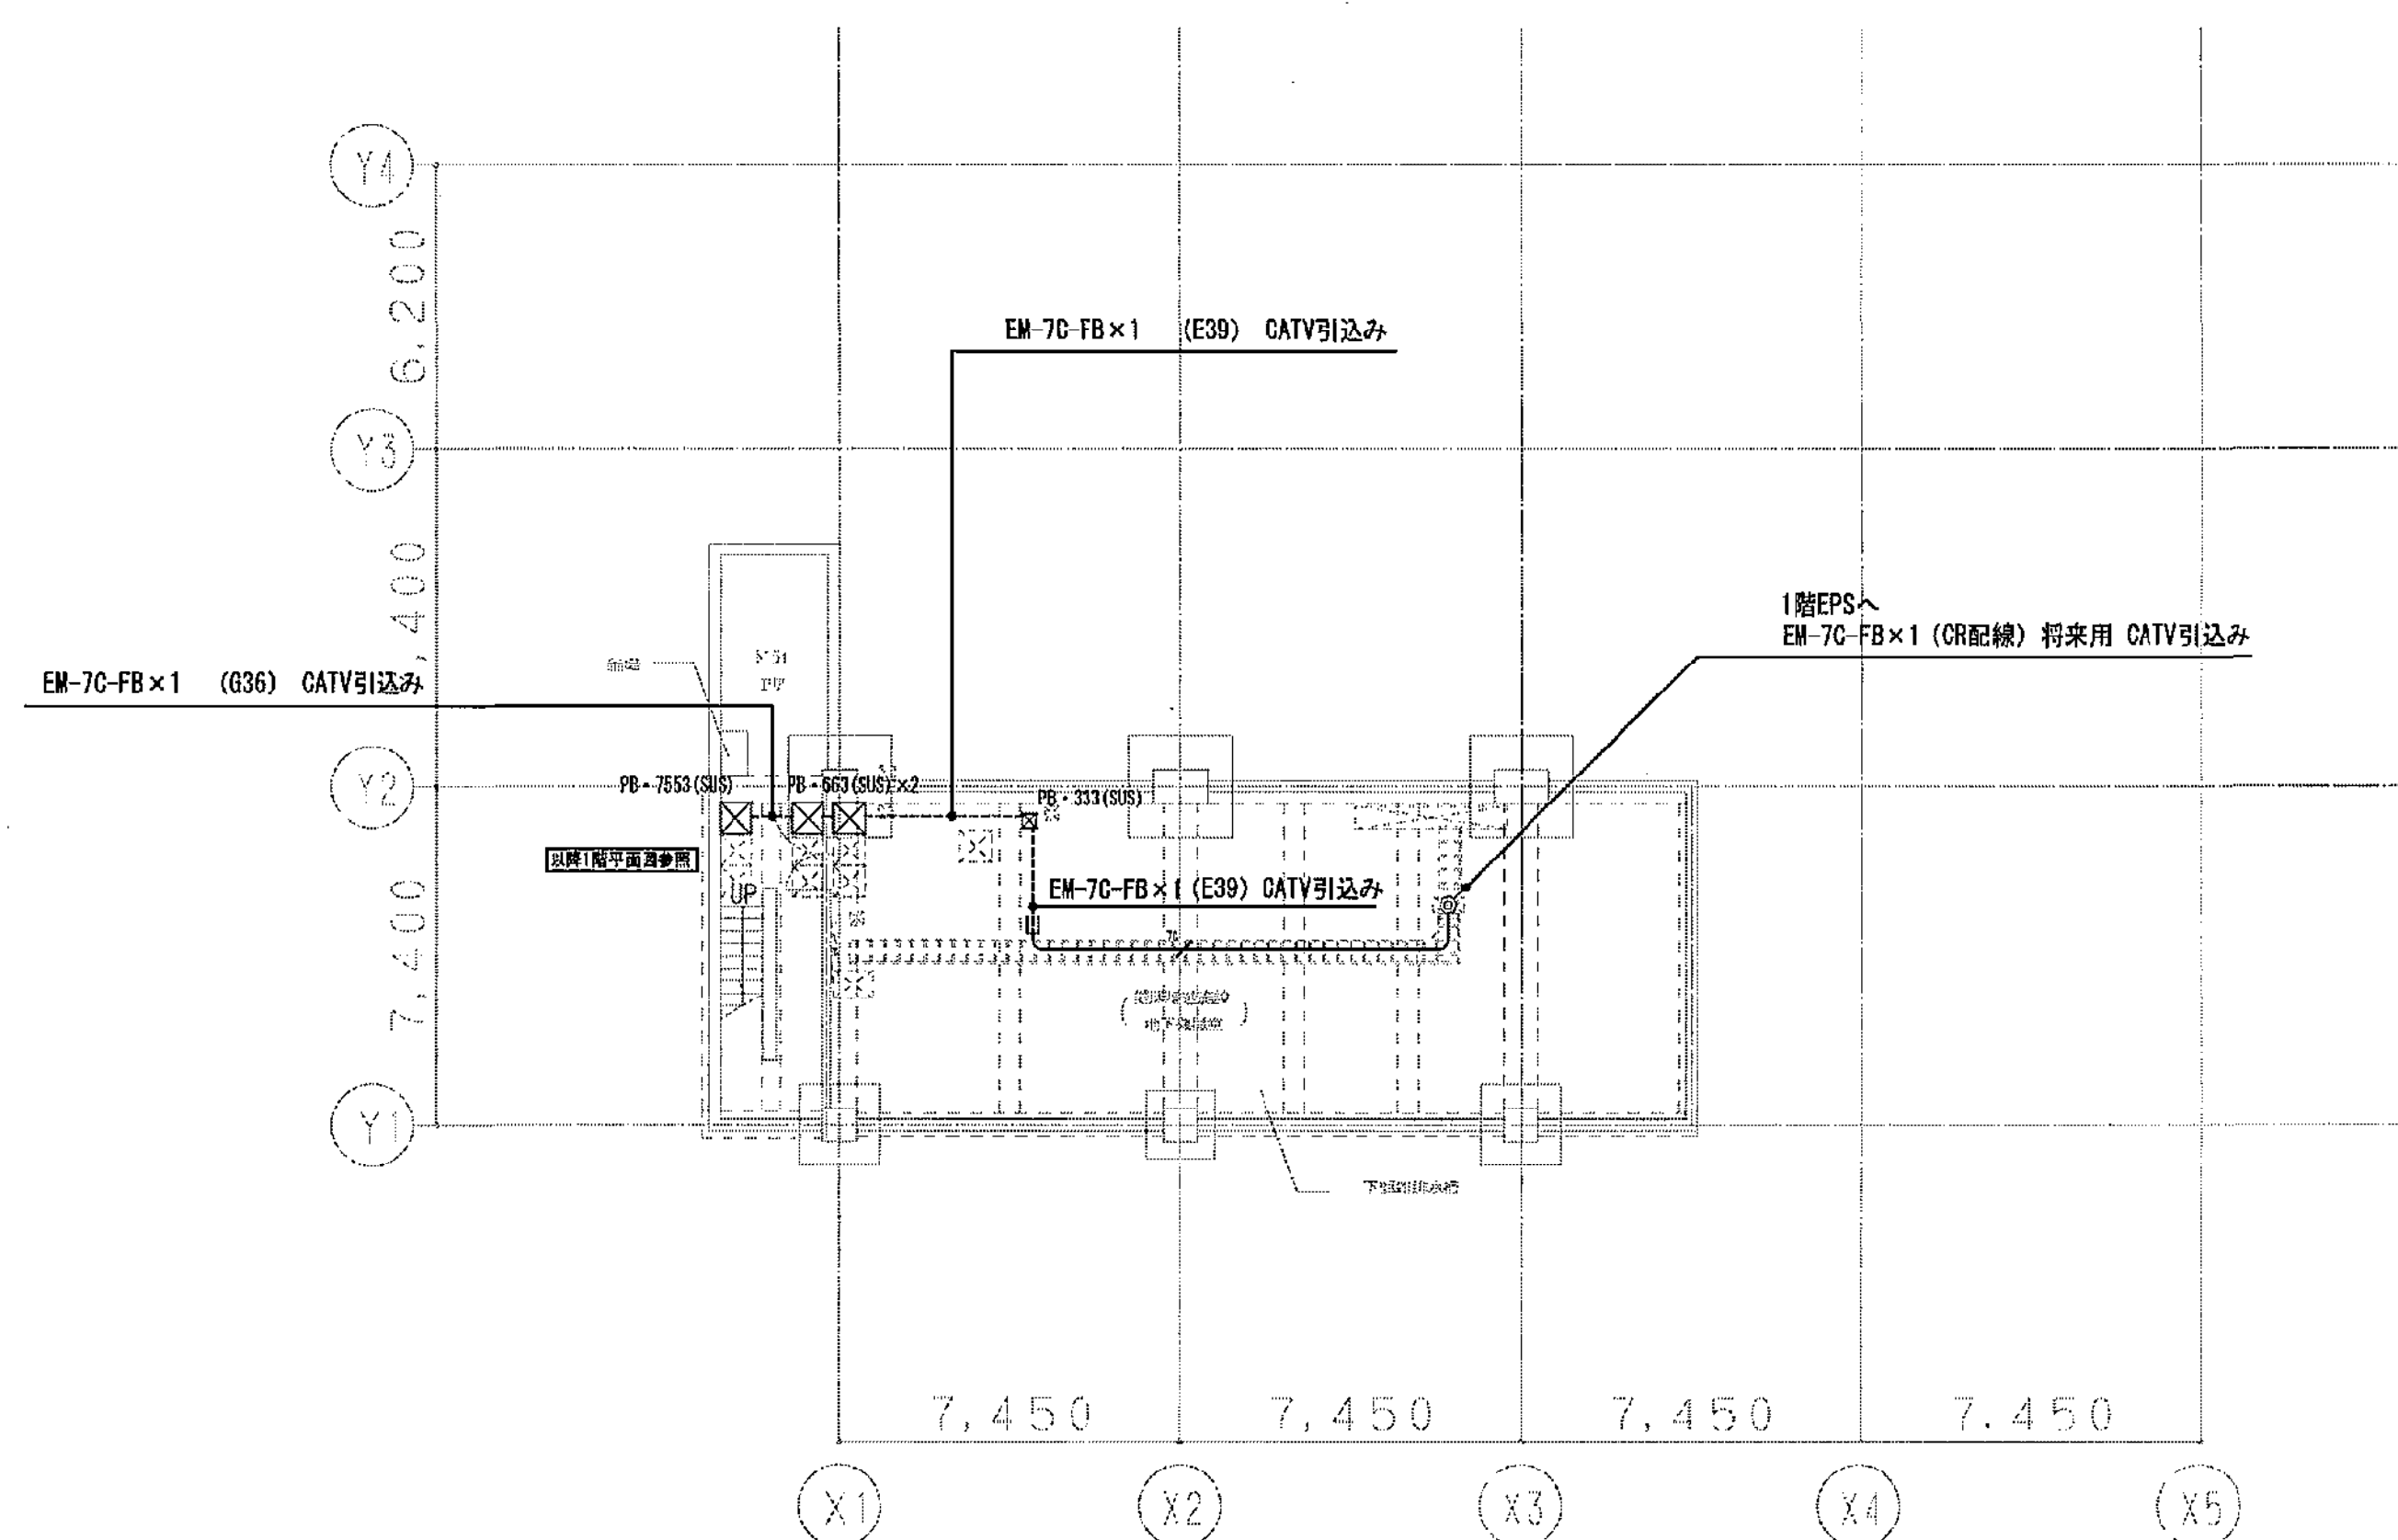
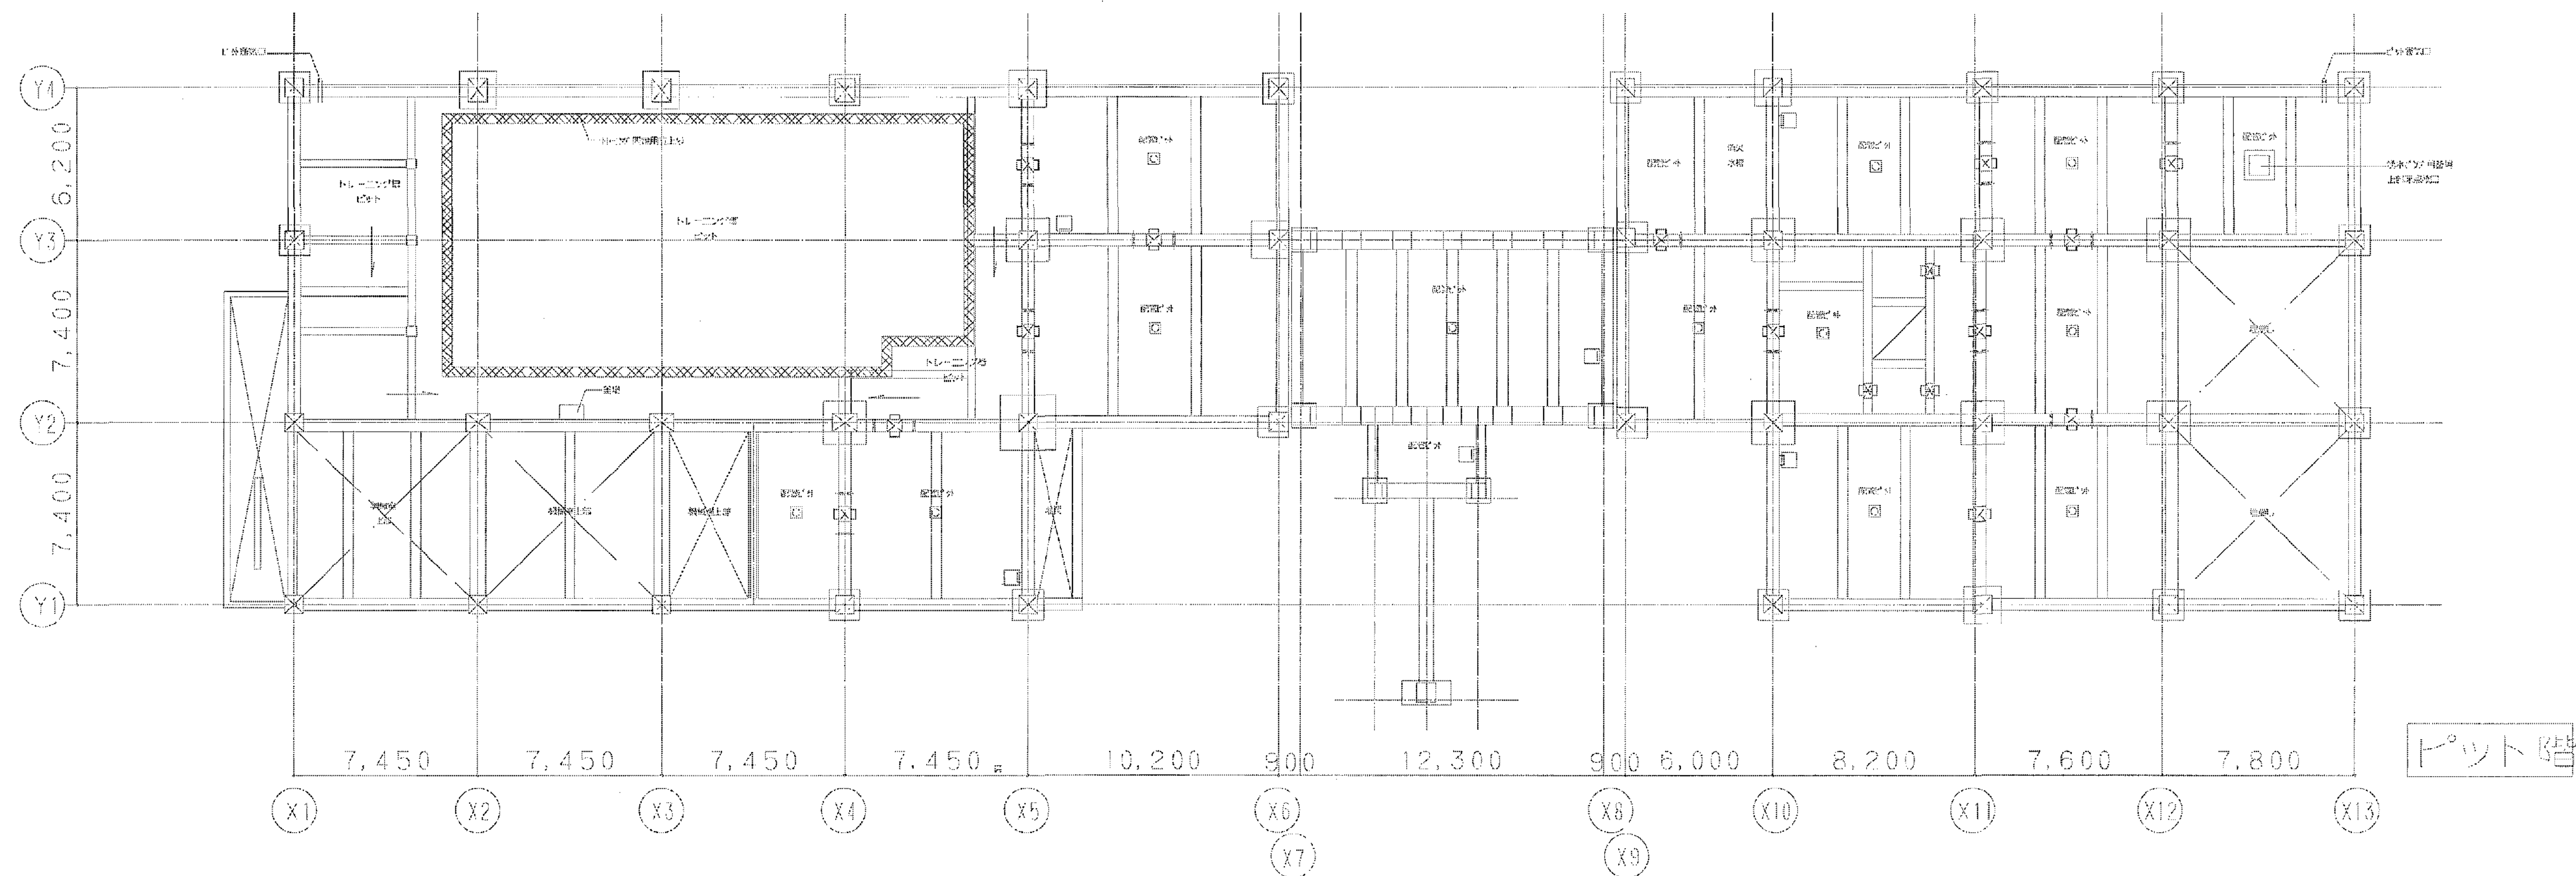


凡例 (特記無き配管配線は下図による)


FC	FM-70-FB×1
トア	トア
露出配管	露出配管
ブルボックス (300×300×300) SUS防永型	ブルボックス (300×300×300) SUS防永型
ブルボックス (600×600×300) SUS防永型	ブルボックス (600×600×300) SUS防永型
ブルボックス (750×500×300) SUS防永型	ブルボックス (750×500×300) SUS防永型

(A3版:表示縮尺の1/2)

工事名	平塚市余熱利用施設新築工事 (電気)	縮尺	1/150	設計年月	2015年3月
図面名	テレビ共同受信設備 地階、ビット階平面図	製図者	YUTAKA ARCHITECTS	図面データ通し番号	16-567
承認		図面番号		図面番号	C-37
設計	豊建築事務所	平塚市 都市整備部 建築住宅課			

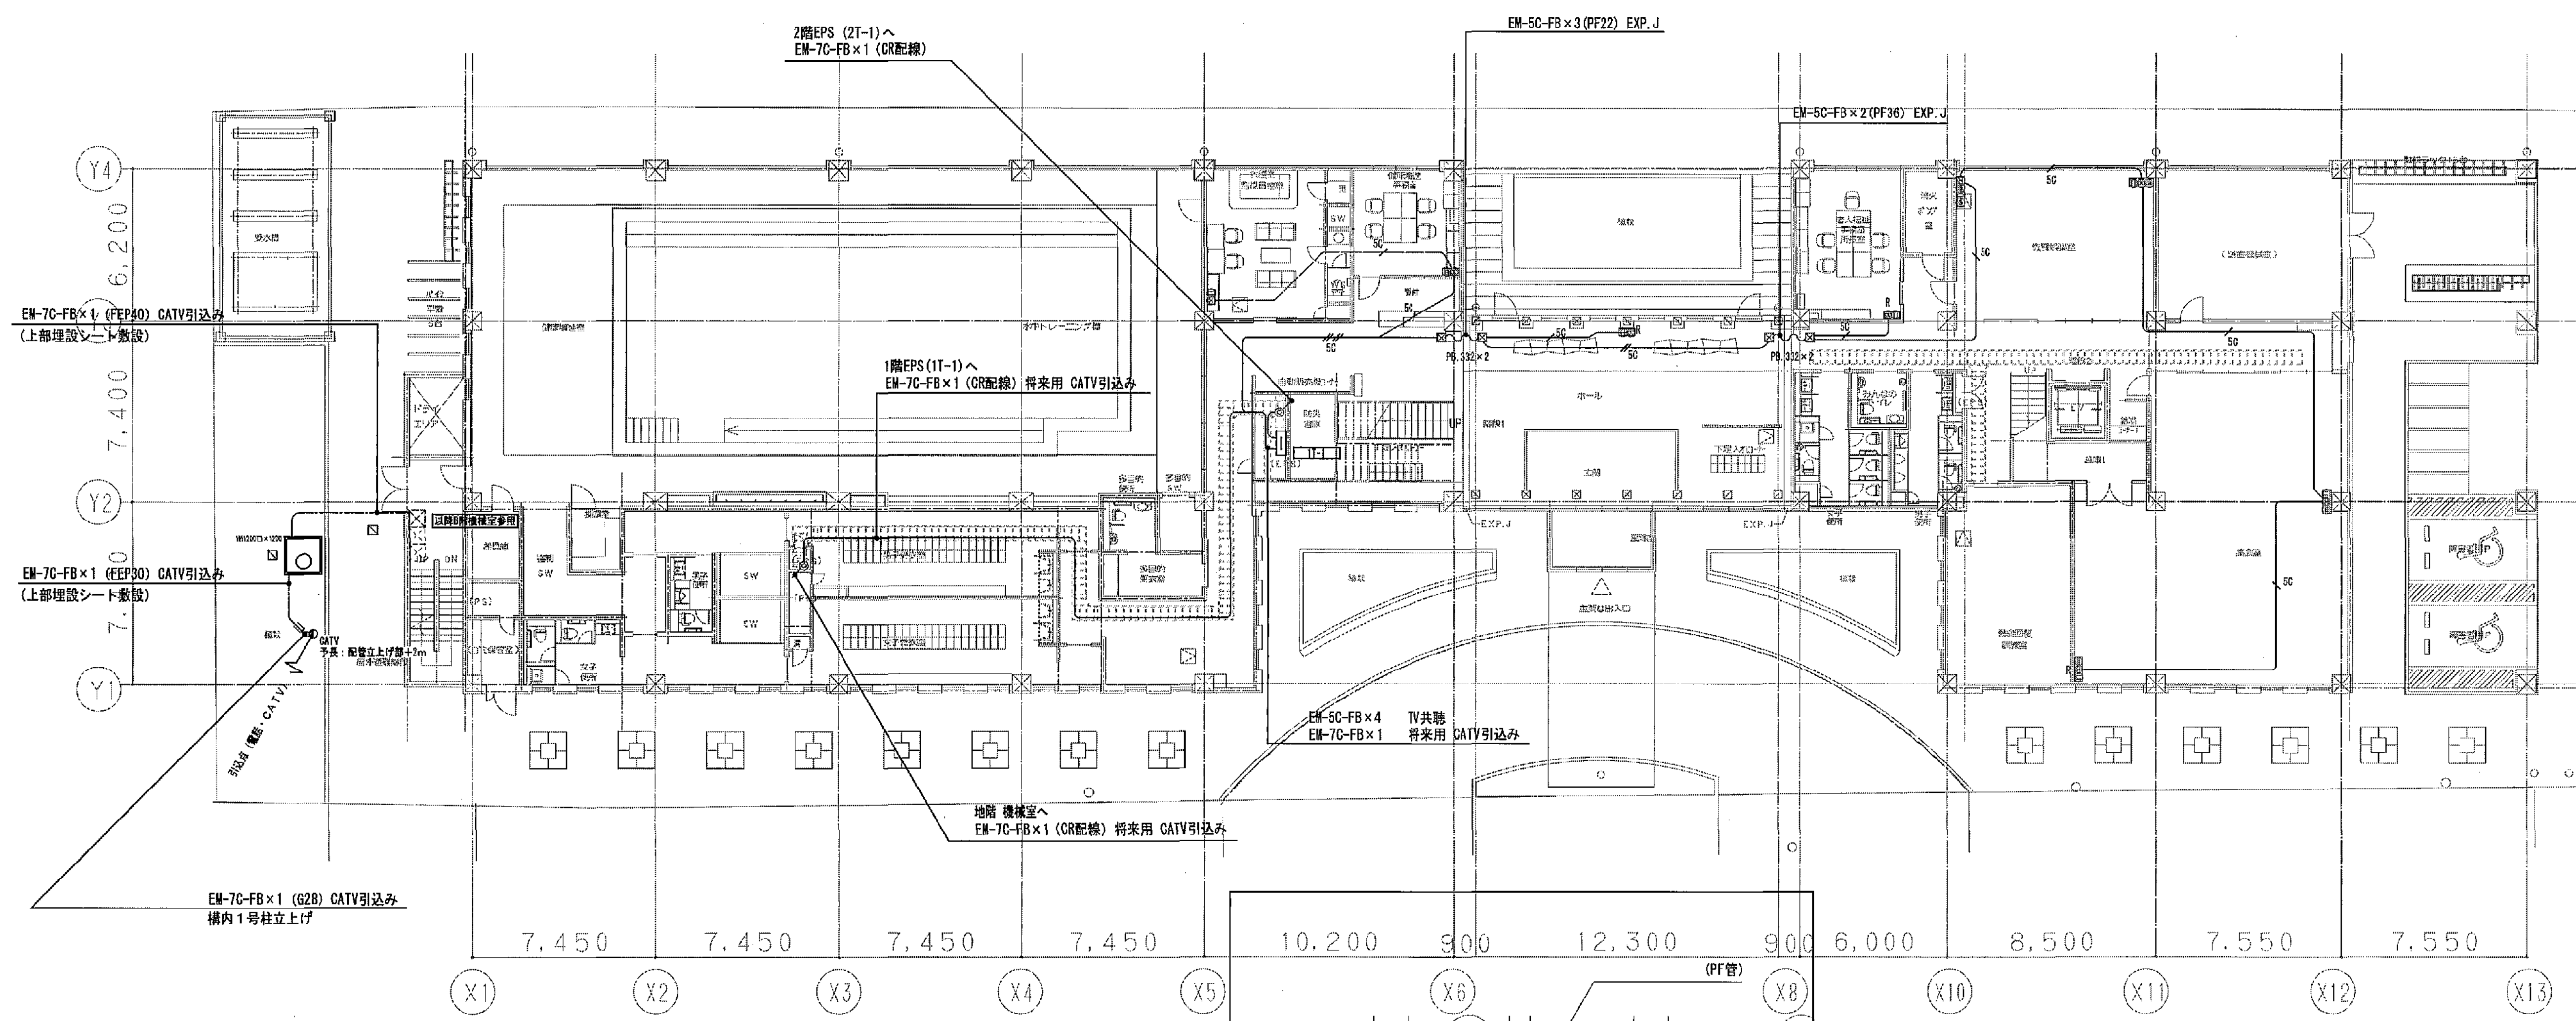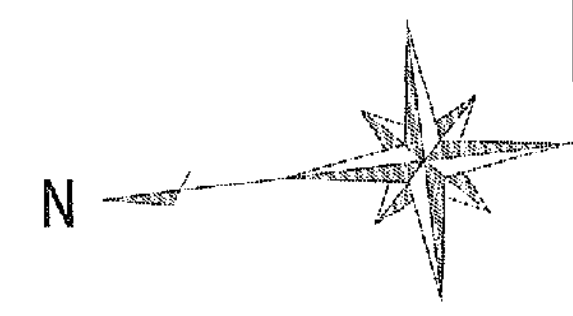

1階

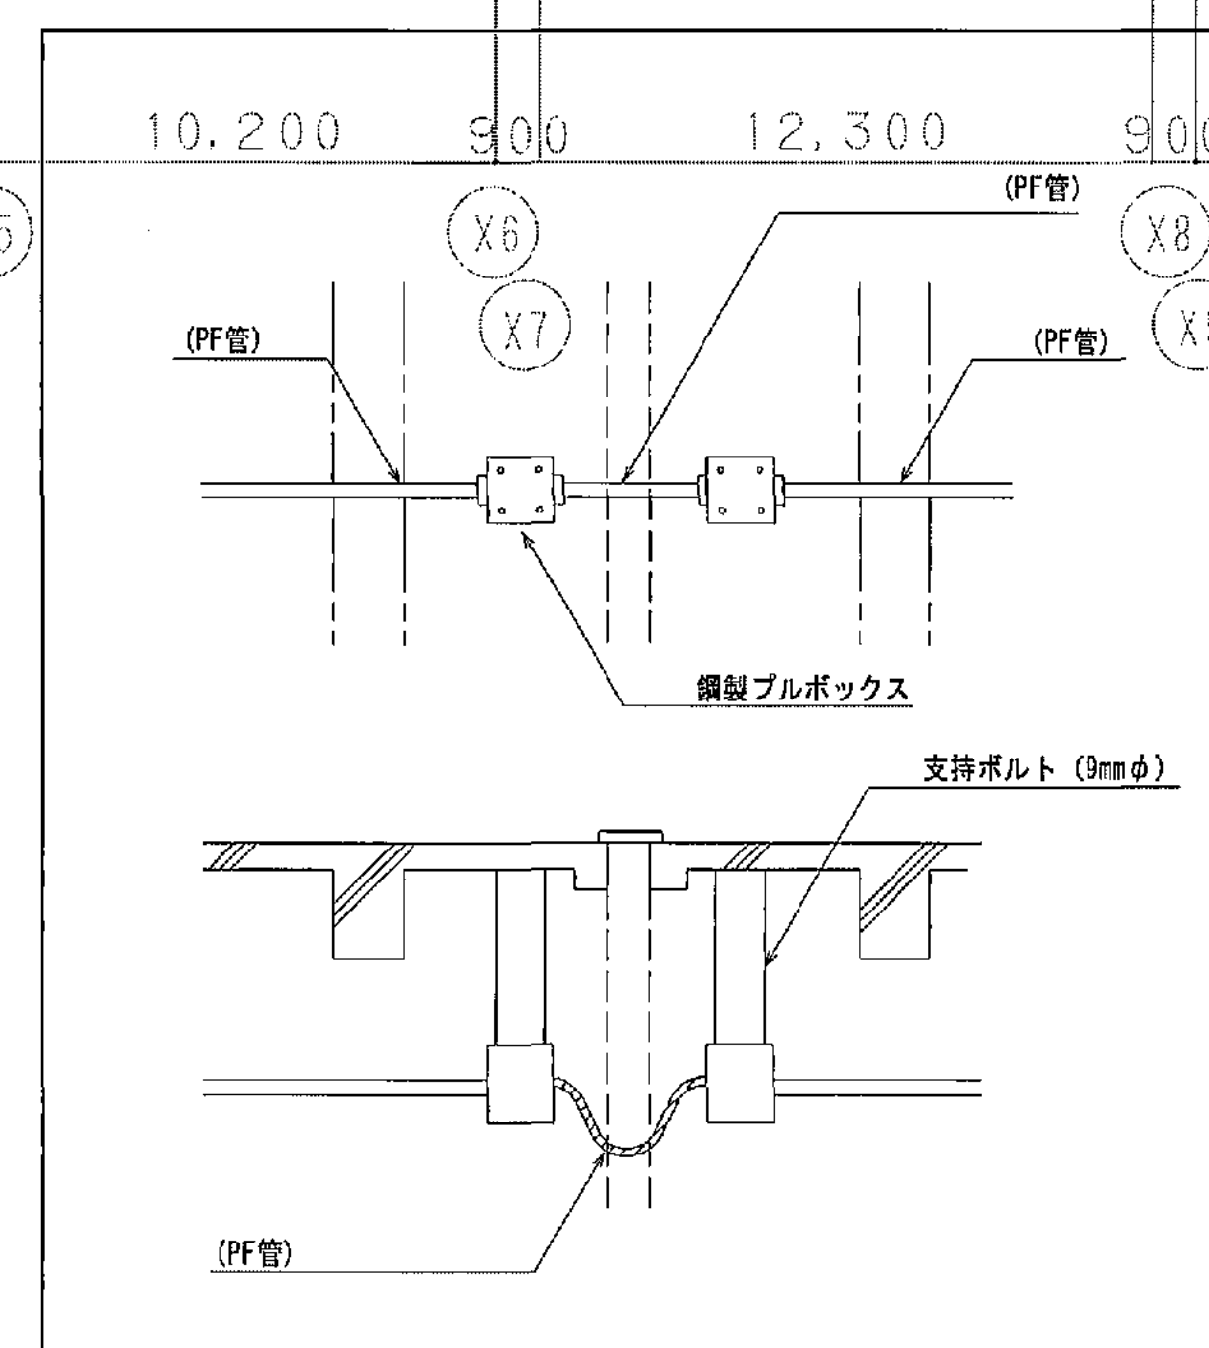

エキスパンションジョイント部 (共通)



凡例 (特記無き配管配線は下配による)

7C	EM-7C-FB×1	TV共聴設備
5C	EM-5C-FB×1	TV共聴設備
5C	EM-5C-FB×2	TV共聴設備
5C	EM-5C-FB×4	TV共聴設備
	天井埋設配管・配線	
	貫出配管	
	天井・床埋設配管	
	地中埋設配管	
⊗	エキスパンション継ぎ配管	
⊗ P. 232	ブルボックス (300×300×200)	
Ⓟ	直列ユニット (CS-7F-市) 併記 R (縦断形誘付)	
Ⓛ	地中埋設線	

(A3版:表示縮尺の1/2)


工事名	平塚市余熱利用施設新築工事 (電気)	縮尺	1/150	設計年月	2015年3月
図面名	テレビ共同受信設備 1階平面図	製図者	図面データ番号	図面番号	
承	課長 担当	合			
認			16-568	C-38	

豊建築事務所
YUASA ARCHITECTS
平塚市 都市整備部 建築住宅課

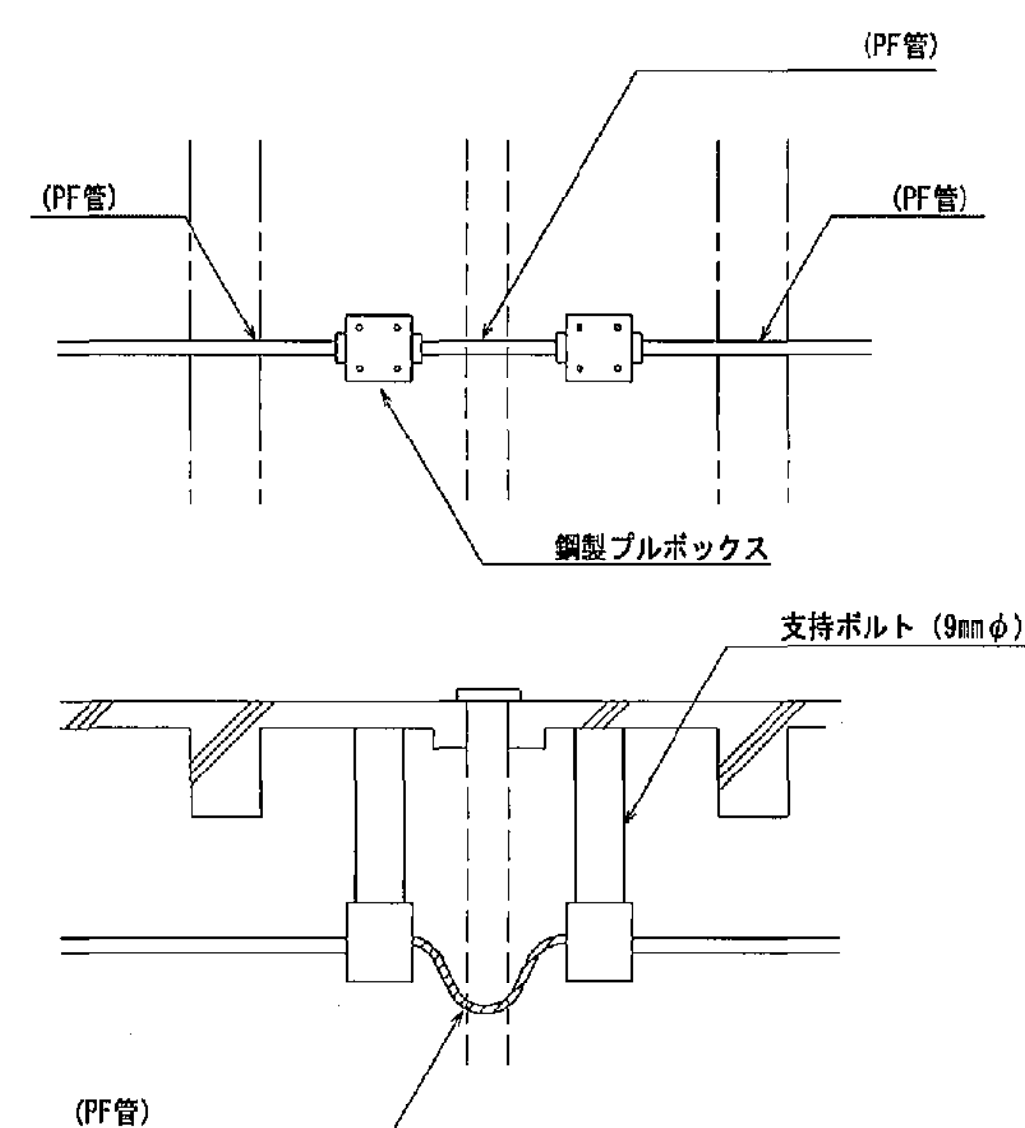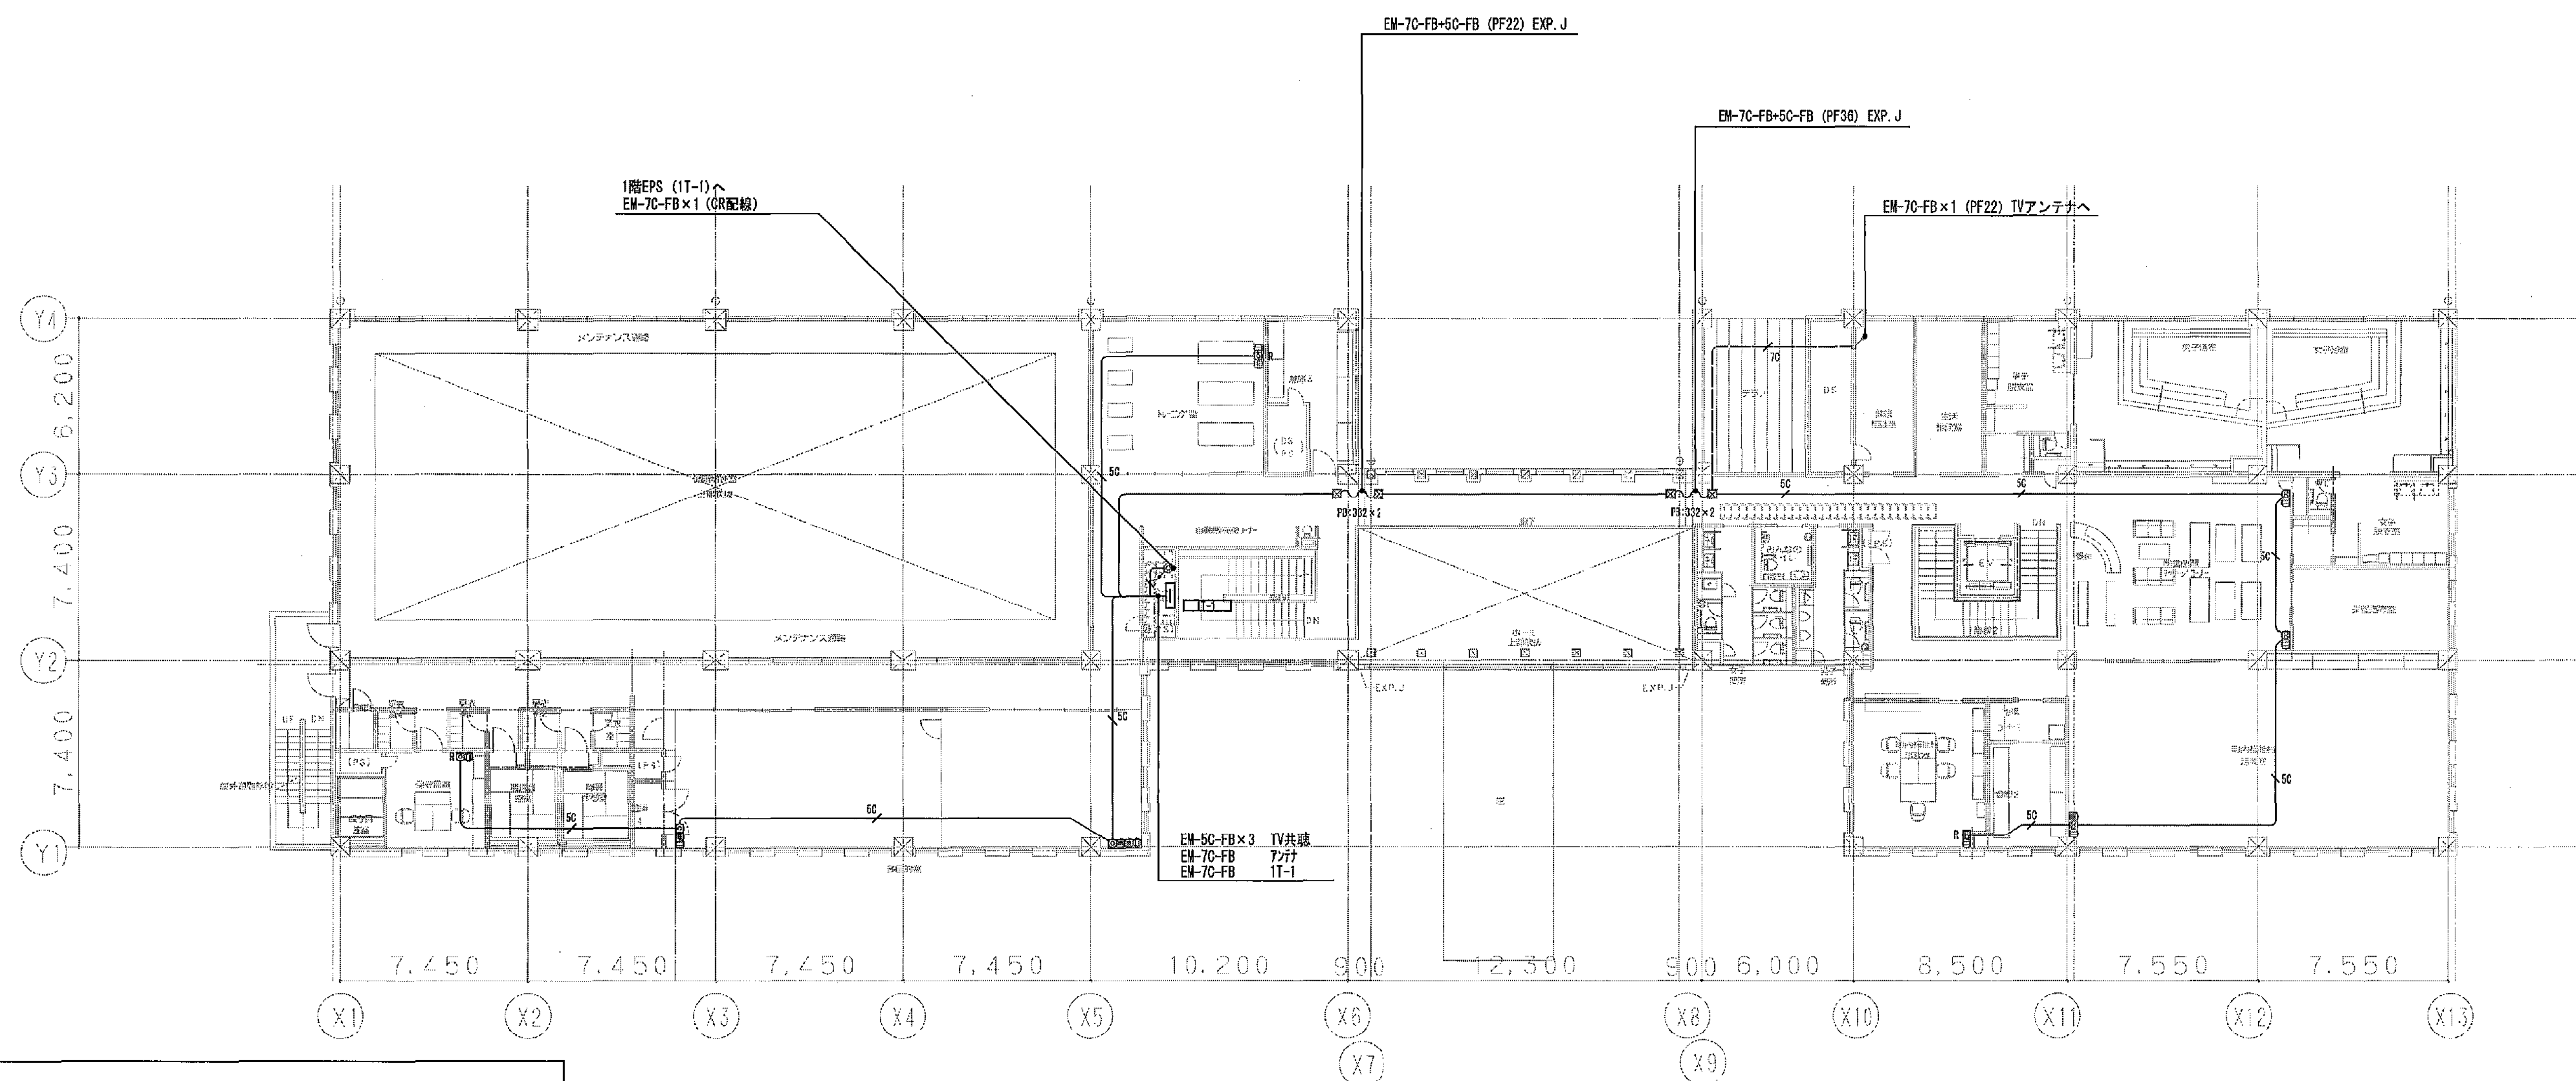

凡例（特記欄を配管配輸以下記による）					
		EM-70-FB × 1			TV共結設備
		EM-5C-FB × 1			TV共結設備
		EM-5C-FB × 2			TV共結設備
		EM-5C-FB × 4			TV共結設備
		天井設置型・配線 露出配管			
		天井・床埋込配管			
		地中埋設配管			
		エキステンション継分配管			
	F.B. 331	プルボックス (390×390×200)			
(H)		直列ユニット (GS-JF-M)		傍机 R (終端抵抗付)	



工事名	平塚市余熱利用施設新築工事（電気）			縮尺	1/150	設計年月	2015年3月
図面名	テレビ受信設備図 2階平面図			製図者	図面データ通し番号		2015年3月
承認	課長	担当	担当者	合	議	16-569	C-39
図面印	 豊建 建築 事務所 YUBANK ARCHITECT CO., LTD. 〒226-0001 東京都平塚市			平塚市 都市整備部 建築住宅課			

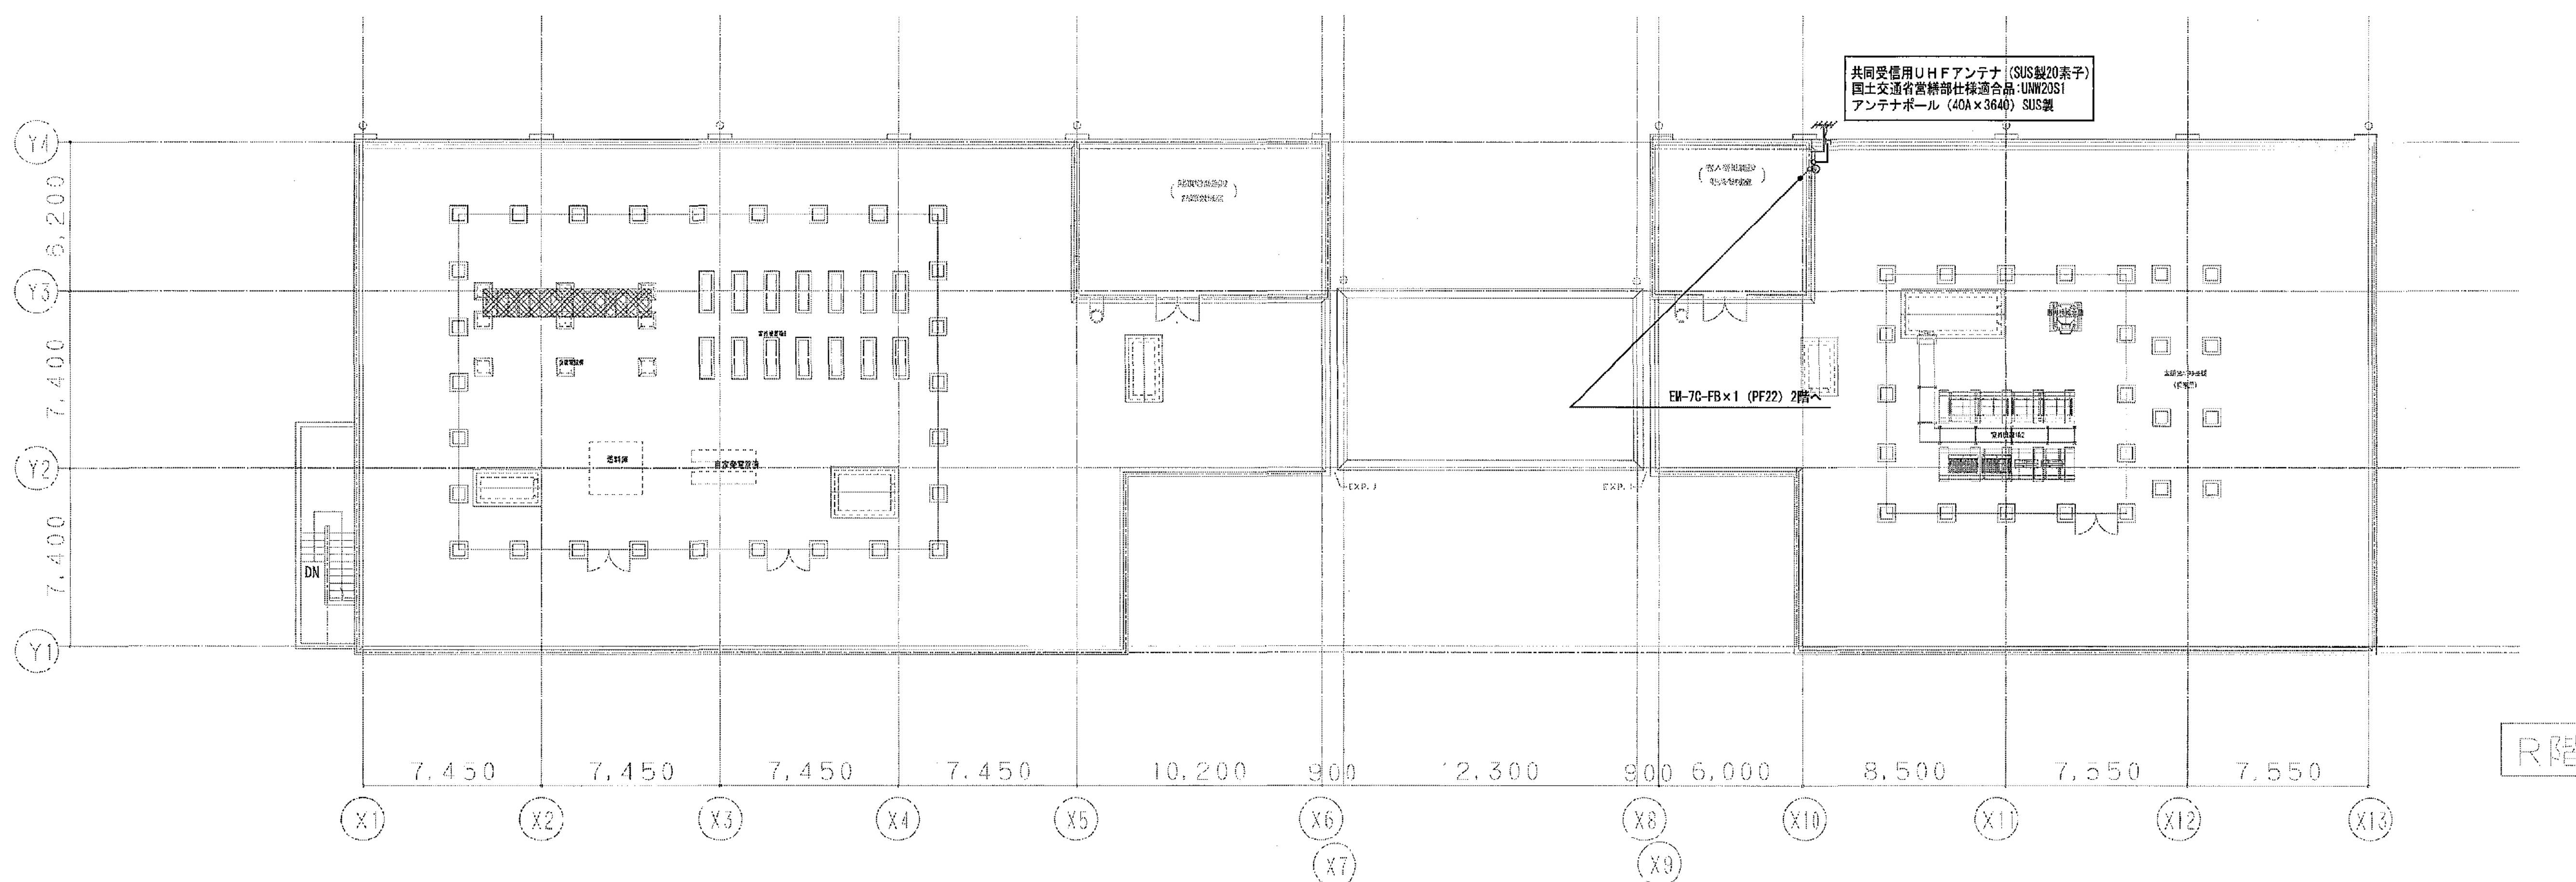

凡例 (特許無き下版による)

	ジャンクションボックス (GB119□×D54)	両輸入線力バ一共
	地上デジタル放送受信用アンテナ	

工事名	平塚市糸糸利用施設設新工事（電気）				
図面名	テレビ共用施設設備 R階平面図	縮尺	1/150	設計年月	2015年3月
承認	陳 謙 [担当者][担当者]	会 議	黒野 大 [図面者]	図面番号	16-570 C-40
取付品	 豊 建 築 事 務 所 YUTAKA ARCHITECTS 〒270-0292 千葉県市川市大船 1-10-11		 平塚市 都市整備部 建築宅宅課		

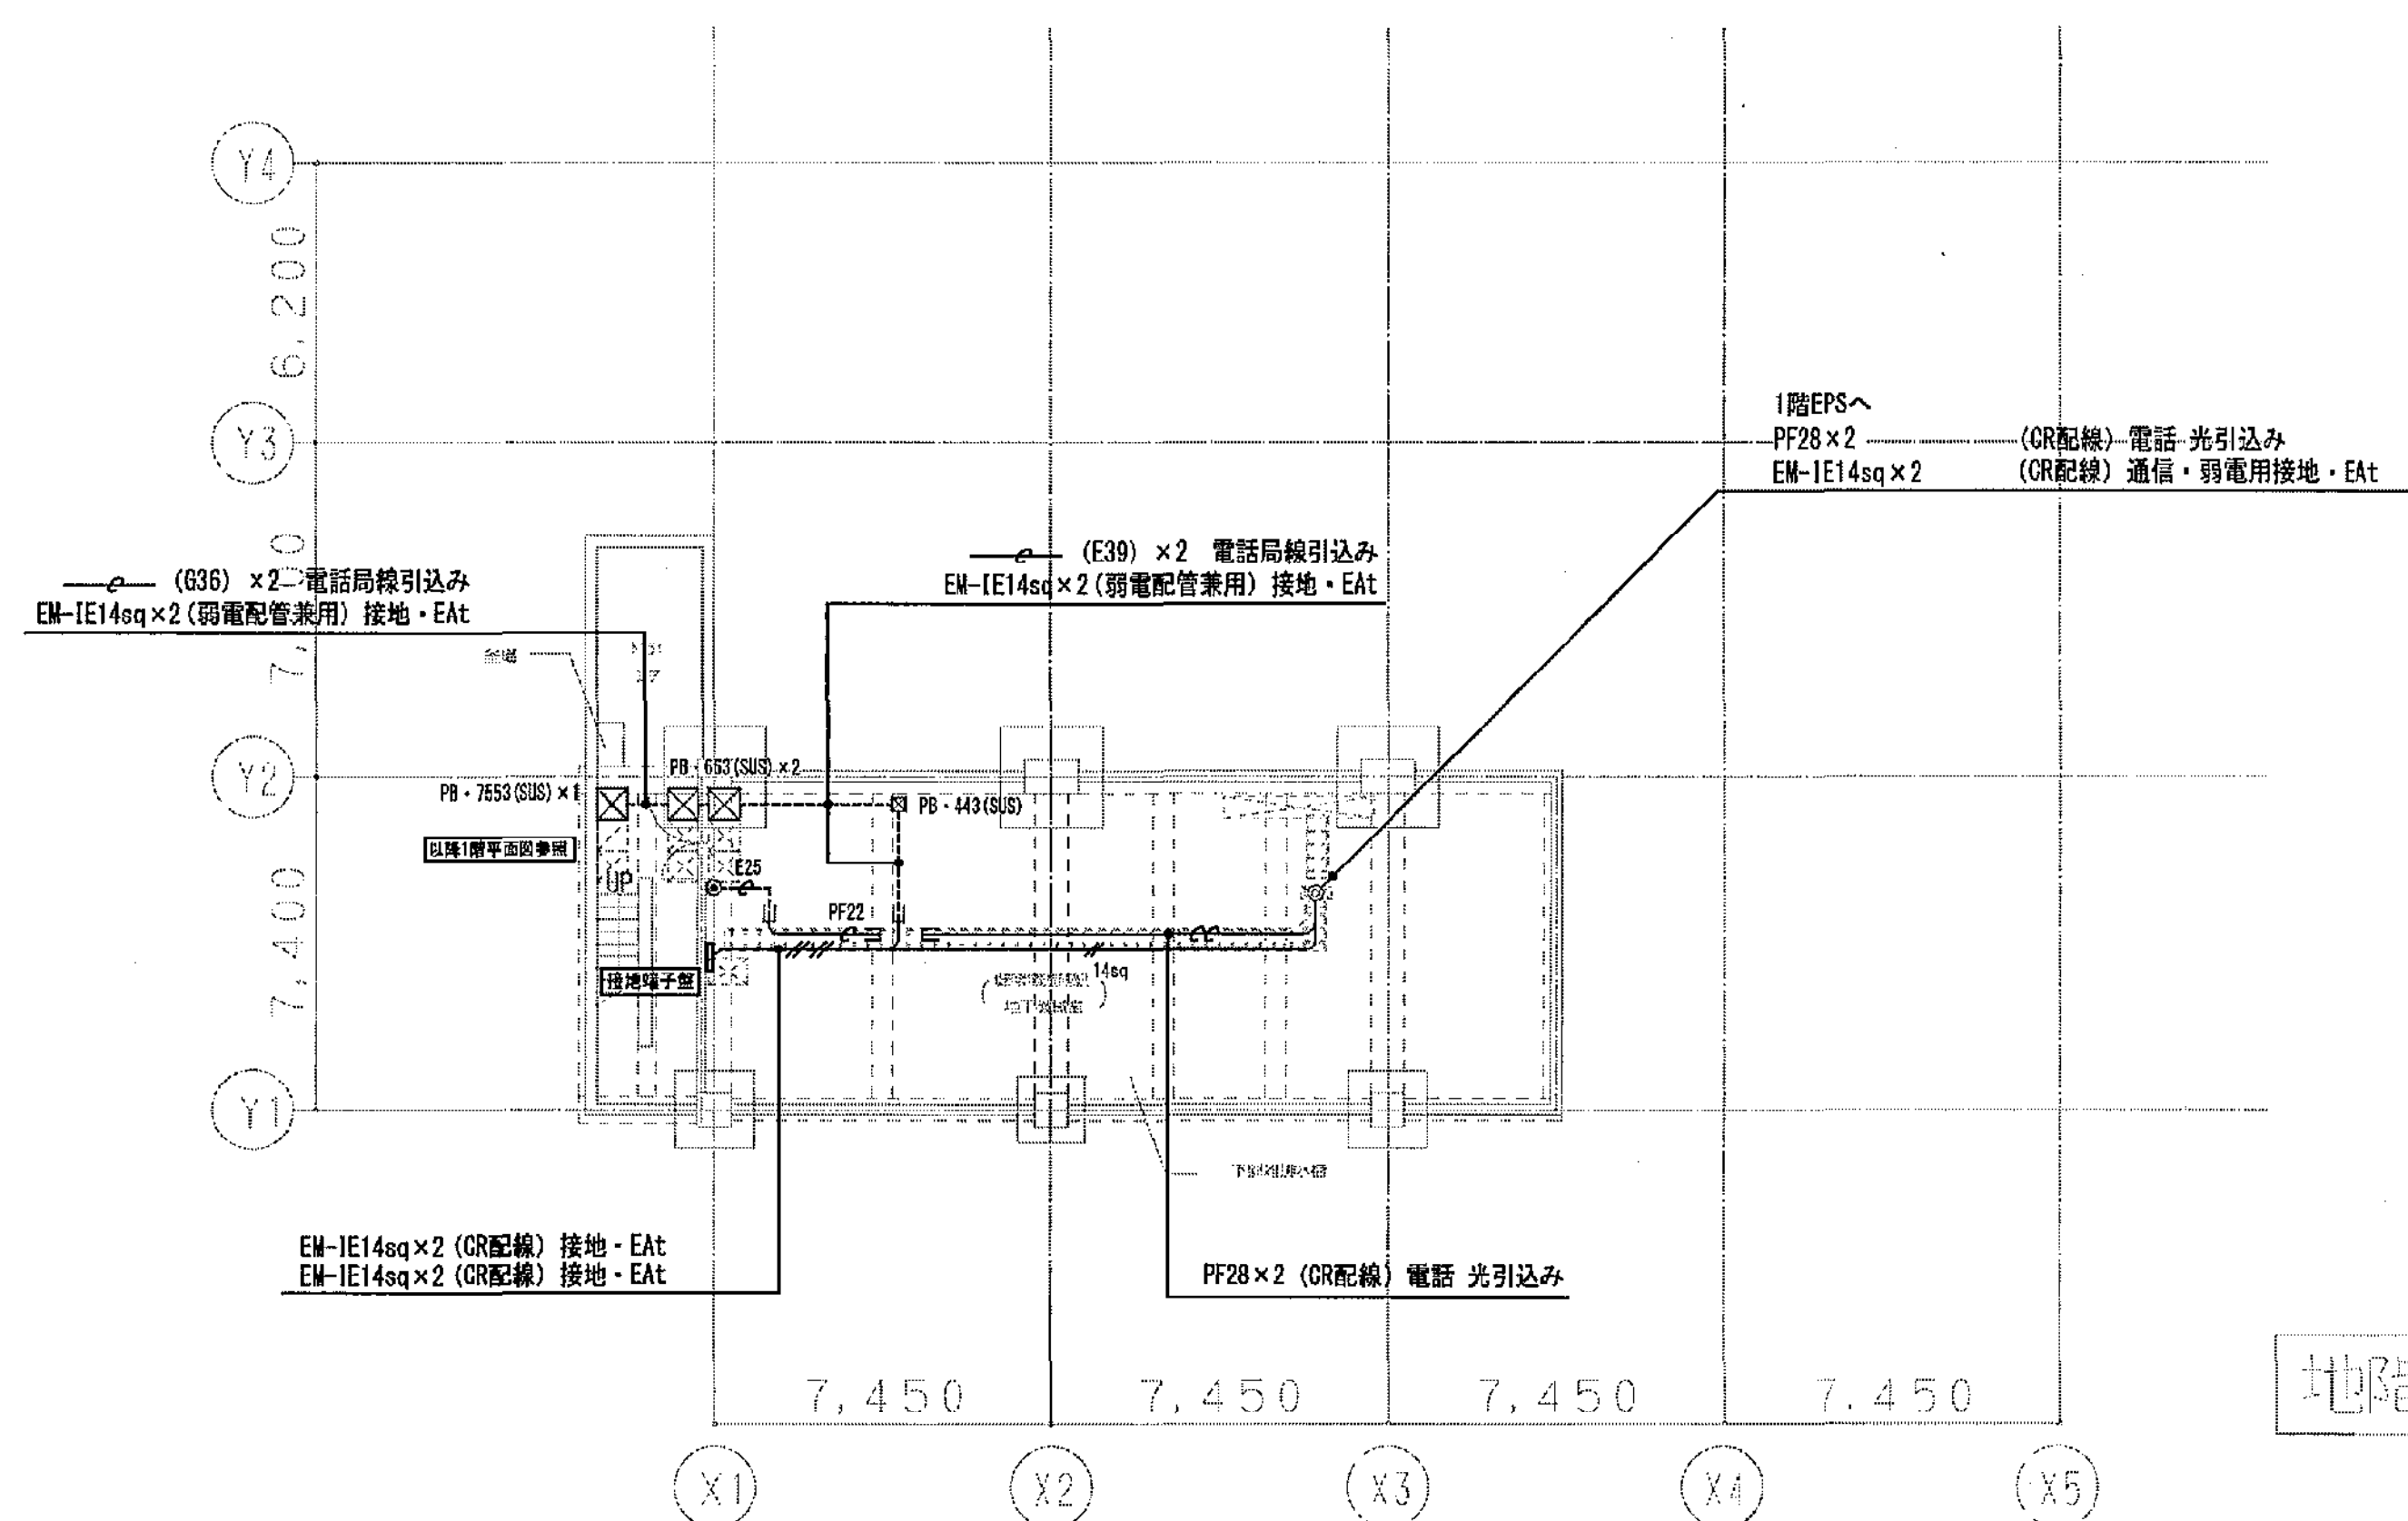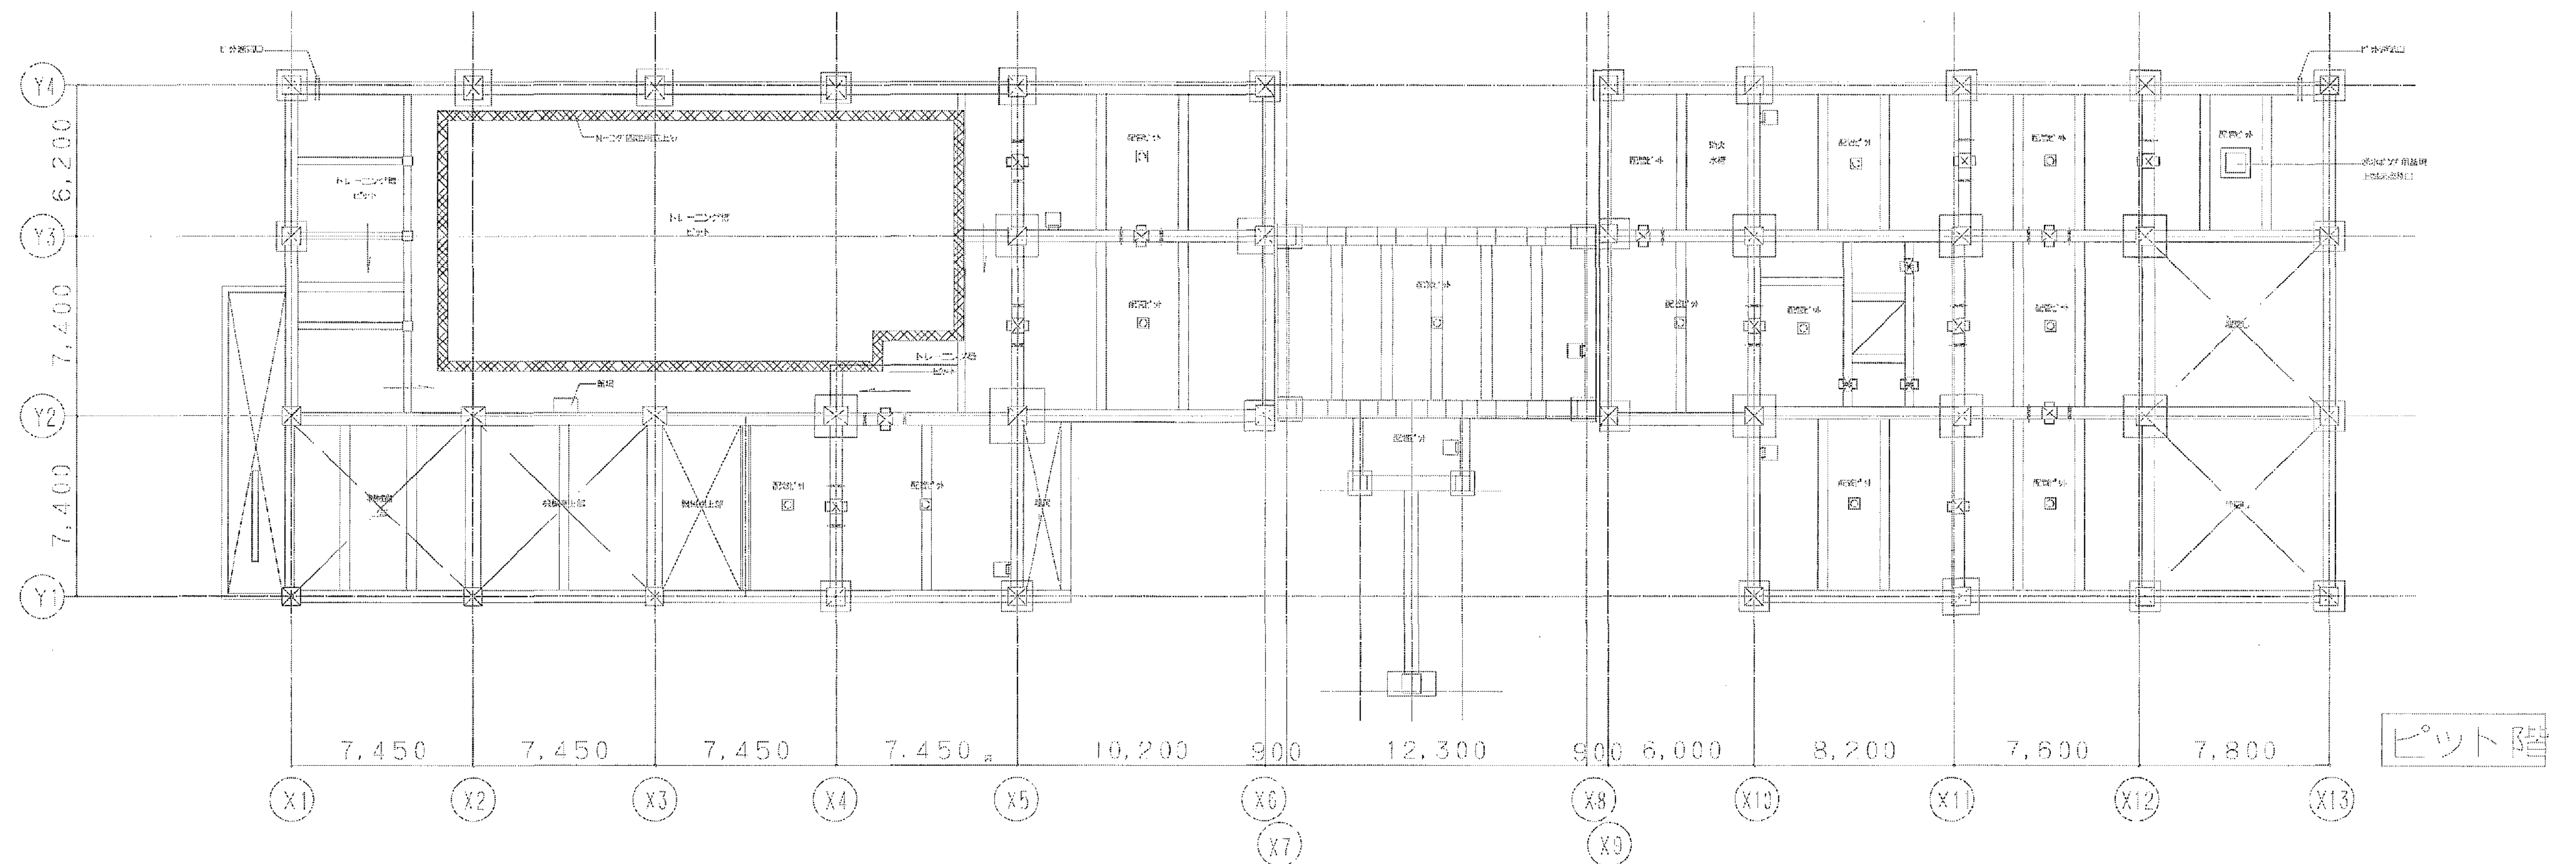

凡例 (特記無き配管配線は下図による)

配管	配管
ケーブルラック配管・配線	配管
電灯分電盤	配管
接地端子盤	配管
電話アウトレット (08・102口×44分バー付・ノズルプレート付)	配管
プルボックス (400×400×300) SUS防水型	配管
プルボックス (600×600×300) SUS防水型	配管
プルボックス (750×900×300) SUS防水型	配管

(A3版:表示縮尺の1/2)

工事名	平塚市余熱利用施設新築工事 (電気)	縮尺	1/150	設計年月	2015年3月
図面名	電話・LAN配管設備 地階、ピット階平面図	製図者	図面データ通し番号	図面番号	
承認	課長 担当長 担当者 合 議	16-571	C-41		
製図者	豊建築事務所	平塚市 都市整備部 建築住宅課			